
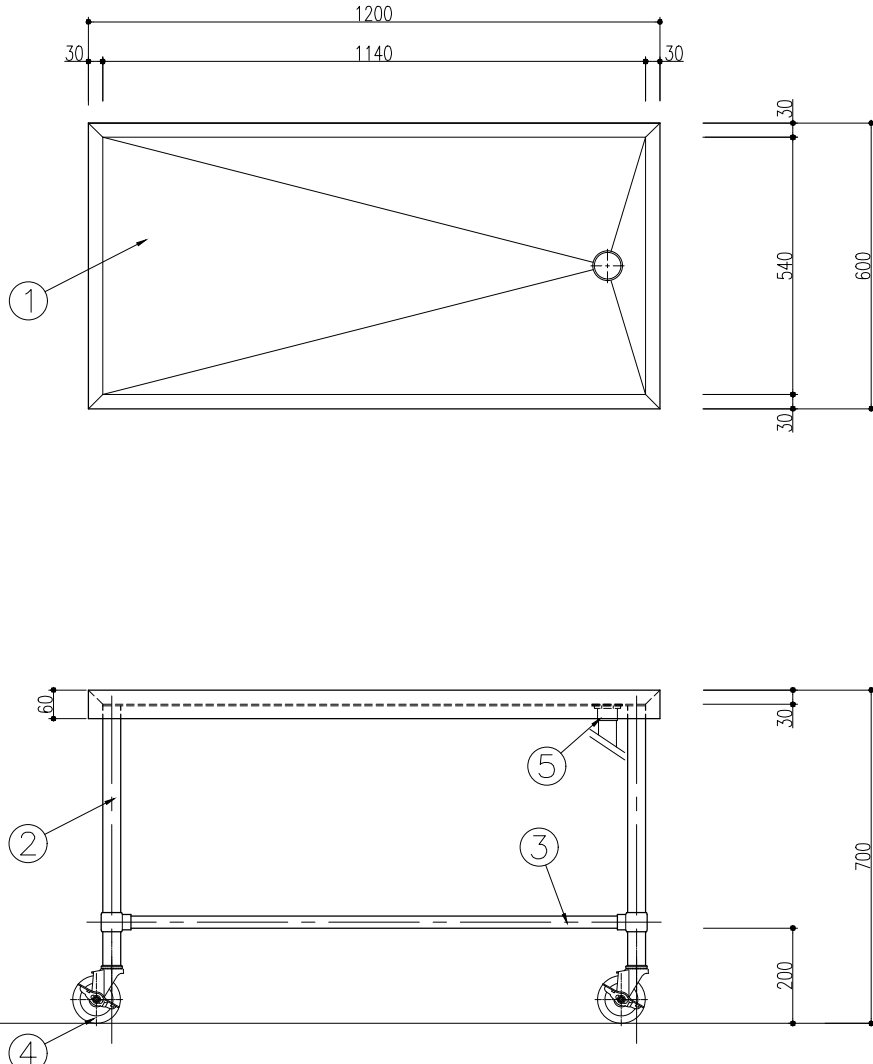
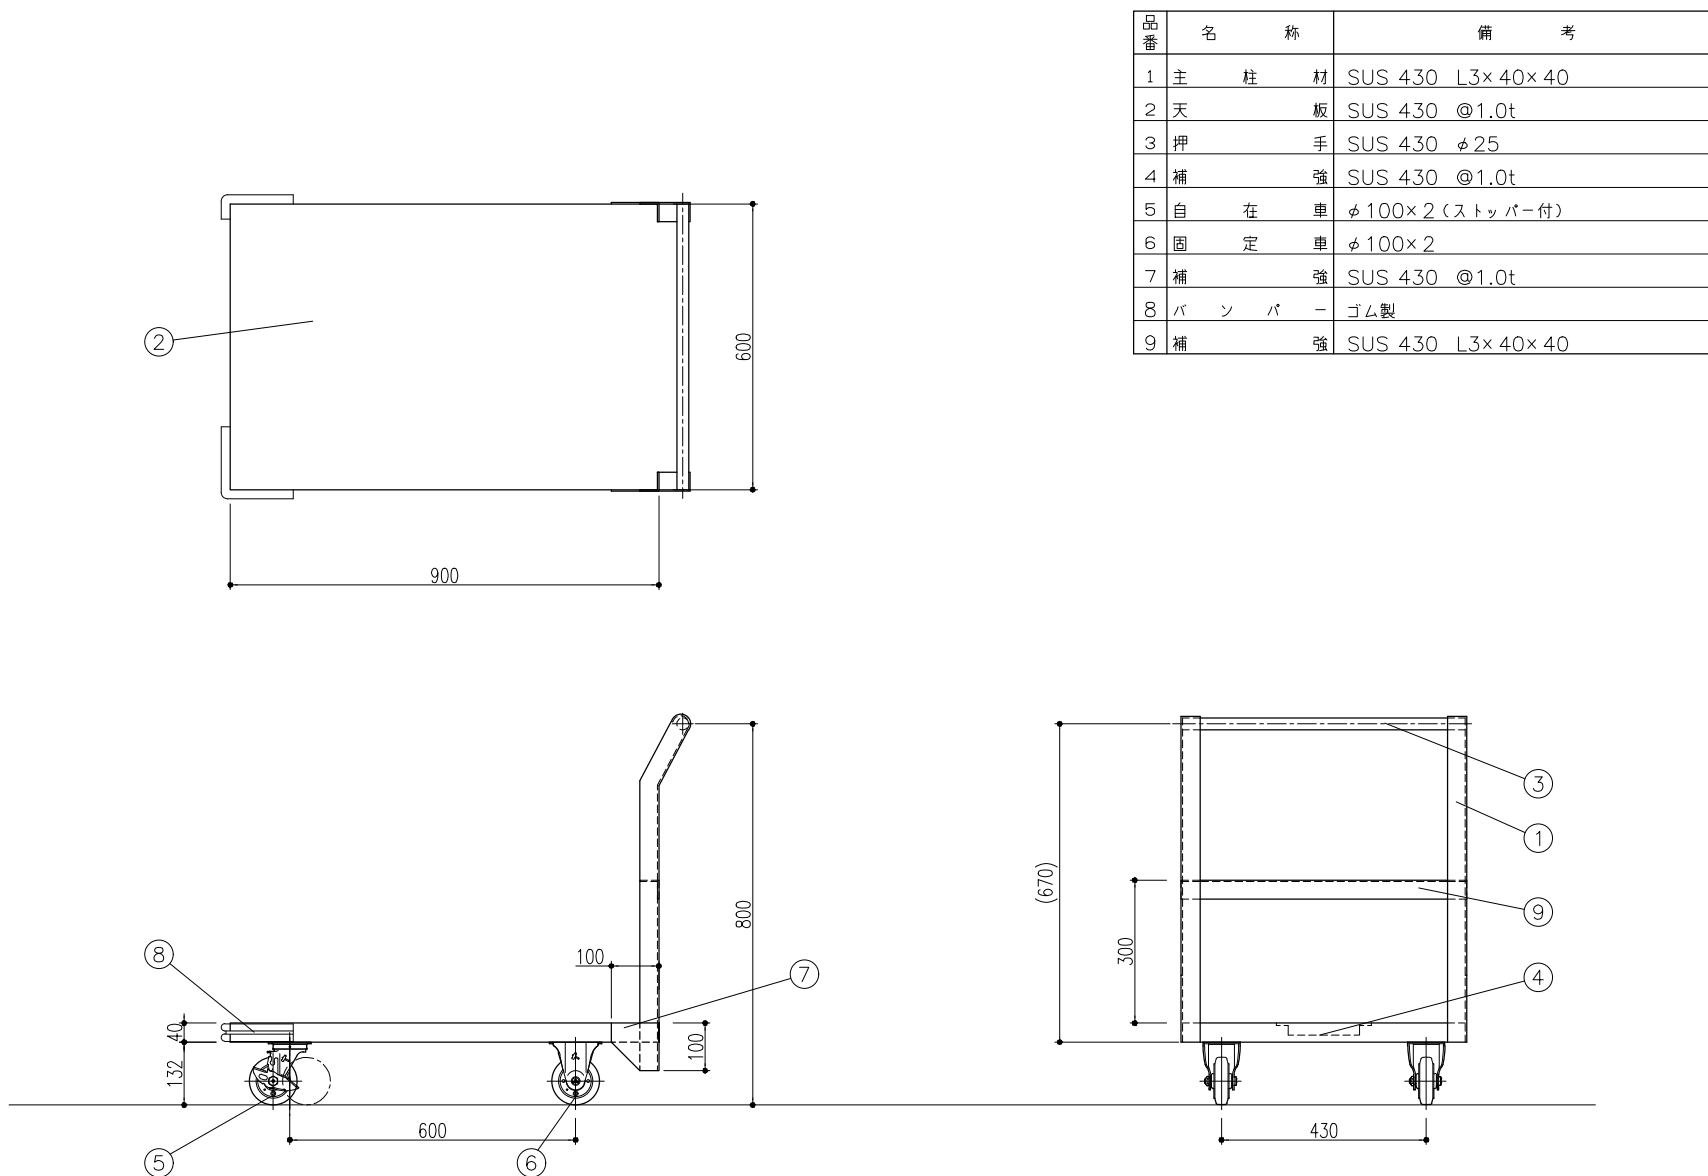
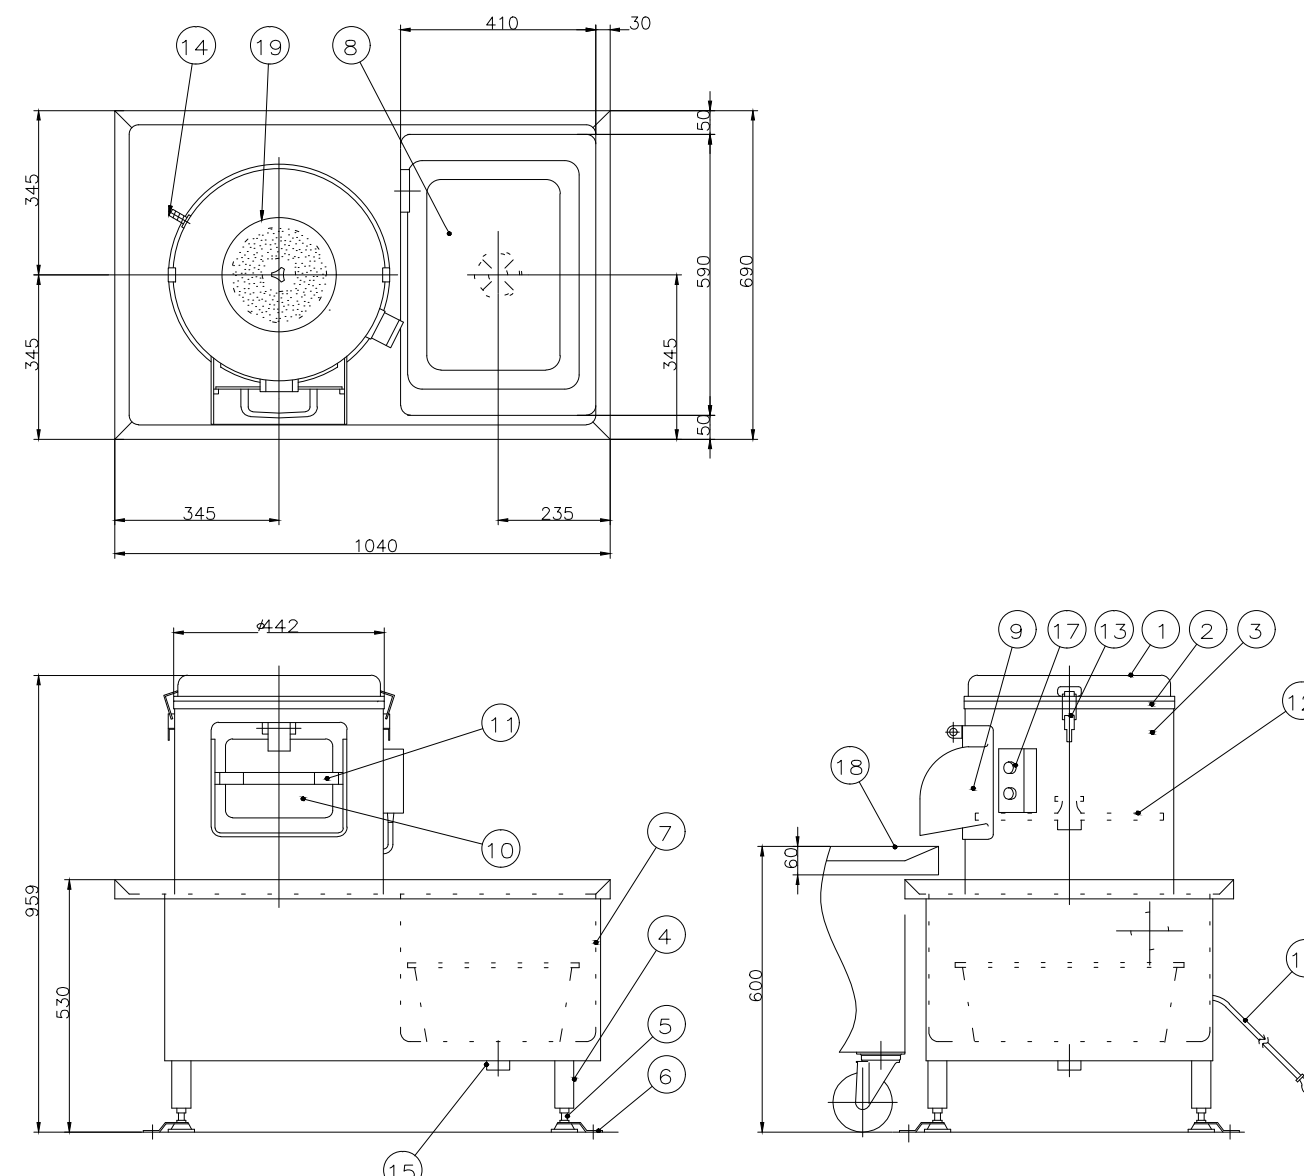
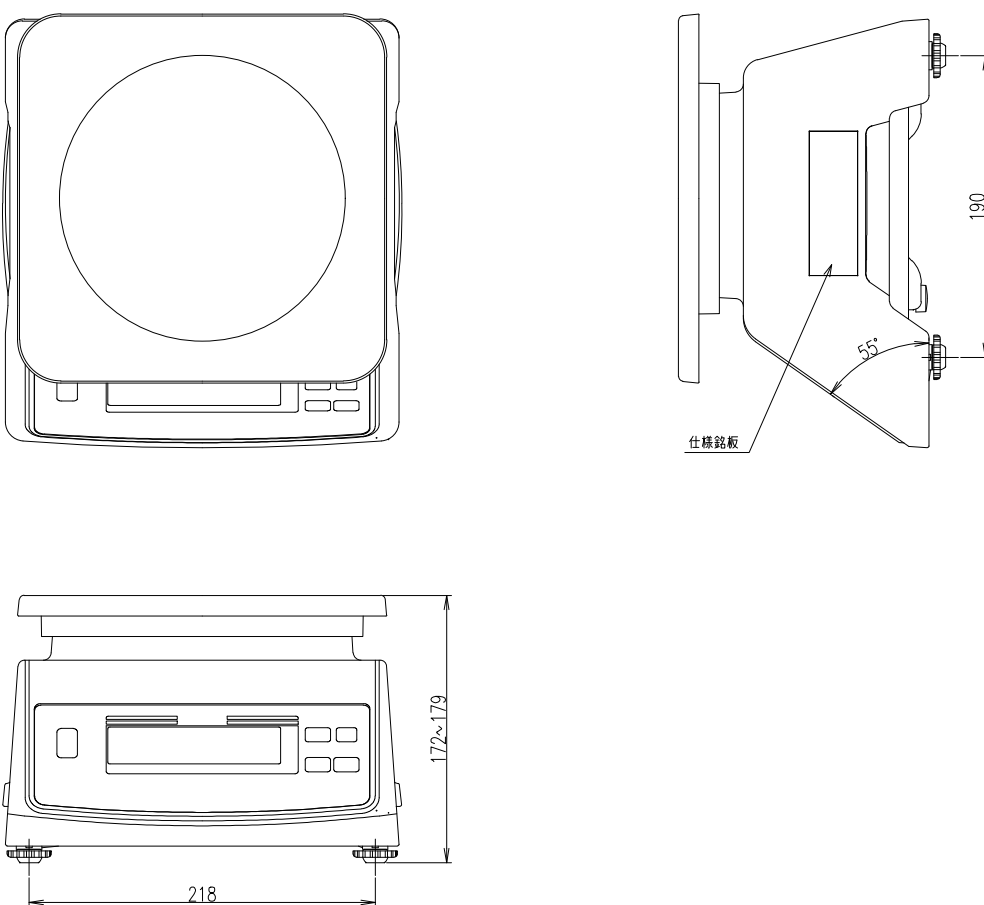



<table><tr><th>品番</th><th>名 称</th><th>備 考</th></tr><tr><td>1</td><td>槽 板</td><td>SUS 430 @1.2t</td></tr><tr><td>2</td><td>主 柱 材</td><td>SUS 430 φ38</td></tr><tr><td>3</td><td>副 柱 材</td><td>SUS 430 φ25</td></tr><tr><td>4</td><td>キ ャ ス タ ー</td><td>自在 φ100×4 (ストッパ付)</td></tr><tr><td>5</td><td>排 水</td><td>40A ジャバラホース付 (フック止メ付)</td></tr></table>			品番	名 称	備 考	1	槽 板	SUS 430 @1.2t	2	主 柱 材	SUS 430 φ38	3	副 柱 材	SUS 430 φ25	4	キ ャ ス タ ー	自在 φ100×4 (ストッパ付)	5	排 水	40A ジャバラホース付 (フック止メ付)	<table><tr><th>品番</th><th>名 称</th><th>備 考</th></tr><tr><td>1</td><td>主 柱 材</td><td>SUS 430 L3×40×40</td></tr><tr><td>2</td><td>天 板</td><td>SUS 430 @1.0t</td></tr><tr><td>3</td><td>押 手</td><td>SUS 430 φ25</td></tr><tr><td>4</td><td>補 強</td><td>SUS 430 @1.0t</td></tr><tr><td>5</td><td>自 在 車</td><td>φ100×2 (ストッパ付)</td></tr><tr><td>6</td><td>固 定 車</td><td>φ100×2</td></tr><tr><td>7</td><td>補 強</td><td>SUS 430 @1.0t</td></tr><tr><td>8</td><td>パ ン パ ー</td><td>ゴム製</td></tr><tr><td>9</td><td>補 強</td><td>SUS 430 L3×40×40</td></tr></table>			品番	名 称	備 考	1	主 柱 材	SUS 430 L3×40×40	2	天 板	SUS 430 @1.0t	3	押 手	SUS 430 φ25	4	補 強	SUS 430 @1.0t	5	自 在 車	φ100×2 (ストッパ付)	6	固 定 車	φ100×2	7	補 強	SUS 430 @1.0t	8	パ ン パ ー	ゴム製	9	補 強	SUS 430 L3×40×40																																																																															
品番	名 称	備 考																																																																																																																																		
1	槽 板	SUS 430 @1.2t																																																																																																																																		
2	主 柱 材	SUS 430 φ38																																																																																																																																		
3	副 柱 材	SUS 430 φ25																																																																																																																																		
4	キ ャ ス タ ー	自在 φ100×4 (ストッパ付)																																																																																																																																		
5	排 水	40A ジャバラホース付 (フック止メ付)																																																																																																																																		
品番	名 称	備 考																																																																																																																																		
1	主 柱 材	SUS 430 L3×40×40																																																																																																																																		
2	天 板	SUS 430 @1.0t																																																																																																																																		
3	押 手	SUS 430 φ25																																																																																																																																		
4	補 強	SUS 430 @1.0t																																																																																																																																		
5	自 在 車	φ100×2 (ストッパ付)																																																																																																																																		
6	固 定 車	φ100×2																																																																																																																																		
7	補 強	SUS 430 @1.0t																																																																																																																																		
8	パ ン パ ー	ゴム製																																																																																																																																		
9	補 強	SUS 430 L3×40×40																																																																																																																																		
No.	図 面 名 称	Quant.	No.	図 面 名 称	Quant.																																																																																																																															
A1	移動台	1	A2	L 型運搬車	1																																																																																																																															
規格・仕様	1200×600×700		規格・仕様	900×600×800																																																																																																																																
<table><tr><th>No.</th><th>品名</th><th>数</th><th>備考</th></tr><tr><td>1</td><td>蓋</td><td>1</td><td>SUS304</td></tr><tr><td>2</td><td>本体</td><td>1</td><td>FC200</td></tr><tr><td>3</td><td>ドラム</td><td>1</td><td>SUS430</td></tr><tr><td>4</td><td>架台</td><td>1</td><td>SUS304、他</td></tr><tr><td>5</td><td>アジャスター</td><td>4</td><td>ZDC2</td></tr><tr><td>6</td><td>耐震金具</td><td>2</td><td>SUS304 (対角2ヶ所)</td></tr><tr><td>7</td><td>シンク</td><td>1</td><td>SUS430</td></tr><tr><td>8</td><td>ストレーナー</td><td>1</td><td>ポリプロピレン</td></tr><tr><td>9</td><td>取出口</td><td>1</td><td>AC7A アルマイト処理</td></tr><tr><td>10</td><td>ドア</td><td>1</td><td>AC7A アルマイト処理</td></tr><tr><td>11</td><td>ドア取手</td><td>1</td><td>合成樹脂</td></tr><tr><td>12</td><td>皮制ディスク</td><td>1</td><td>FC200 カーボンダム接着</td></tr><tr><td>13</td><td>蓋止め</td><td>2</td><td>SPCC クロムめっき</td></tr><tr><td>14</td><td>給水口</td><td>1</td><td>C3604BD №15 (内径) ホース用</td></tr><tr><td>15</td><td>排水口</td><td>1</td><td>50A</td></tr><tr><td>16</td><td>キャブタイヤコード</td><td>1</td><td>3m兼し込みプラグ付 (兼用3芯, 三相4芯)</td></tr><tr><td>17</td><td>押しボタンスイッチ</td><td>1</td><td></td></tr><tr><td>18</td><td>運搬車</td><td>1</td><td>別途</td></tr><tr><td>19</td><td>防水蓋</td><td>1</td><td>塩化ビニール 他</td></tr></table> ※ φ20 (内径) ホース用はオプションです ※ 本体内部カーボンダム貼付けはオプションです <table><tr><td>電源</td><td>三相 200V</td></tr><tr><td>定格周波数</td><td>50/60Hz</td></tr><tr><td>定格消費電力</td><td>0.4kW</td></tr><tr><td>質量</td><td>115kg</td></tr></table><table><tr><td>能力</td><td>1回の投入量 13~15kg</td></tr><tr><td>ディスク外径</td><td>φ39.3</td></tr></table> 本図は C型を表す			No.	品名	数	備考	1	蓋	1	SUS304	2	本体	1	FC200	3	ドラム	1	SUS430	4	架台	1	SUS304、他	5	アジャスター	4	ZDC2	6	耐震金具	2	SUS304 (対角2ヶ所)	7	シンク	1	SUS430	8	ストレーナー	1	ポリプロピレン	9	取出口	1	AC7A アルマイト処理	10	ドア	1	AC7A アルマイト処理	11	ドア取手	1	合成樹脂	12	皮制ディスク	1	FC200 カーボンダム接着	13	蓋止め	2	SPCC クロムめっき	14	給水口	1	C3604BD №15 (内径) ホース用	15	排水口	1	50A	16	キャブタイヤコード	1	3m兼し込みプラグ付 (兼用3芯, 三相4芯)	17	押しボタンスイッチ	1		18	運搬車	1	別途	19	防水蓋	1	塩化ビニール 他	電源	三相 200V	定格周波数	50/60Hz	定格消費電力	0.4kW	質量	115kg	能力	1回の投入量 13~15kg	ディスク外径	φ39.3	<table><tr><th colspan="2">指示無き公差、等級は以下のものを適用する。</th><th colspan="2">仕 上 符 号</th><th colspan="4">普通寸法許容差 (機械加工) 中級 mm</th></tr><tr><td>メートル並・細目ネジ：はめあい区分中、等級 6H/6g</td><td>VVVV</td><td>0.8S以下</td><td>▽</td><td>100S以下</td><td>0.5以上 6以下</td><td>±0.1</td><td>120% 以下 400以下</td><td>±0.5</td></tr><tr><td>製缶加工品：JISB0405の粗級</td><td>VVV</td><td>6.3S以下</td><td>～</td><td>※スリッパ・パイプ・フライヤー</td><td>6% 以下 30以下</td><td>±0.2</td><td>400% 以下 1000以下</td><td>±0.8</td></tr><tr><td>プレス加工品：JISB0408のB級</td><td>VV</td><td>25S以下</td><td></td><td></td><td>30% 以下 120以下</td><td>±0.3</td><td>1000% 以下 2000以下</td><td>±1.2</td></tr></table>			指示無き公差、等級は以下のものを適用する。		仕 上 符 号		普通寸法許容差 (機械加工) 中級 mm				メートル並・細目ネジ：はめあい区分中、等級 6H/6g	VVVV	0.8S以下	▽	100S以下	0.5以上 6以下	±0.1	120% 以下 400以下	±0.5	製缶加工品：JISB0405の粗級	VVV	6.3S以下	～	※スリッパ・パイプ・フライヤー	6% 以下 30以下	±0.2	400% 以下 1000以下	±0.8	プレス加工品：JISB0408のB級	VV	25S以下			30% 以下 120以下	±0.3	1000% 以下 2000以下	±1.2
No.	品名	数	備考																																																																																																																																	
1	蓋	1	SUS304																																																																																																																																	
2	本体	1	FC200																																																																																																																																	
3	ドラム	1	SUS430																																																																																																																																	
4	架台	1	SUS304、他																																																																																																																																	
5	アジャスター	4	ZDC2																																																																																																																																	
6	耐震金具	2	SUS304 (対角2ヶ所)																																																																																																																																	
7	シンク	1	SUS430																																																																																																																																	
8	ストレーナー	1	ポリプロピレン																																																																																																																																	
9	取出口	1	AC7A アルマイト処理																																																																																																																																	
10	ドア	1	AC7A アルマイト処理																																																																																																																																	
11	ドア取手	1	合成樹脂																																																																																																																																	
12	皮制ディスク	1	FC200 カーボンダム接着																																																																																																																																	
13	蓋止め	2	SPCC クロムめっき																																																																																																																																	
14	給水口	1	C3604BD №15 (内径) ホース用																																																																																																																																	
15	排水口	1	50A																																																																																																																																	
16	キャブタイヤコード	1	3m兼し込みプラグ付 (兼用3芯, 三相4芯)																																																																																																																																	
17	押しボタンスイッチ	1																																																																																																																																		
18	運搬車	1	別途																																																																																																																																	
19	防水蓋	1	塩化ビニール 他																																																																																																																																	
電源	三相 200V																																																																																																																																			
定格周波数	50/60Hz																																																																																																																																			
定格消費電力	0.4kW																																																																																																																																			
質量	115kg																																																																																																																																			
能力	1回の投入量 13~15kg																																																																																																																																			
ディスク外径	φ39.3																																																																																																																																			
指示無き公差、等級は以下のものを適用する。		仕 上 符 号		普通寸法許容差 (機械加工) 中級 mm																																																																																																																																
メートル並・細目ネジ：はめあい区分中、等級 6H/6g	VVVV	0.8S以下	▽	100S以下	0.5以上 6以下	±0.1	120% 以下 400以下	±0.5																																																																																																																												
製缶加工品：JISB0405の粗級	VVV	6.3S以下	～	※スリッパ・パイプ・フライヤー	6% 以下 30以下	±0.2	400% 以下 1000以下	±0.8																																																																																																																												
プレス加工品：JISB0408のB級	VV	25S以下			30% 以下 120以下	±0.3	1000% 以下 2000以下	±1.2																																																																																																																												
No.	図 面 名 称	Quant.	No.	図 面 名 称	Quant.																																																																																																																															
A3	ドライ用ピーラー	1	A4	デジタル式上皿自動はかり	1																																																																																																																															
規格・仕様	P-48DY		規格・仕様	UDS-211W-20K																																																																																																																																

品番	名 称	備 考
1	本 体	SUS 430 1.0t
2	掛 具 用 バイブ	SUS 430 φ25 1.0t
3	観 音 扉	SUS 430 1.0t
4	引 手	SUS 304
5	ア ジ ャ ス ト	SUS 304
6	S 字 フ ッ ク	SUS 430 10個
7	ド レ ン パ ン	SUS 430 1.0t (取り外し式)

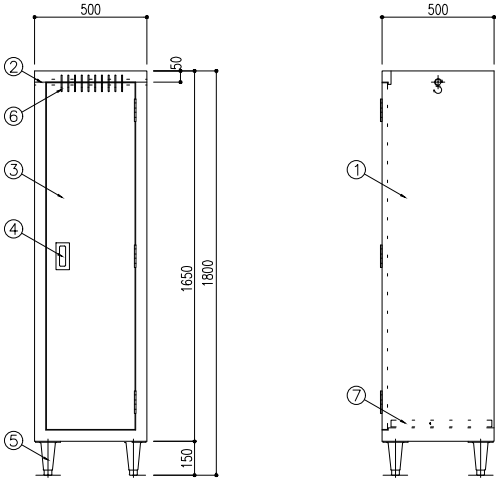


No.	図 面 名 称	Quant.
A5	掃除用具ロッカー	1
規格・仕様	500×500×1800	

品番	名 称	備 考
1	槽 板	SUS 430 @1.2t
2	主 柱 材	SUS 430 φ38
3	副 柱 材	SUS 430 φ25
4	キ ャ ス タ ー	自在 φ100×4 (ストップバー付)
5	排 水	40A ジャブホース付 (フックホメ付)

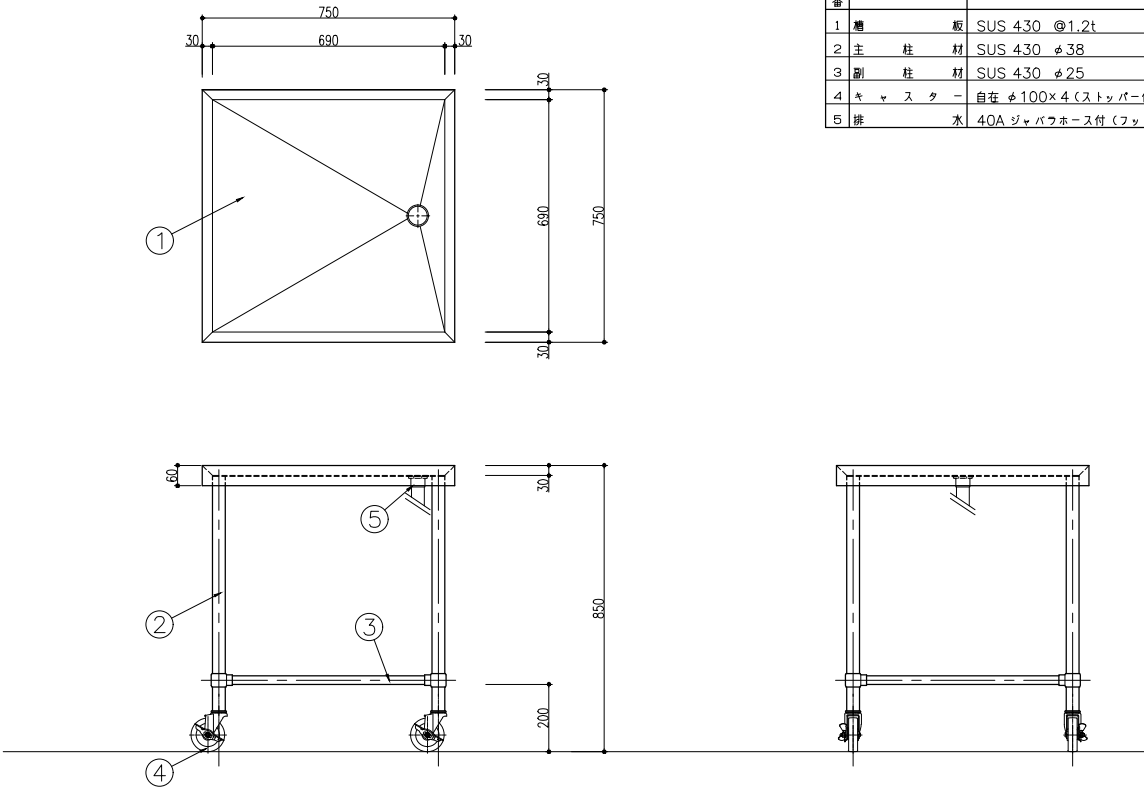

No.	図 面 名 称	Quant.
A8	移動台	1
規格・仕様	750×750×850	

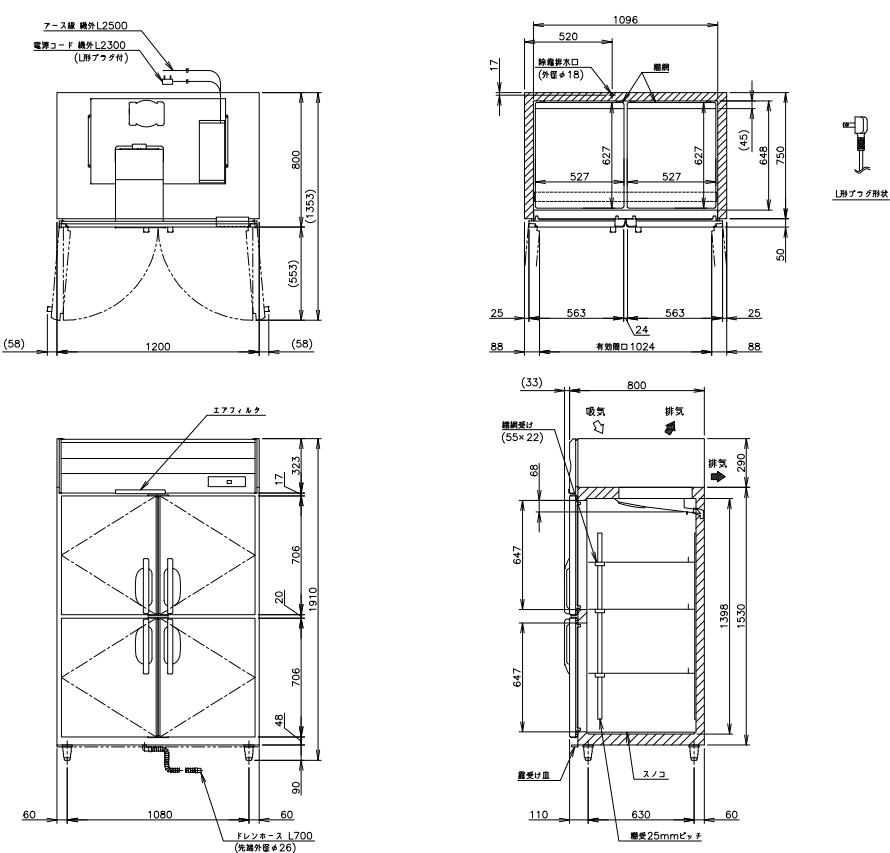

No.	図 面 名 称	Quant.
A7	冷凍庫	1
規格・仕様	HF-120B-ML	

製品名	冷凍庫
形名	HF-120B-ML
電源	単相100V 50/60Hz 容量0.95kVA(9.5A)
電流	運転電流 5.0/5.0A 電動機定格電流 4.1/4.1A
電圧	電動機定格消費電力 260/260W(効率63/63%)
消費電力	電動機定格消費電力 657W
冷気量	冷気量消費電力 346/346W 電動機消費電力 657/657W
冷気量	760/760W
電源コード	2.3m(用プラグ付)
定格内容積	1046L
外形寸法	幅1200×奥行800×高さ1910(～1940)mm
内形寸法	幅1096×奥行648×高さ1398mm
内形寸法	幅1096×奥行648×高さ1398mm
内装	ステンレス鋼板、亜鉛鋼板(塗装、腐食)
内装	ステンレス鋼板、ABS樹脂(2ロートイタル・黒)
断熱材	硬質ポリウレタン一体発泡
冷却方式	強制対流式
除霜方式	ヒータ式
圧縮機	全密閉形 出力400W(インバータ)
凝結管	フィン&チューブ形 強制空冷式
冷却管	フィン&チューブ形
冷蔵	R290
庫内温度制御	マイコン制御(デジタル温度表示)ー25～ー7℃調節可能
除霜制御	マイコン制御
電気回路保護	アース線
冷媒回路保護	ケースサージによる圧縮機停止(自動復帰)
扉	断熱板90～120mm調節可能
扉	3セツト(縦割6枚、縦割受け3本)スノコ(2枚)
製品質量	132kg(梱包時 138kg)
梱包	梱包ダンボール梱包 幅1270×奥行890×高さ1980mm
付属品	ドレンホース、露受け皿
使用条件	周囲温度5～35℃ 電圧変動：定格電圧の±10%以内

※仕様・外観につきましては、改良のため予告なく変更することがあります。

1. 設置条件について
場所、給排水、電源等は取扱説明書・新付工事説明書に従って正しく行ってください。
また、本体設置スペースは、設置条件により若干異なる場合がありますので、10mm程度余裕をとってください。
(給排水スペース・配管スペース等は本体設置スペースとは別に確保が必要です。)


2. 放熱量は、周囲温度30℃における最終到達温度の時の値です。
この製品には断熱断熱が付いていません。
「電気設備に関する技術基準」、「内蔵機器」にしたがった高調波対応形の過負荷保護付電源断絶を付設し、電源容量は仕様欄に記載してある値に適合した専用電源を使用してください。
過負荷保護付電源断絶の仕様は、定格感度電流15mA、定格動作電流7.5mA、動作時間0.1秒以内。

3. 元ブレーカー容量は15A 125Vです。
仕様欄記載の電流値及び消費電力等の仕様値は参考値です。
仕様試験の結果により、仕様値を変更する場合があります。

4. 製品コード：R894-C001

品番	名 称	備 考
1	槽 板	SUS 430 @1.2t
2	補 強 枠	SUS 430 L3×30×30
3	主 柱 材	SUS 430 φ38
4	副 柱 材	SUS 430 φ25
5	ア ジ ャ ス ト 脚	SUS 304
6	排 水 ト ラ ッ プ	大型ゴミ収納器付
7	オ ー バ ー フ ロー	小型型金具 ジャブホース付

※蓋付 蓋分割式(収納用スノコ付)協議可能



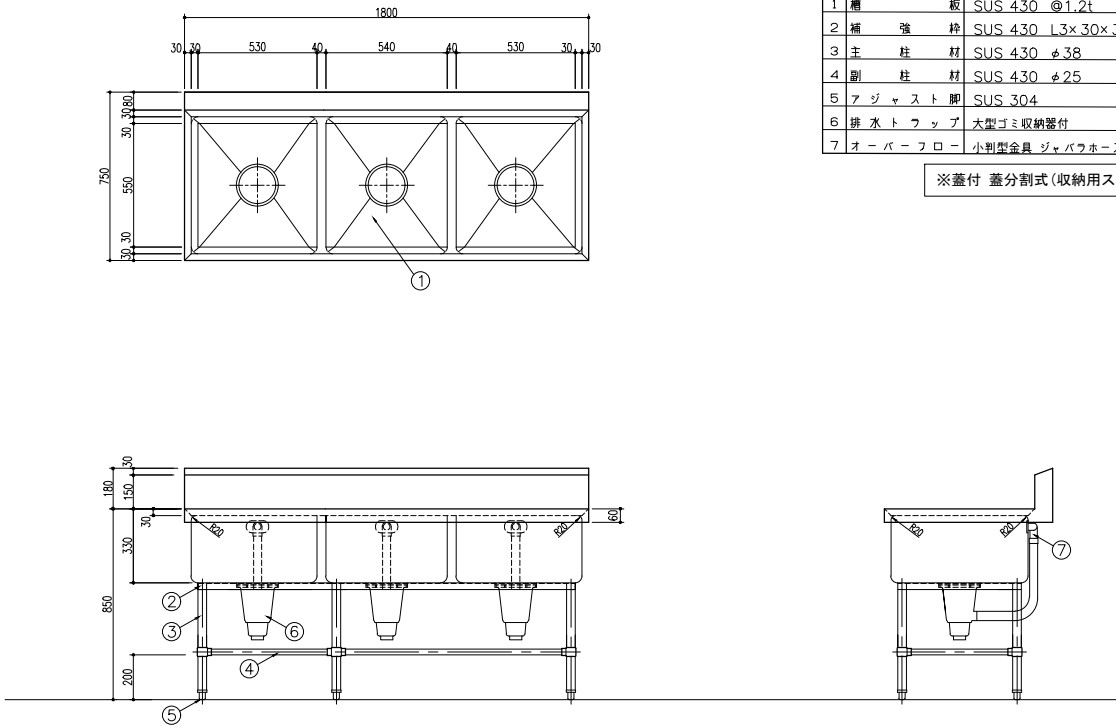


No.	図 面 名 称	Quant.
A9	三槽シンク	1
規格・仕様	1800×750×850	

WKT240703ZZ002V




株式会社 丸山建築事務所 一級建築士事務所登録第139号	坂橋 晶一 一級建築士登録 第213806号			構造設計 一級建築士登録 大臣 ()	構造設計 一級建築士登録 交付番号 ()	名称 さくら小学校給食室改修工事	No.	A-××
				構造/設備関係規定 への適合を確認した	構造設計/設備設計 一級建築士登録 交付番号 ()	図名 厨房機器単品図集(2)		編入 A2:- A3:-

品番	名 称	備 考
1	槽 板	SUS 430 @1.2t
2	主 柱 材	SUS 430 φ38
3	副 柱 材	SUS 430 φ25
4	キ ャ ス タ ー	自在 φ100×4 (ストッパー付)
5	排 水	40A ジャバフホース付 (フック止め付)

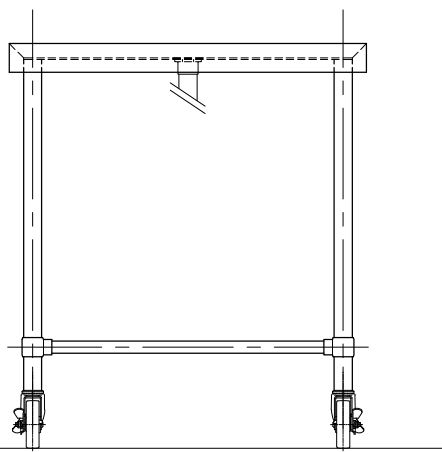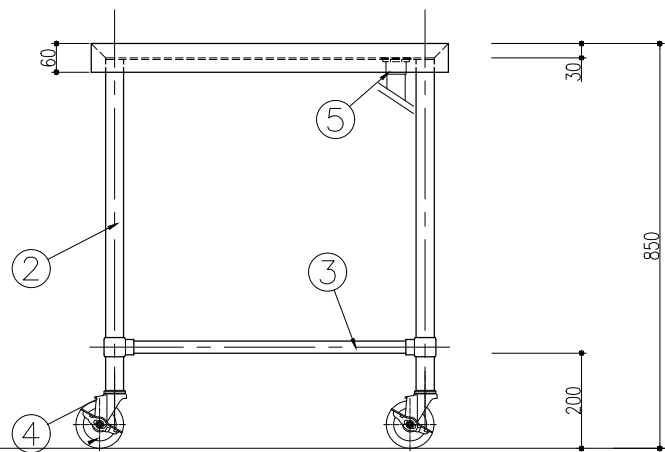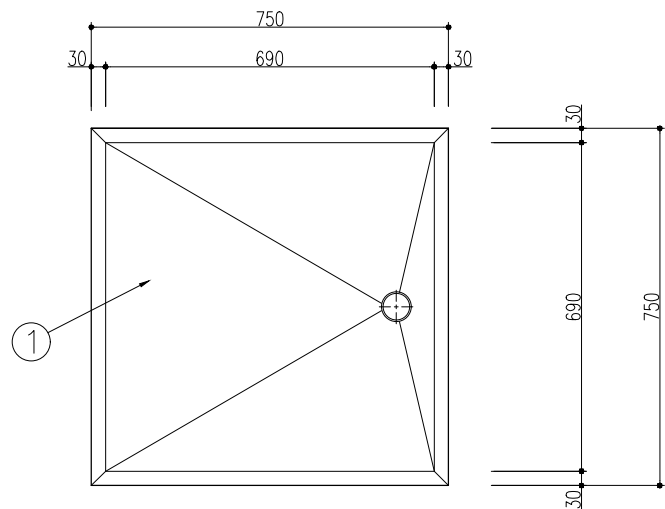

No.	図 面 名 称	Quant.
A11	移動台	1
規格・仕様	750 × 750 × 850	





品番	名 称	備 考
1	層 板	SUS-430 @1.2t
2	主 柱 材	SUS-430 38φ
3	副 柱 材	SUS-430 25φ
4	アジャスト脚	SUS-304
5	排水トラップ	大型ゴミ収納器付

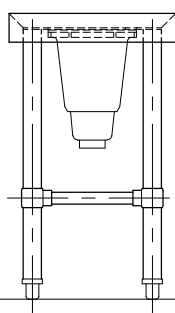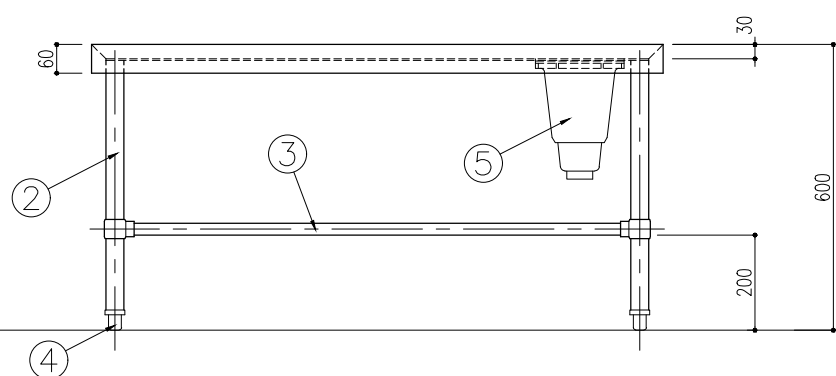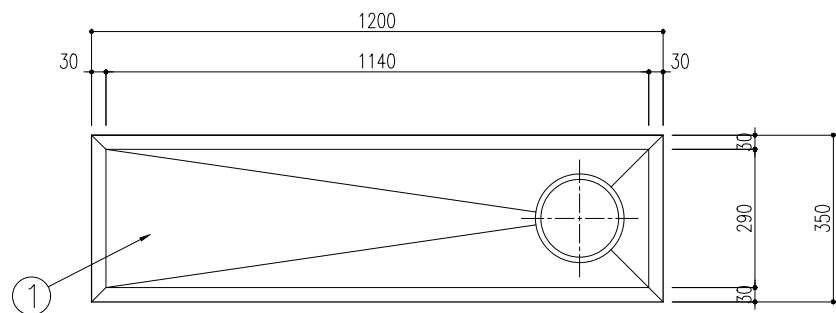






No.	図 面 名 称	Quant.
A13	作業台	1
規格・仕様	1200 × 350 × 600	

株式会社 丸山建築事務所
一級建築士事務所登録第レ39号

品番	名 称	備 考
1	槽 板	SUS 430 @1.2t
2	補 強 枠	SUS 430 1.3×30×30
3	主 柱 材	SUS 430 φ38
4	副 柱 材	SUS 430 φ25
5	アジャスト脚	SUS 304
6	排水トラップ	大型ゴミ収納器付
7	オーバーフロー	小判型金具 ジャブウォース付

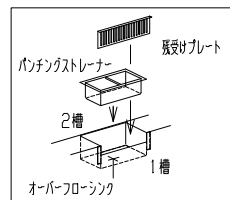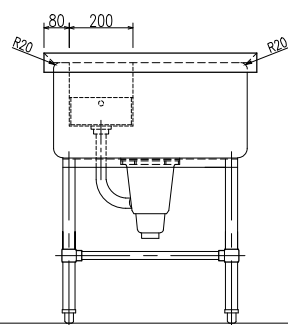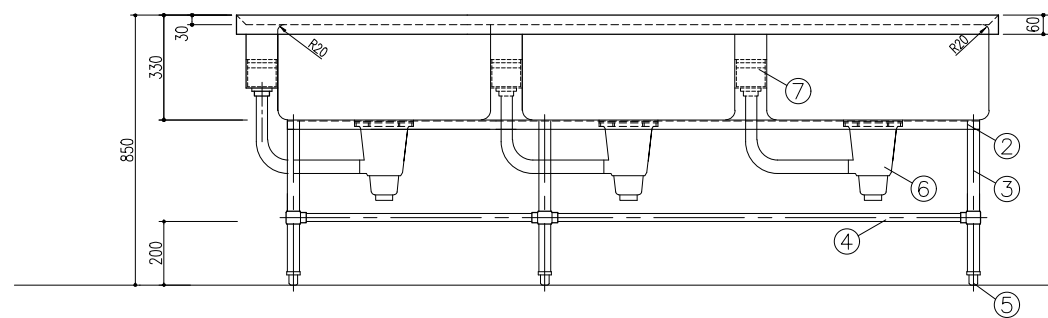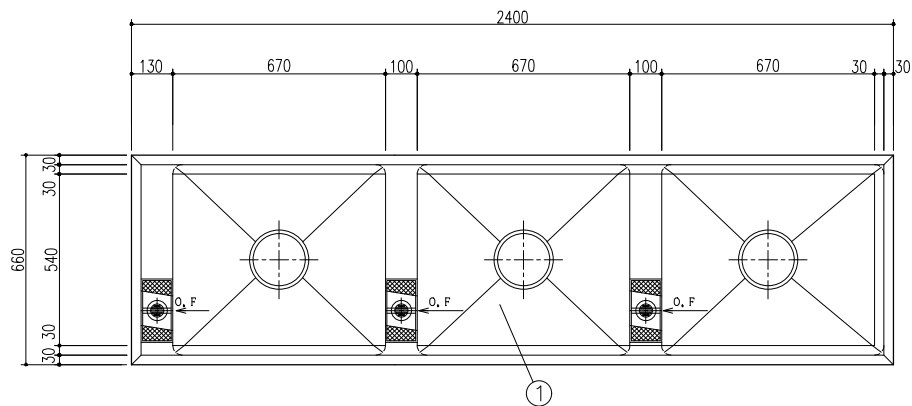

No.	図 面 名 称	Quant.
A12	三槽シンク	1
規格・仕様	2400 × 660 × 850	

 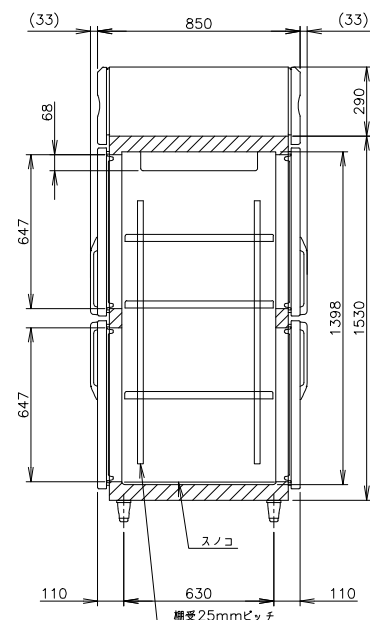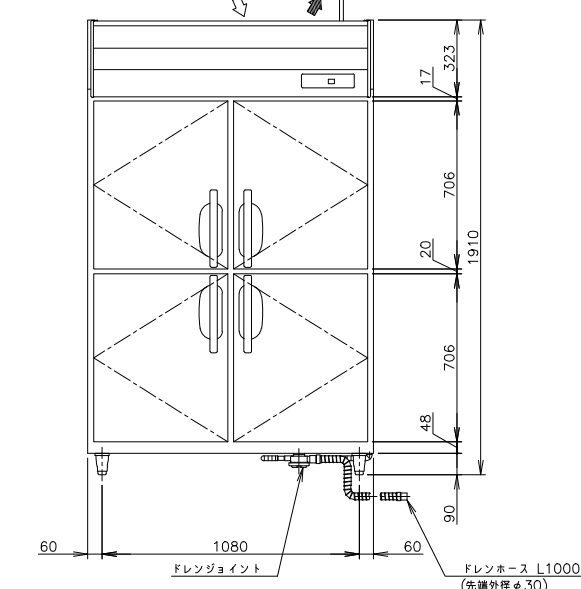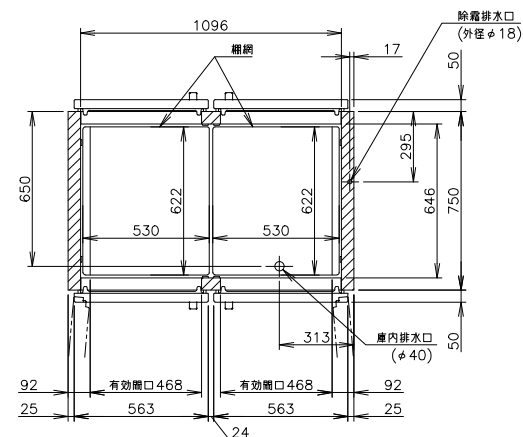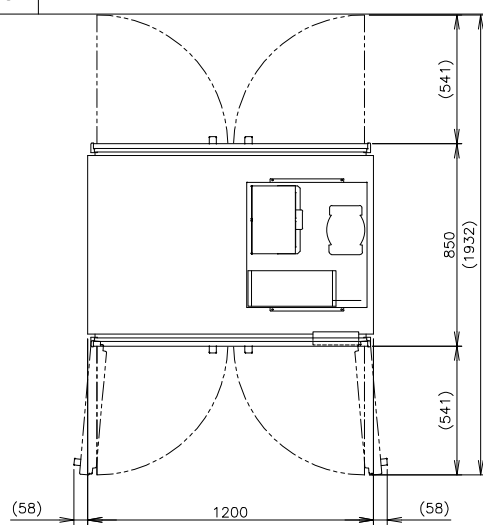

品名	冷蔵庫
型名	HR-120B-40D4
電源	単相100V 50/60Hz 容量0.97kVA(9.7A)
電流	運転電流 6.1/6.1A 定格電流定格電圧 5.2/5.2A 電動機定格消費電力 335/335(W)(年4/64kWh) 圧縮機定格消費電力 339W 全冷却時消費電力 421/421W 最悪時消費電力 339/339W
消費電力	
放熱量	990/990W
電源コード	2.3m(別プラグ付)
定格内容積	1117L
外形寸法	幅1200×奥行850×高さ1910(≒1940)mm
内寸法	幅1096×奥行646×高さ1398mm
内装	ステンレス調板、亜鉛めっき板 多層ガラスコート・ステンレス調板(フロントパネル・扉)
外装	ステンレス調板、ABS樹脂
断熱材	積層ポリウレタンフォーム発泡
冷却方式	強制対流式
除霜方式	ヒータ式、オフサイクル式自動選択
圧縮機	全密封型 定格400W(インバータ)
凝結器	フィン・チューブ用 強制空冷式
冷卻器	フィン・チューブ用
冷蔵	R290
庫内温度制御	マイコン制御(デジタル温度表示) 6〜12℃調節可能
除霜制御	マイコン制御
電気回路保護	フース・緩
回路回路保護	ケースブレイムによる圧縮機停止(自動復帰)
脚	樹脂製φ30×120mm調整可能
扉	樹脂製(6枚)×スノコ(2枚)
製品質量	152kg 梱包時 181kg
梱包	木枠梱包(長さ 1330×奥行 980×高さ 1985mm)
付属品	デフレーションツール、フロン・エア2本
使用条件	周囲温度5〜35℃ 圧力変動 定格電圧の±10%以内

※仕様・外観につきましては、改良のため予告なく変更することがあります。

1. 設置条件について
場所：給排水、電源等は取扱説明書、据付工事説明書に従って正しく行ってください。
また、本体設置位置は、設置条件により若干異なることがありますが、約100mm程度のずれを許容します。
(給排水マス、配管スペース等は本体設置スペースとは別に確保が必要です。)
2. 放熱処理
周囲温度は、周囲温度30℃を超える最終到達温度の時の値です。
この部品には断熱遮断管が取り付けられています。
「電気配管」および「給排水管」の内部経路には、電源がいたった場合に発生する熱が伝わり、周囲の配管や部品を加熱し、電源部等は故障に及ぼすおそれがあるため、断熱遮断管を付し、電源部を保護してください。
3. 遮断管の仕様
遮断管の仕様は、定格電圧遮断電流15mA、定格動作定格電圧7.5mA、動作時間0.1秒以内。
4. 元配線への容量
元配線への容量は15A、25Vです。
5. 電圧降下の発生
電圧降下の発生は、電圧降下発生時の電圧に準拠します。
性能規格の基準により、仕様値を変更する場合があります。
6. 製品コード：R334-D330

No.	図 面 名 称	Quant.
A14	パススルー冷蔵庫	1
規格・仕様	HR-120B-4D4D	
















構造設計	一級建築士登録 大臣（ ）	構造設計
------	------------------	------



一級建築士登録
交付番号()

名称	No.	
さくら小学校給食室改修工事		A -


図名	厨房機器单品図集(3)	縮尺 A2:- A3:-
----	-------------	--------------------

  
WKT240703ZZ003V

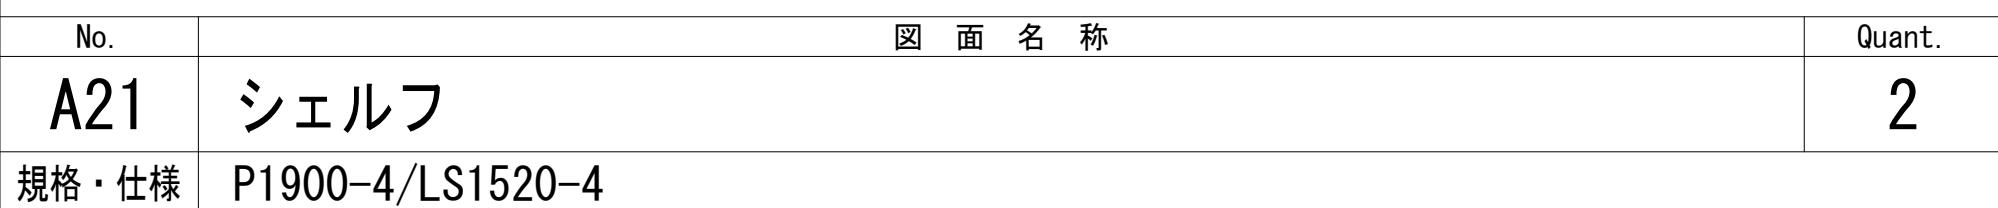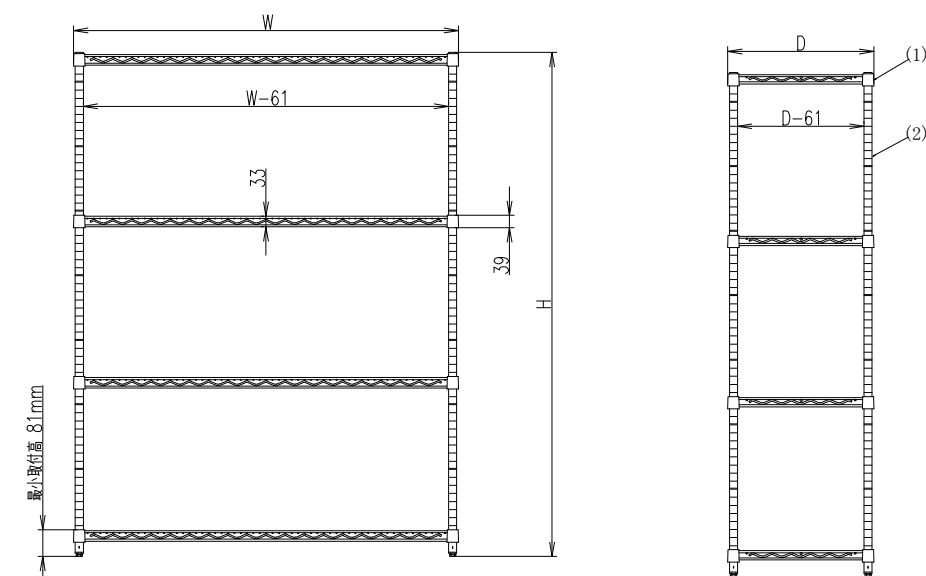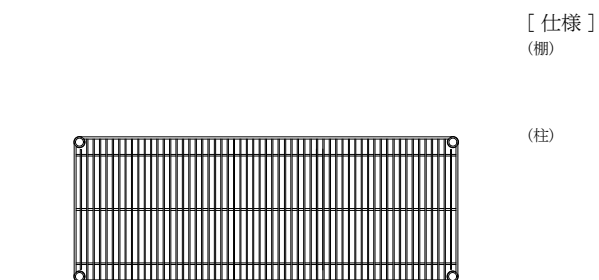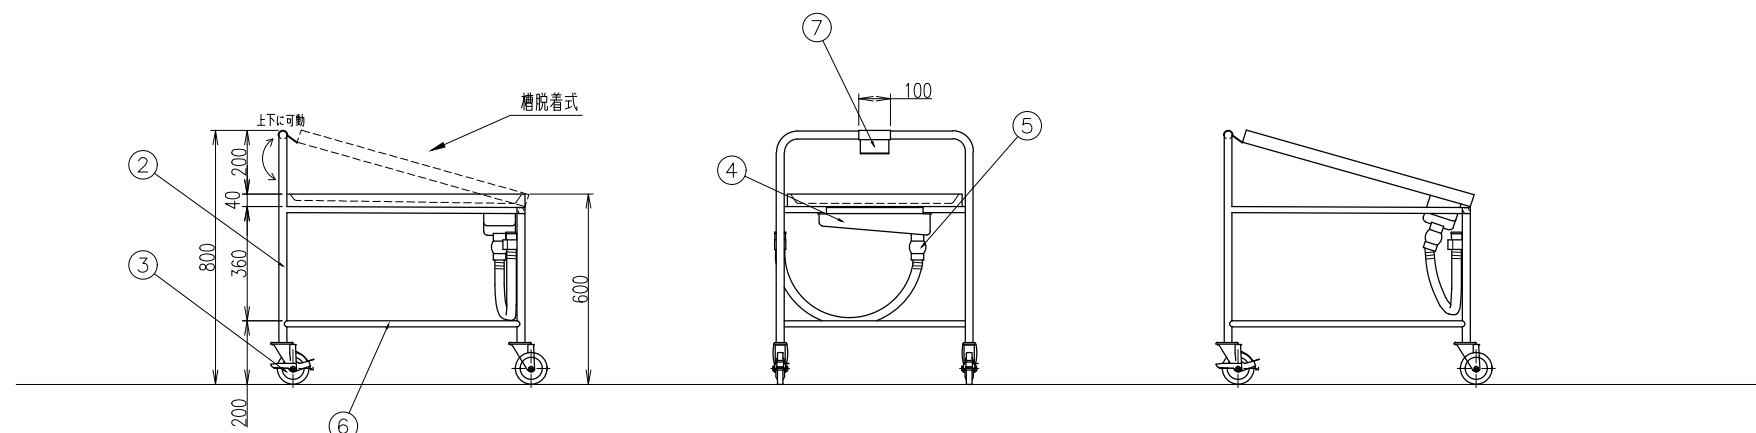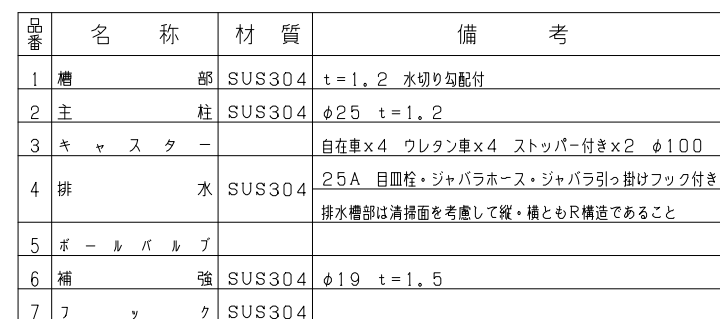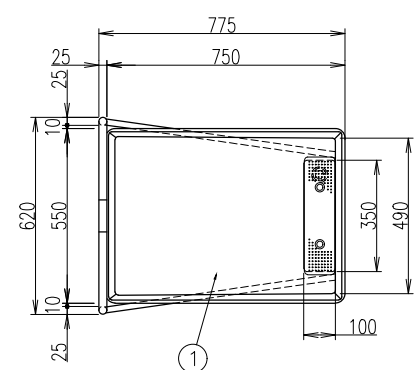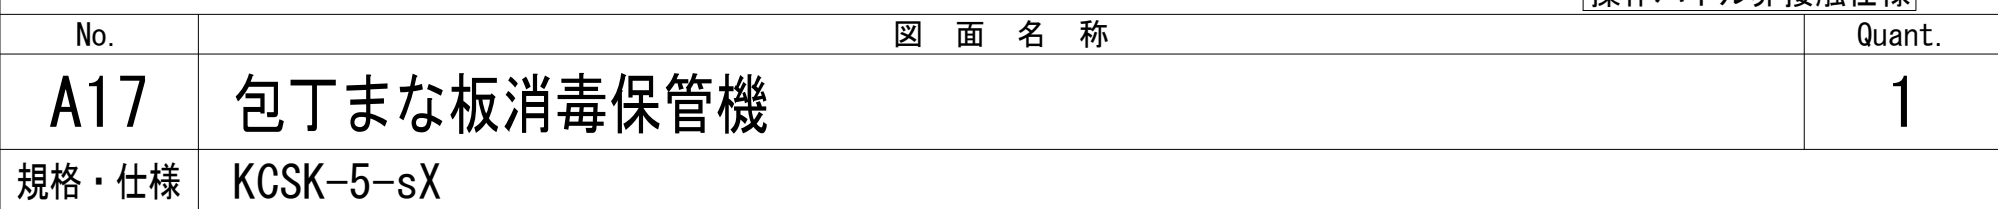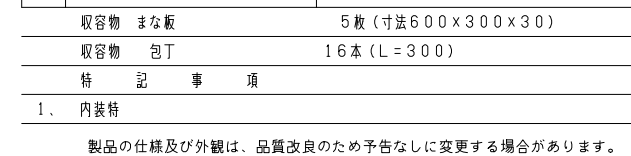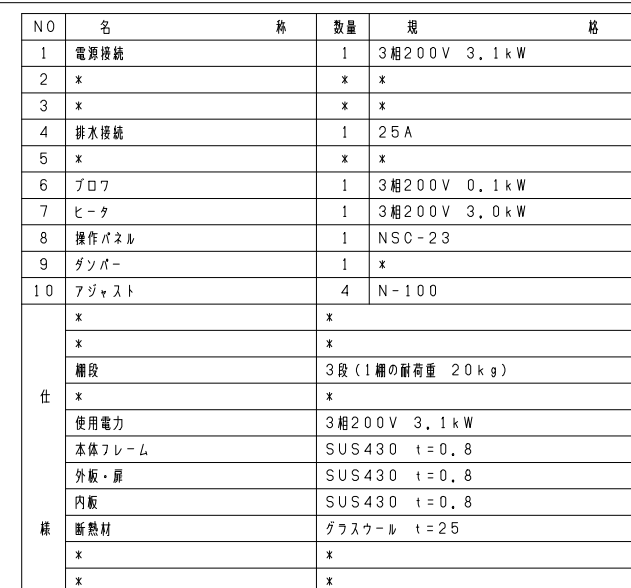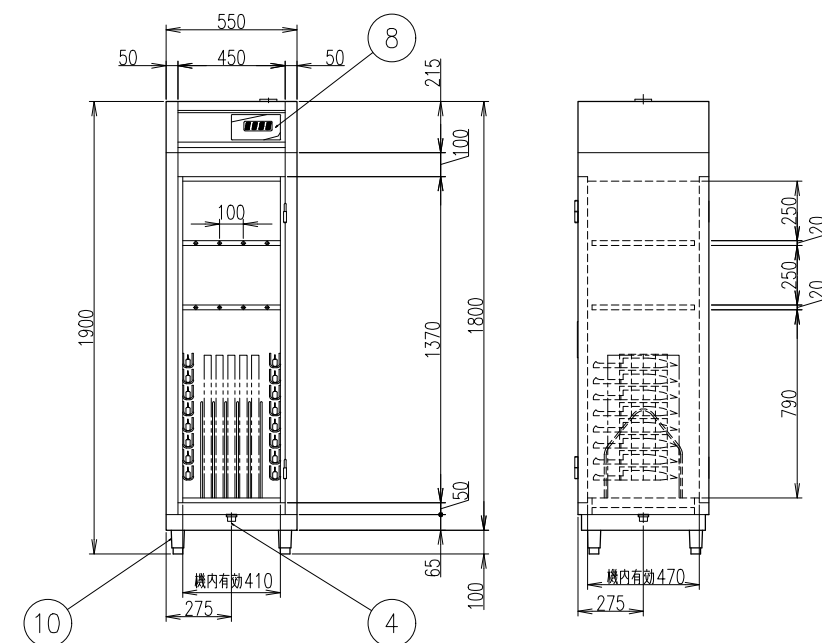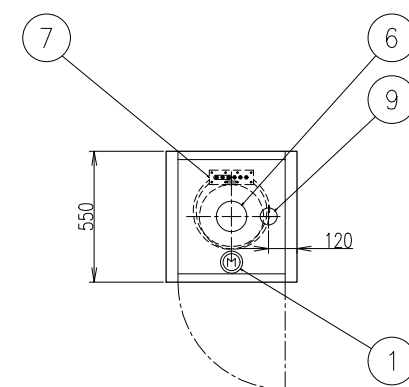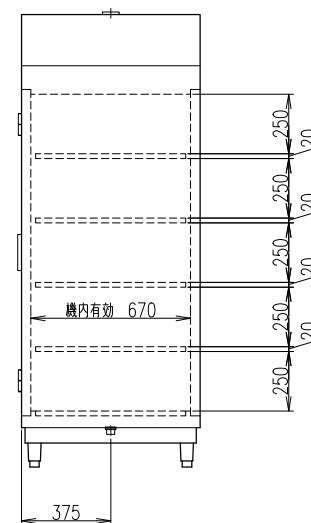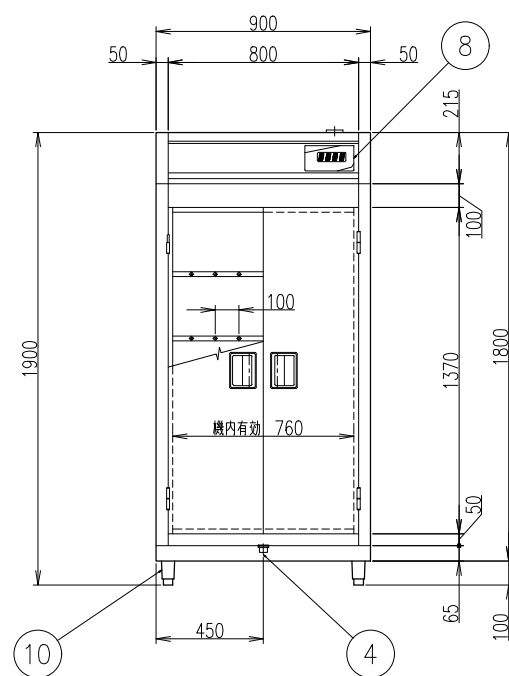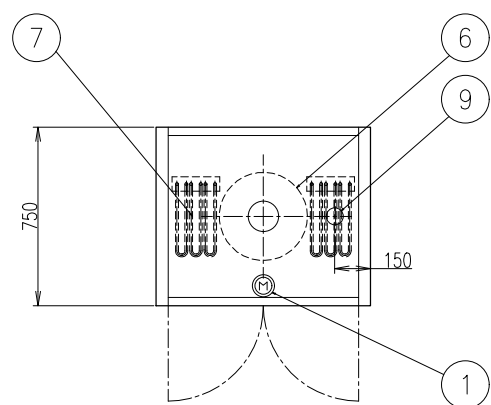


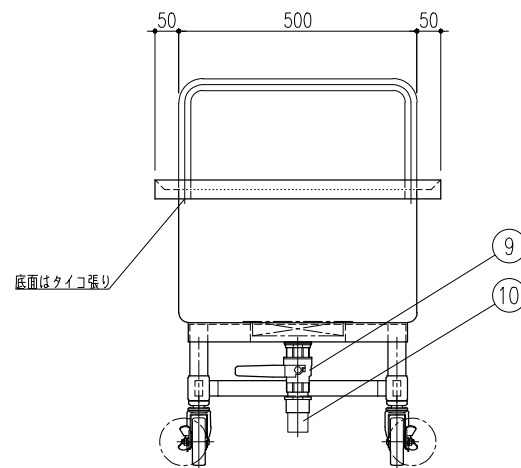



KT240703ZZ005V	株式会社 丸山建築事務所 一級建築士事務所登録第139号	板橋 晶一 一級建築士登録 第213806号		構造設計 一級建築士登録 大臣 ()	構造設計 一級建築士登録 交付番号 ()	名称 さくら小学校給食室改修工事	No. A -
			構造設計/設備関係規定 への適合を確認した 大臣 ()	構造設計/設備設計 一級建築士登録 交付番号 ()	図名 厨房機器単品図集(5)	縮尺 A2:- A3:-	

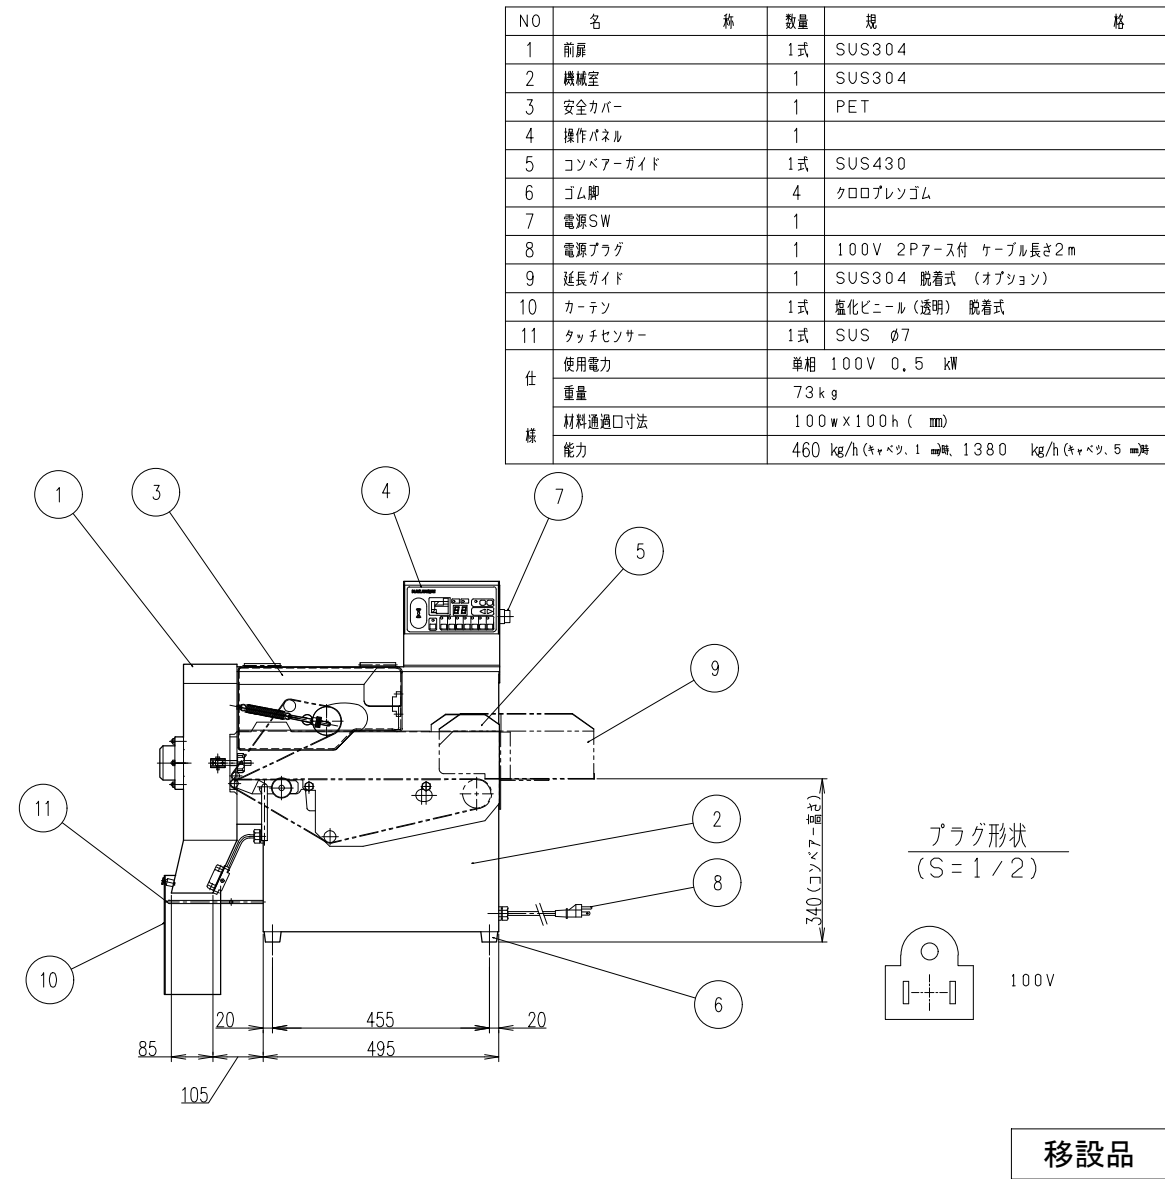



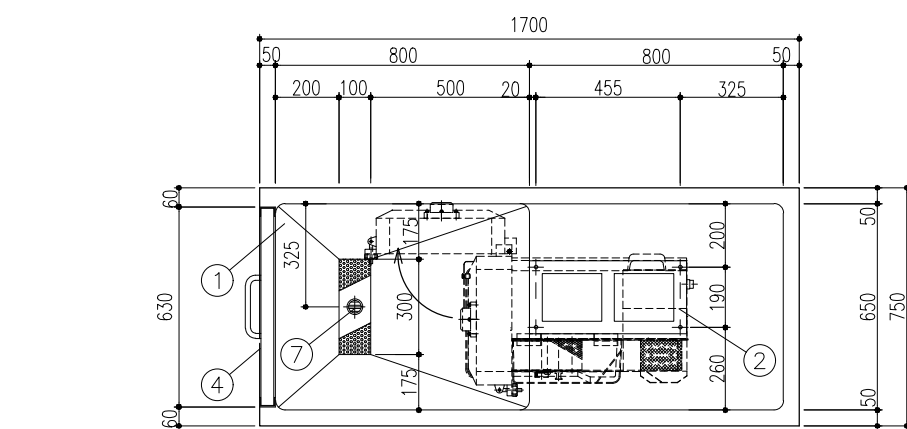


品番	名 称	備 考
1	基板	SUS-430 ①1.2t
2	スライヤー置台用肘	SUS-430 L3×40×40
3	スライヤー置台用脚	SUS-430 L3×40×40 (シンクに固定)
4	SUS板	SUS-430 ①1.2t (取手付)
5	本体フレーム	SUS-430 L3×40×40
6	キャスター	ウレタン製φ125全高×6 (4脚トラスロック付)
7	目皿	40A
8	ジャバラホース	40A
9	パンチング盤	3φ 取手 (TO-163) 付

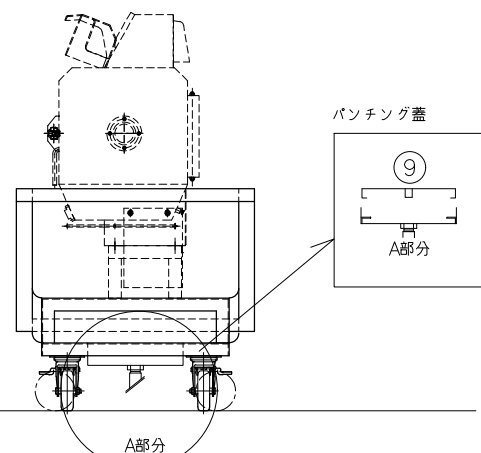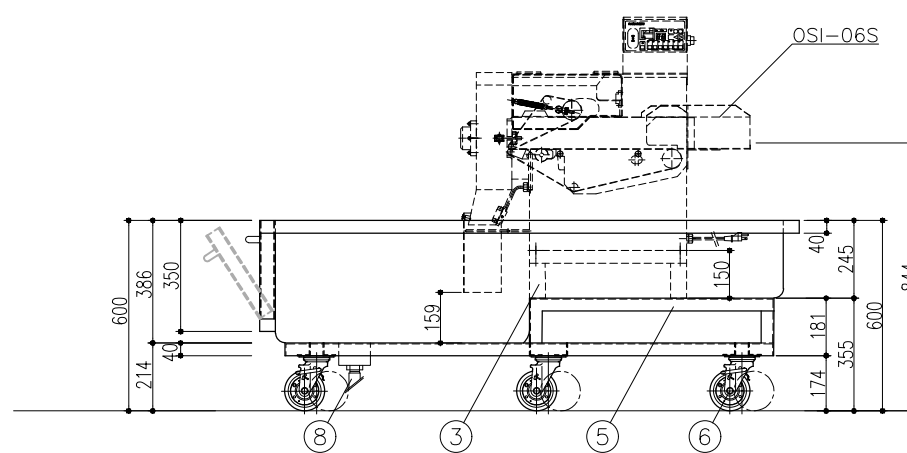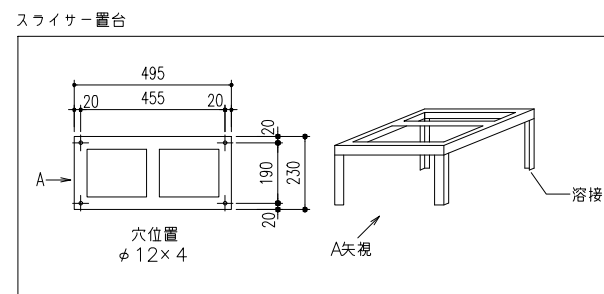

移設品

No.	図 面 名 称	Quant.	No.	図 面 名 称	Quant.
B3	移動式スライサー置台	1	B4	移動台	1
規格・仕様	1700×750×600		規格・仕様	900×600×850	

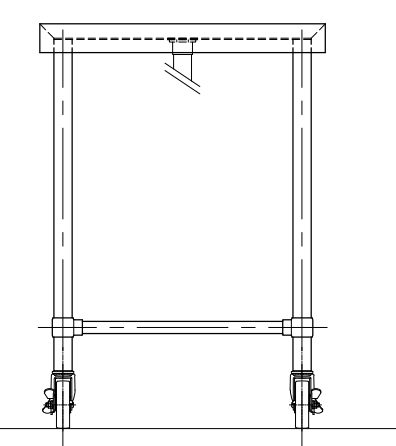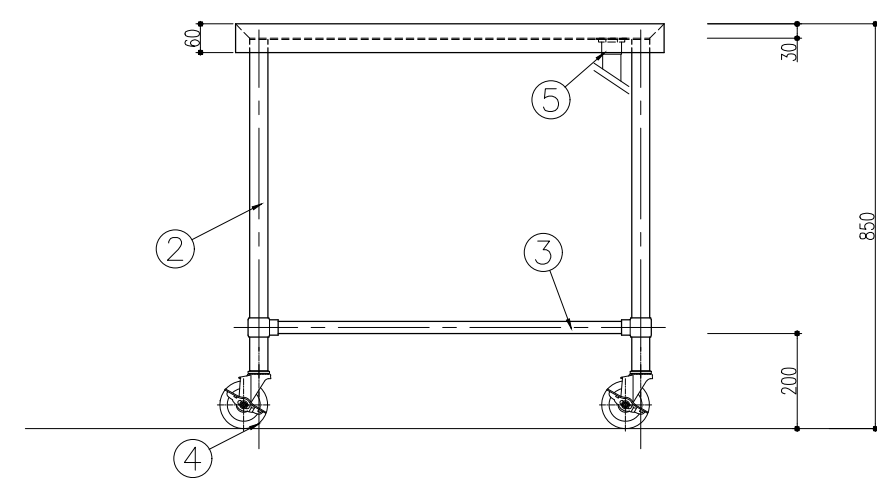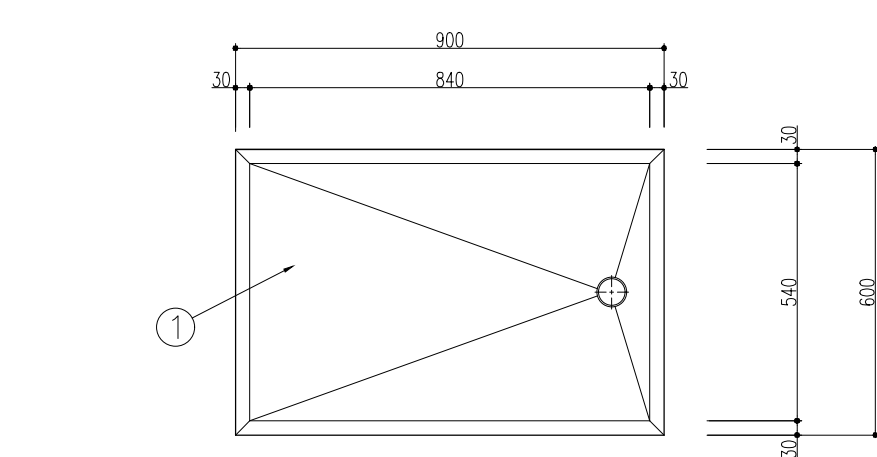

NO	名 称	数 量	規 格
1	電源接続	1	3相200V 5.2kW
2	x	x	x
3	x	x	x
4	排水接続	1	25A
5	x	x	x
6	プロフ	1	3相200V 0.2kW
7	ヒータ	2	3相200V 2.5kW
8	操作パネル	1	NSC-23
9	ダンパー	1	*
10	アジャスト	4	N-100
仕	x	x	
	x	x	
	x	x	
	x	x	
	x	x	
	x	x	
組	使用電力		3相200V 5.2kW
	本体フレーム		SUS430 t=0.8
	外板・扉		SUS430 t=0.8
	内板		SUS430 t=0.8
	断熱材		グラスウール t=25
	x	x	
収 納 物	まな板	5枚	(寸法600×300×30)
	包丁	16本	(L=300)
	フックスワイカー内蓋	4枚	(φ360)
	フックスワイカー2枚刃	1枚	
	ひしゃく	4~5本	(柄1100 φ200)
	しゃもじ	7~8本	(L=1200)
特 記 事 項			
1. 内装特			
2. 扉用パンチング板付			

製品の仕様及び外観は、品質改良のため予告なしに変更する場合があります。

操作パネル非接触仕様


品 番	名 称	備 考
1	本 体	SUS 430 1.0t
2	掛 具 用 バ イ プ	SUS 430 φ25 1.0t
3	観 音 扉	SUS 430 1.0t
4	引 手	SUS 304
5	ア ジ ャ ス ト	SUS 304
6	S 字 フ ッ ク	SUS 430 10個
7	ド レ ン パ ン	SUS 430 1.0t (取り外し式)

No.	図 面 名 称	Quant.	No.	図 面 名 称	Quant.
B5	包丁まな板消毒保管機	1	B6	掃除用具ロッカー	1
規格・仕様	KCSK-10-sX		規格・仕様	500×500×1800	









N0	名	称	数量	規	格
1	電源接続		1	3相200V 5, 2kW	
2	x		x	x	
3	x		x	x	
4	排水接続		1	25A	
5	x		x	x	
6	ブロフ		1	3相200V 0, 2kW	
7	ヒータ		2	3相200V 2, 5kW	
8	操作パネル		1	N5C-23	
9	ダンパー		1	x	
10	アダプタ		4	N-100	
仕	x		x		
	x		x		
	x		x		
	x		x		
	使用電力		3相200V 5, 2kW		
	本体フレーム		SUS430 $\pm 0, 8$		
	外板・扉		SUS430 $\pm 0, 8$		
	内板		SUS430 $\pm 0, 8$		
	断熱材		グラスウール $\tau=25$		
	x		x		
組	x		x		
	収納物 まな板		5枚(寸法600×300×30)		
	収納物 包丁		16本(L=300)		
	収納物 フンタチスライサー1号		4枚(φ360)		
	収納物 フンタチスライサー2号		1枚		
	収納物 ひしゃく		4~5本(寸1100 φ200)		
	収納物 しゃもじ		7~8本(L=1200)		
	特 記 事 項				
	1. 内装材				
	2. 専用パンチング板付				

製品の仕様及び外観は、品質改良のため予告なしに変更する場合があります。

品番	名 称	備 考
1	本体	SUS 430 1.0t
2	掛 用 バイブ	SUS 430 φ25 1.0t
3	観 音 扉	SUS 430 1.0t
4	引 手	SUS 304
5	ア ジ ャ ス ト	SUS 304
6	S 字 フ ッ ク	SUS 430 10個
7	ド レ ン パ ン	SUS 430 1.0t (兼り外し式)

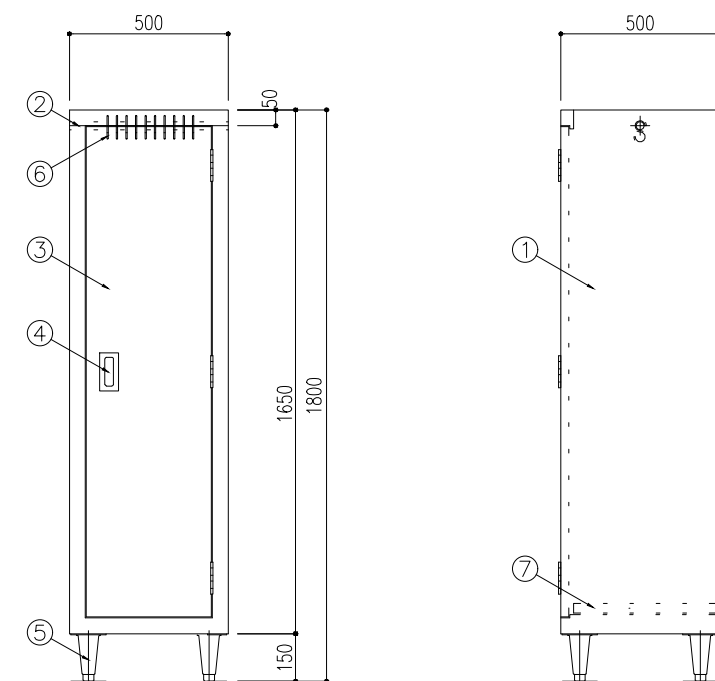
WKT240703ZZ006V

株式会社 丸山建築事務所 一級建築士事務所登録第139号	板橋 品一 一級建築士登録 第213806号	構造設計 一級建築士登録 大臣 ()	構造設計 一級建築士登録 交付番号 ()	名称 さくら小学校給食室改修工事	No. A - * *
		構造設計/設備関係規定 への変適合を確認した 大臣 ()	構造設計/設備設計 一級建築士登録 交付番号 ()	図名 厨房機器単品図集(6)	図A2:- A3:-

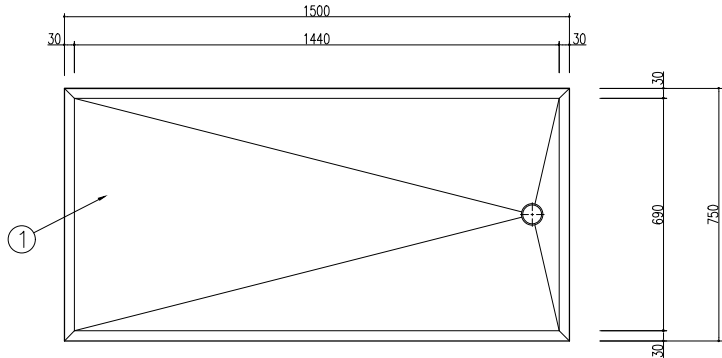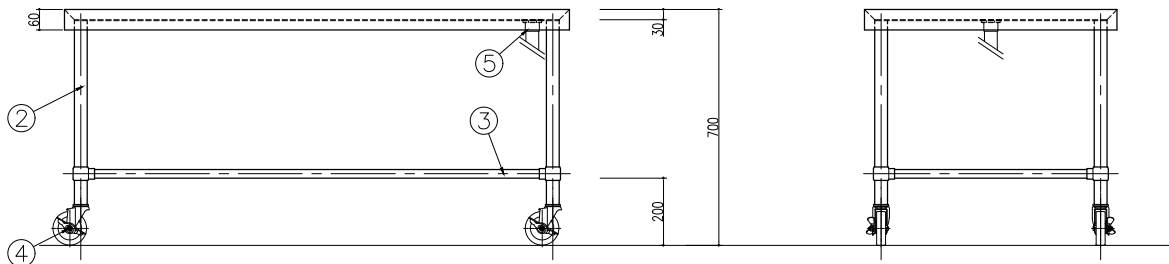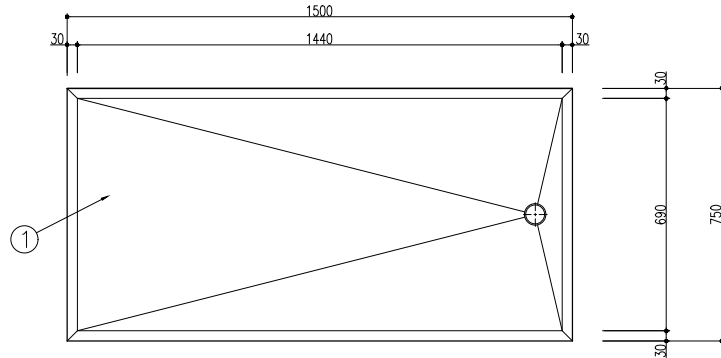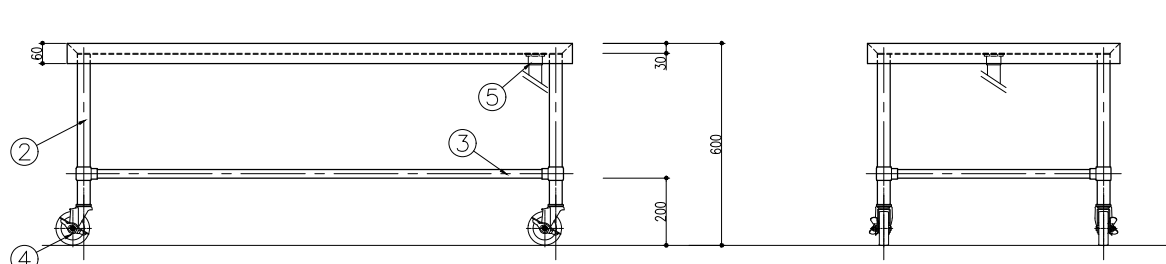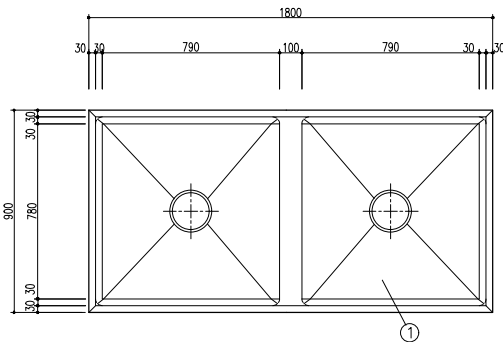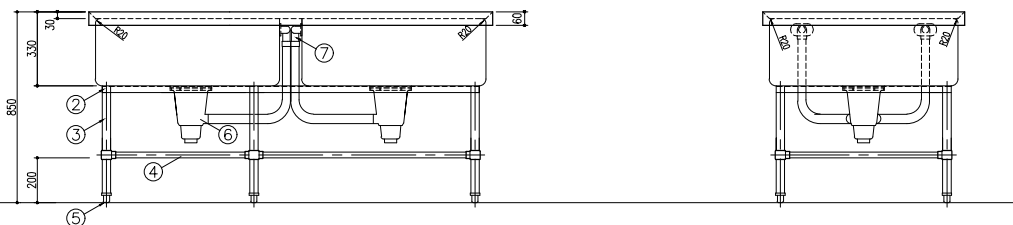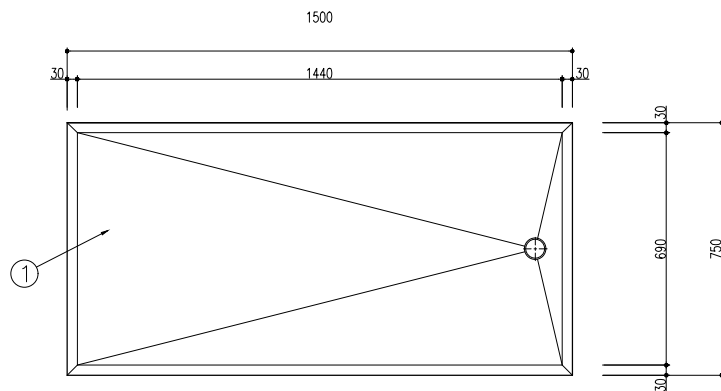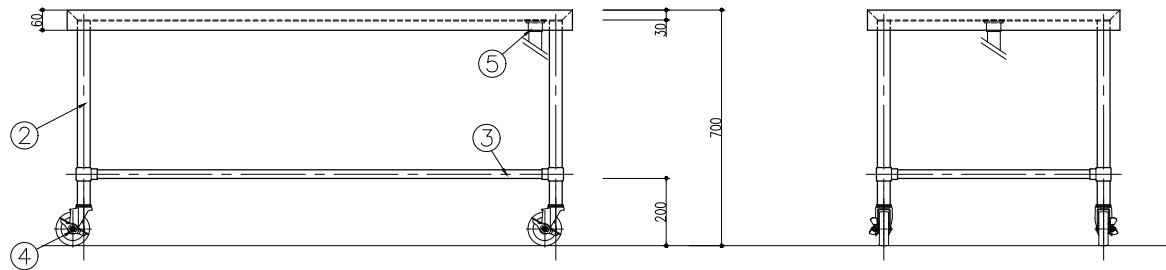
<table><tr><th>品番</th><th>名 称</th><th>備 考</th></tr><tr><td>1</td><td>槽 板</td><td>SUS 430 @1.2t</td></tr><tr><td>2</td><td>主 柱 材</td><td>SUS 430 φ38</td></tr><tr><td>3</td><td>副 柱 材</td><td>SUS 430 φ25</td></tr><tr><td>4</td><td>キャ ス タ ー</td><td>自在 φ100×4 (ストッパー付)</td></tr><tr><td>5</td><td>排 水</td><td>40A ジャバラホース付 (フック止め付)</td></tr></table>			品番	名 称	備 考	1	槽 板	SUS 430 @1.2t	2	主 柱 材	SUS 430 φ38	3	副 柱 材	SUS 430 φ25	4	キャ ス タ ー	自在 φ100×4 (ストッパー付)	5	排 水	40A ジャバラホース付 (フック止め付)	<table><tr><th>品番</th><th>名 称</th><th>備 考</th></tr><tr><td>1</td><td>槽 板</td><td>SUS 430 @1.2t</td></tr><tr><td>2</td><td>主 柱 材</td><td>SUS 430 φ38</td></tr><tr><td>3</td><td>副 柱 材</td><td>SUS 430 φ25</td></tr><tr><td>4</td><td>キャ ス タ ー</td><td>自在 φ100×4 (ストッパー付)</td></tr><tr><td>5</td><td>排 水</td><td>40A ジャバラホース付 (フック止め付)</td></tr></table>			品番	名 称	備 考	1	槽 板	SUS 430 @1.2t	2	主 柱 材	SUS 430 φ38	3	副 柱 材	SUS 430 φ25	4	キャ ス タ ー	自在 φ100×4 (ストッパー付)	5	排 水	40A ジャバラホース付 (フック止め付)	<table><tr><th>No.</th><th>図 面 名 称</th><th>Quant.</th></tr><tr><td>B7a</td><td>移動台</td><td>1</td></tr><tr><td>規格・仕様</td><td>1500×750×700</td><td></td></tr></table>			No.	図 面 名 称	Quant.	B7a	移動台	1	規格・仕様	1500×750×700													
品番	名 称	備 考																																																															
1	槽 板	SUS 430 @1.2t																																																															
2	主 柱 材	SUS 430 φ38																																																															
3	副 柱 材	SUS 430 φ25																																																															
4	キャ ス タ ー	自在 φ100×4 (ストッパー付)																																																															
5	排 水	40A ジャバラホース付 (フック止め付)																																																															
品番	名 称	備 考																																																															
1	槽 板	SUS 430 @1.2t																																																															
2	主 柱 材	SUS 430 φ38																																																															
3	副 柱 材	SUS 430 φ25																																																															
4	キャ ス タ ー	自在 φ100×4 (ストッパー付)																																																															
5	排 水	40A ジャバラホース付 (フック止め付)																																																															
No.	図 面 名 称	Quant.																																																															
B7a	移動台	1																																																															
規格・仕様	1500×750×700																																																																
<table><tr><th>品番</th><th>名 称</th><th>備 考</th></tr><tr><td>1</td><td>槽 板</td><td>SUS 430 @1.2t</td></tr><tr><td>2</td><td>主 柱 材</td><td>SUS 430 φ38</td></tr><tr><td>3</td><td>副 柱 材</td><td>SUS 430 φ25</td></tr><tr><td>4</td><td>キャ ス タ ー</td><td>自在 φ100×4 (ストッパー付)</td></tr><tr><td>5</td><td>排 水</td><td>40A ジャバラホース付 (フック止め付)</td></tr></table>			品番	名 称	備 考	1	槽 板	SUS 430 @1.2t	2	主 柱 材	SUS 430 φ38	3	副 柱 材	SUS 430 φ25	4	キャ ス タ ー	自在 φ100×4 (ストッパー付)	5	排 水	40A ジャバラホース付 (フック止め付)	<table><tr><th>品番</th><th>名 称</th><th>備 考</th></tr><tr><td>1</td><td>槽 板</td><td>SUS 430 @1.2t</td></tr><tr><td>2</td><td>主 柱 材</td><td>SUS 430 φ38</td></tr><tr><td>3</td><td>副 柱 材</td><td>SUS 430 φ25</td></tr><tr><td>4</td><td>キャ ス タ ー</td><td>自在 φ100×4 (ストッパー付)</td></tr><tr><td>5</td><td>排 水</td><td>40A ジャバラホース付 (フック止め付)</td></tr></table>			品番	名 称	備 考	1	槽 板	SUS 430 @1.2t	2	主 柱 材	SUS 430 φ38	3	副 柱 材	SUS 430 φ25	4	キャ ス タ ー	自在 φ100×4 (ストッパー付)	5	排 水	40A ジャバラホース付 (フック止め付)	<table><tr><th>No.</th><th>図 面 名 称</th><th>Quant.</th></tr><tr><td>B7b</td><td>移動台</td><td>1</td></tr><tr><td>規格・仕様</td><td>1500×750×600</td><td></td></tr></table>			No.	図 面 名 称	Quant.	B7b	移動台	1	規格・仕様	1500×750×600													
品番	名 称	備 考																																																															
1	槽 板	SUS 430 @1.2t																																																															
2	主 柱 材	SUS 430 φ38																																																															
3	副 柱 材	SUS 430 φ25																																																															
4	キャ ス タ ー	自在 φ100×4 (ストッパー付)																																																															
5	排 水	40A ジャバラホース付 (フック止め付)																																																															
品番	名 称	備 考																																																															
1	槽 板	SUS 430 @1.2t																																																															
2	主 柱 材	SUS 430 φ38																																																															
3	副 柱 材	SUS 430 φ25																																																															
4	キャ ス タ ー	自在 φ100×4 (ストッパー付)																																																															
5	排 水	40A ジャバラホース付 (フック止め付)																																																															
No.	図 面 名 称	Quant.																																																															
B7b	移動台	1																																																															
規格・仕様	1500×750×600																																																																
<table><tr><th>品番</th><th>名 称</th><th>備 考</th></tr><tr><td>1</td><td>槽 板</td><td>SUS 430 @1.2t</td></tr><tr><td>2</td><td>補 強 枠</td><td>SUS 430 L3×30×30</td></tr><tr><td>3</td><td>主 柱 材</td><td>SUS 430 φ38</td></tr><tr><td>4</td><td>副 柱 材</td><td>SUS 430 φ25</td></tr><tr><td>5</td><td>アジャスト脚</td><td>SUS 304</td></tr><tr><td>6</td><td>排水トフープ</td><td>大型ゴミ収納器付</td></tr><tr><td>7</td><td>オーバーフロー</td><td>小判型金具 ジャバラホース付</td></tr></table>			品番	名 称	備 考	1	槽 板	SUS 430 @1.2t	2	補 強 枠	SUS 430 L3×30×30	3	主 柱 材	SUS 430 φ38	4	副 柱 材	SUS 430 φ25	5	アジャスト脚	SUS 304	6	排水トフープ	大型ゴミ収納器付	7	オーバーフロー	小判型金具 ジャバラホース付	<table><tr><th>品番</th><th>名 称</th><th>備 考</th></tr><tr><td>1</td><td>槽 板</td><td>SUS 430 @1.2t</td></tr><tr><td>2</td><td>補 強 枠</td><td>SUS 430 L3×30×30</td></tr><tr><td>3</td><td>主 柱 材</td><td>SUS 430 φ38</td></tr><tr><td>4</td><td>副 柱 材</td><td>SUS 430 φ25</td></tr><tr><td>5</td><td>アジャスト脚</td><td>SUS 304</td></tr><tr><td>6</td><td>排水トフープ</td><td>大型ゴミ収納器付</td></tr><tr><td>7</td><td>オーバーフロー</td><td>小判型金具 ジャバラホース付</td></tr></table>			品番	名 称	備 考	1	槽 板	SUS 430 @1.2t	2	補 強 枠	SUS 430 L3×30×30	3	主 柱 材	SUS 430 φ38	4	副 柱 材	SUS 430 φ25	5	アジャスト脚	SUS 304	6	排水トフープ	大型ゴミ収納器付	7	オーバーフロー	小判型金具 ジャバラホース付	<table><tr><th>No.</th><th>図 面 名 称</th><th>Quant.</th></tr><tr><td>B8</td><td>二槽シンク</td><td>1</td></tr><tr><td>規格・仕様</td><td>1800×900×850</td><td></td></tr></table>			No.	図 面 名 称	Quant.	B8	二槽シンク	1	規格・仕様	1800×900×850	
品番	名 称	備 考																																																															
1	槽 板	SUS 430 @1.2t																																																															
2	補 強 枠	SUS 430 L3×30×30																																																															
3	主 柱 材	SUS 430 φ38																																																															
4	副 柱 材	SUS 430 φ25																																																															
5	アジャスト脚	SUS 304																																																															
6	排水トフープ	大型ゴミ収納器付																																																															
7	オーバーフロー	小判型金具 ジャバラホース付																																																															
品番	名 称	備 考																																																															
1	槽 板	SUS 430 @1.2t																																																															
2	補 強 枠	SUS 430 L3×30×30																																																															
3	主 柱 材	SUS 430 φ38																																																															
4	副 柱 材	SUS 430 φ25																																																															
5	アジャスト脚	SUS 304																																																															
6	排水トフープ	大型ゴミ収納器付																																																															
7	オーバーフロー	小判型金具 ジャバラホース付																																																															
No.	図 面 名 称	Quant.																																																															
B8	二槽シンク	1																																																															
規格・仕様	1800×900×850																																																																
<table><tr><th>品番</th><th>名 称</th><th>備 考</th></tr><tr><td>1</td><td>槽 板</td><td>SUS 430 @1.2t</td></tr><tr><td>2</td><td>主 柱 材</td><td>SUS 430 φ38</td></tr><tr><td>3</td><td>副 柱 材</td><td>SUS 430 φ25</td></tr><tr><td>4</td><td>キャ ス タ ー</td><td>自在 φ100×4 (ストッパー付)</td></tr><tr><td>5</td><td>排 水</td><td>40A ジャバラホース付 (フック止め付)</td></tr></table>			品番	名 称	備 考	1	槽 板	SUS 430 @1.2t	2	主 柱 材	SUS 430 φ38	3	副 柱 材	SUS 430 φ25	4	キャ ス タ ー	自在 φ100×4 (ストッパー付)	5	排 水	40A ジャバラホース付 (フック止め付)	<table><tr><th>品番</th><th>名 称</th><th>備 考</th></tr><tr><td>1</td><td>槽 板</td><td>SUS 430 @1.2t</td></tr><tr><td>2</td><td>主 柱 材</td><td>SUS 430 φ38</td></tr><tr><td>3</td><td>副 柱 材</td><td>SUS 430 φ25</td></tr><tr><td>4</td><td>キャ ス タ ー</td><td>自在 φ100×4 (ストッパー付)</td></tr><tr><td>5</td><td>排 水</td><td>40A ジャバラホース付 (フック止め付)</td></tr></table>			品番	名 称	備 考	1	槽 板	SUS 430 @1.2t	2	主 柱 材	SUS 430 φ38	3	副 柱 材	SUS 430 φ25	4	キャ ス タ ー	自在 φ100×4 (ストッパー付)	5	排 水	40A ジャバラホース付 (フック止め付)	<table><tr><th>No.</th><th>図 面 名 称</th><th>Quant.</th></tr><tr><td>B9a</td><td>移動台</td><td>1</td></tr><tr><td>規格・仕様</td><td>1500×750×700</td><td></td></tr></table>			No.	図 面 名 称	Quant.	B9a	移動台	1	規格・仕様	1500×750×700													
品番	名 称	備 考																																																															
1	槽 板	SUS 430 @1.2t																																																															
2	主 柱 材	SUS 430 φ38																																																															
3	副 柱 材	SUS 430 φ25																																																															
4	キャ ス タ ー	自在 φ100×4 (ストッパー付)																																																															
5	排 水	40A ジャバラホース付 (フック止め付)																																																															
品番	名 称	備 考																																																															
1	槽 板	SUS 430 @1.2t																																																															
2	主 柱 材	SUS 430 φ38																																																															
3	副 柱 材	SUS 430 φ25																																																															
4	キャ ス タ ー	自在 φ100×4 (ストッパー付)																																																															
5	排 水	40A ジャバラホース付 (フック止め付)																																																															
No.	図 面 名 称	Quant.																																																															
B9a	移動台	1																																																															
規格・仕様	1500×750×700																																																																

WKT240703ZZ007V


株式会社 丸山建築事務所 一級建築士事務所登録第139号	板橋 品一 一級建築士登録 第213806号			構造設計	一級建築士登録 大臣 ()	構造設計	一級建築士登録 交付番号 ()	名称	さくら小学校給食室改修工事	No. A - * x			
				構造/設備関係規定 への適合を確認した	一級建築士登録 大臣 ()	構造設計/設備設計 一級建築士登録 交付番号 ()	図名						
								厨房機器単品図集 (7)					
								縮尺 A2: - A3: -					

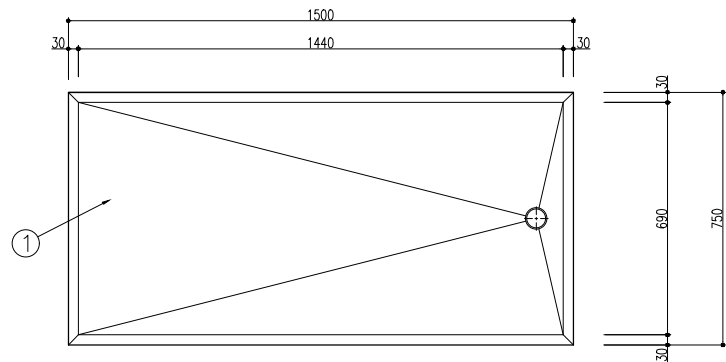

品番	名 称	備 考
1	構 版	SUS 430 @1.2t
2	主 柱 材	SUS 430 φ38
3	副 柱 材	SUS 430 φ25
4	キ ャ ス タ ー	自在 φ100×4 (ストッパー付)
5	排 水	40A ジャバラホース付 (フック止め付)

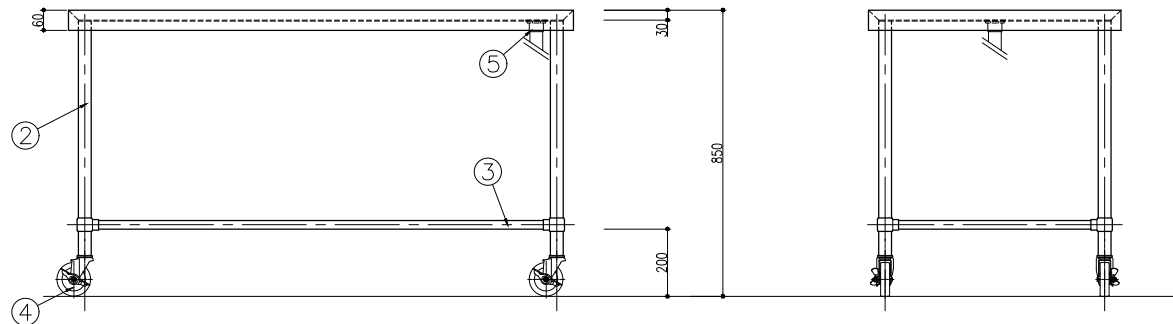


No.	図 面 名 称	Quant.
B9b	移動台	1
規格・仕様	1500 × 750 × 850	

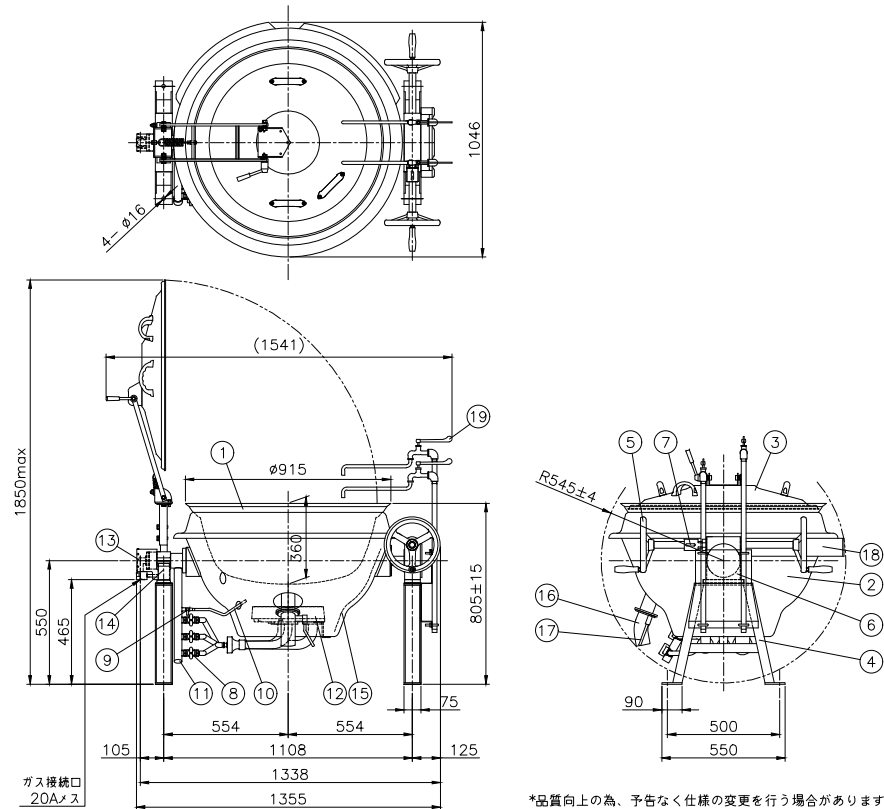


仕様	フロントドロー式ポップアップ仕様 落し蓋中折れ、両面ハンドル 蓋取手3個(銘め45°、対面) ハンドル覆りSUS、排気カバー 給水給湯カワン 簡易型 内釜FC目盛り付き				
水入量:	110リットル				
ガス消費量	LPG: 37.2kW(2.67kg/h) CG: 37.2kW(32,000kcal/h)				
ガス接続:	20A				
符号	品 名	材 質	個数	備 考	
1	内 釜	FC	1	目盛り付	
2	外 釜	SUS430	1		
3	蓋	SUS430	1		
4	脚	SS	2	塗装	
5	釜回転ハンドル	FC	2	クロムメッキ	
6	ギヤボックス	FC他	1	塗装	
7	安全固定装置	樹脂	1		
8	メインコック	C3771B他	3	フッ素クロム ニッケル	
9	パイロットコック	C3604	1		
10	パイロットバーナー	C3604	1		
11	前パイプ	SGP	1	塗装	
12	メインバーナー	FC	3	塗装	
13	回転グラウンド	ADC他	1	塗装	
14	回転グラウンドカバー	SUS	1		
15	断熱材	SUS	一式		
16	排水パイプ	SUS	1		
17	排水弁開閉レバー	SUS	1		
18	排気カバー	SUS	一式		
19	給水給湯カワン	—	各1	15A	

No.	図 面 名 称	Quant.
B11a	ガス回転釜	3
規格・仕様	GHS-30YMO	

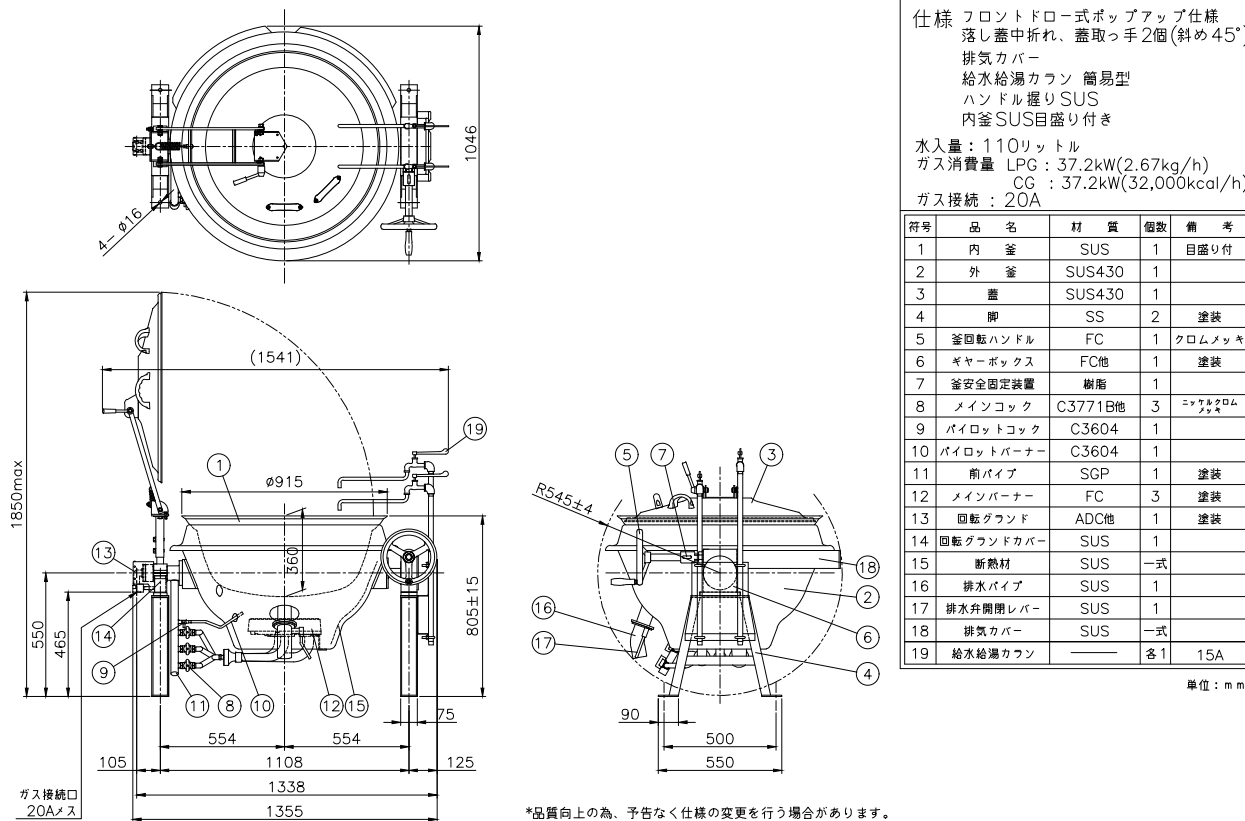


仕様	フロントドロー式ポップアップ仕様 落し蓋中折れ、蓋取手2個(斜め45°) 排気カバー 給水給湯カラン 簡易型 ハンドル複り SUS 内釜 SUS目盛り付き 水入量：110リットル ガス消費量 LPG：37.2kW(2.67kg/h) CG：37.2kW(32,000kcal/h) ガス接続：20A			
符号	品 名	材 質	個数	備 考
1	内 釜	SUS	1	目盛り付
2	外 釜	SUS430	1	
3	蓋	SUS430	1	
4	脚	SS	2	塗装
5	釜留金ハンドル	FC	1	クロムメッキ
6	ギヤボックス	FC他	1	塗装
7	釜安全固定装置	樹脂	1	
8	メーンコック	C3771B他	3	ニッケルクロム メッキ
9	パイロットコック	C3604	1	
10	パイロットバーナー	C3604	1	
11	前パイプ	SGP	1	塗装
12	メインバーナー	FC	3	塗装
13	回転グラウンド	ADC他	1	塗装
14	回転グラウンドカバー	SUS	1	
15	新熱材	SUS	一式	
16	排水パイプ	SUS	1	
17	排水弁開閉レバー	SUS	1	
18	排気カバー	SUS	一式	
19	給水給湯カラン	—	各1	15A

No.	図 面 名 称	Quant.
B11b	ガス回転釜	1
規格・仕様	GHS-30YMO	

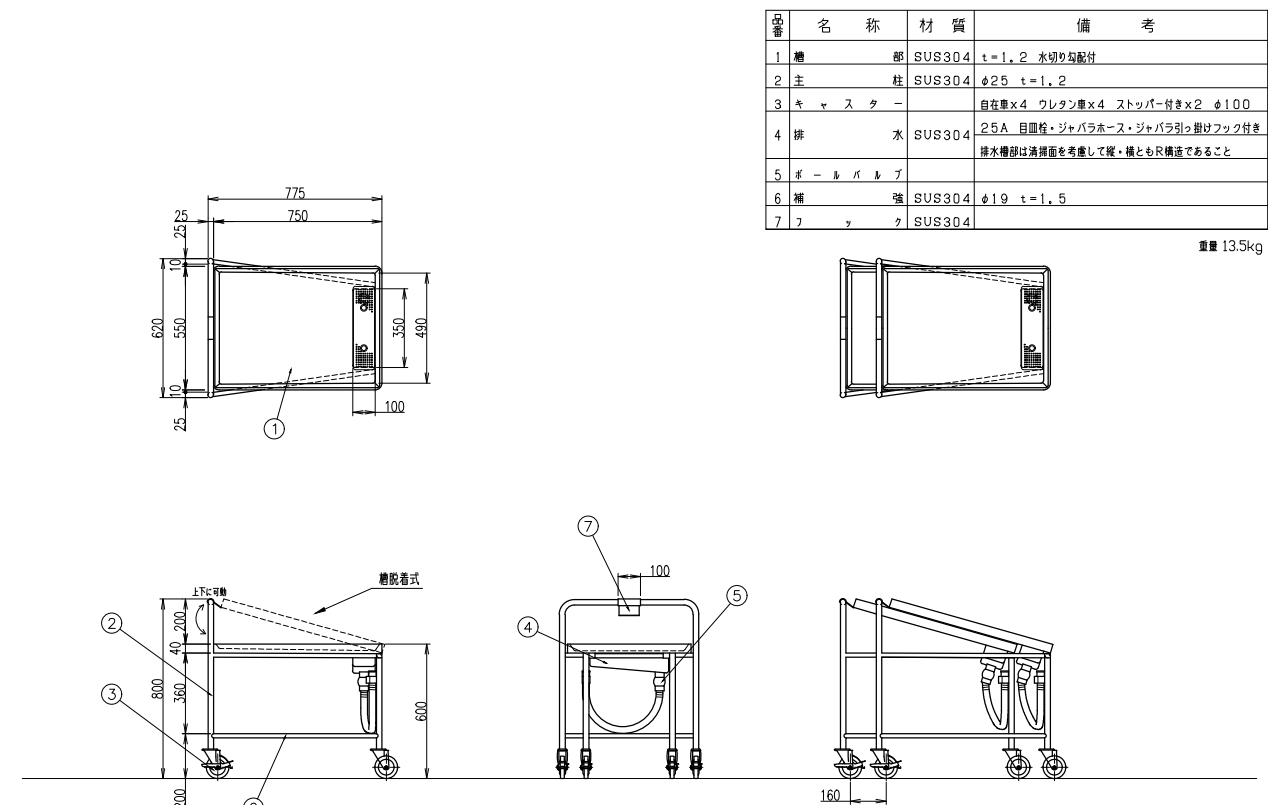

品番	名 称	材 質	備 考
1	總 部	SUS304	t=1, 2 水切り勾配付
2	主 柱	SUS304	φ25 t=1, 2
3	キ ャ ス タ ー		自在車×4 ウレタン車×4 ストップバー付き×2 φ100
4	排 水	SUS304	2SA 目皿栓・ジャバラホース・ジャバラ引っ掛けフック付き 排水溝は汚濁態を考慮して縦×横ともR構造であること
5	ボ ー ル バ ル ブ		
6	補 強	SUS304	φ19 t=1, 5
7	フ ャ ク	SUS304	

No.	図 面 名 称	Quant.
B12	スタッキングカート	4
規格・仕様	STK-800	

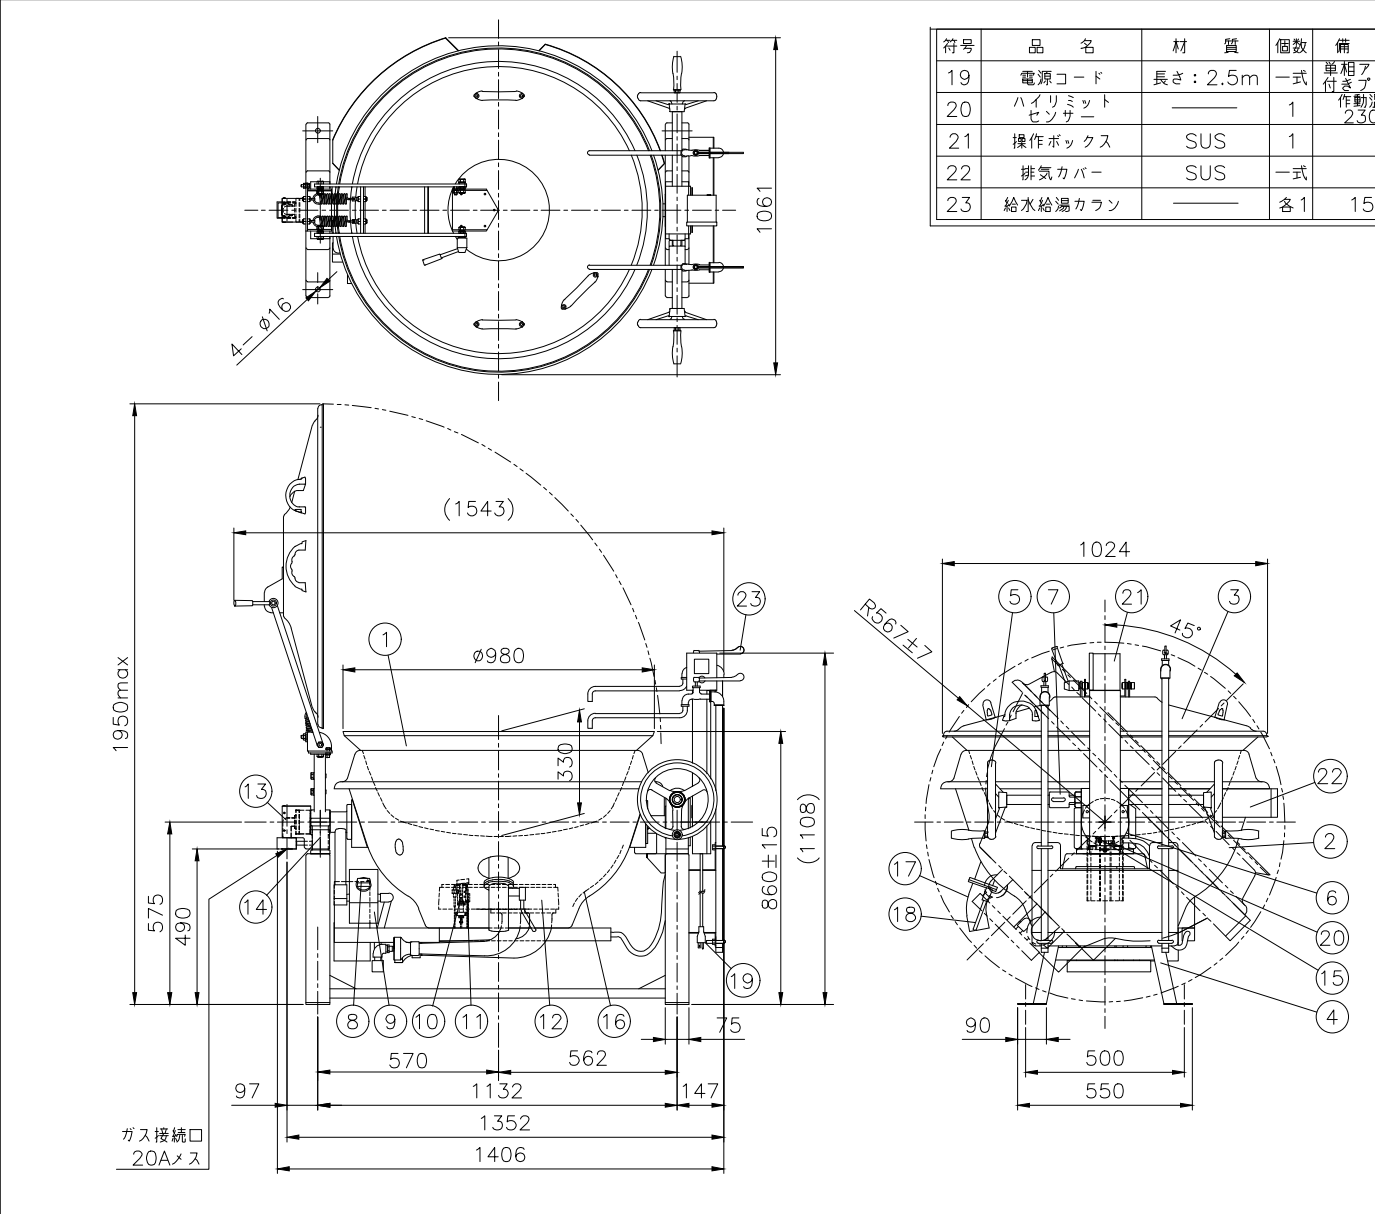


符号	品名	材質	個数	備考
19	電源コード	長さ: 2.5m	一式	単相アース付きプラグ
20	ハイリミットセンサー	—	1	作動温度 230℃
21	操作ボックス	SUS	1	
22	排気カバー	SUS	一式	
23	給水給湯カラン	—	各1	15A

仕様 フライヤー仕様
フロントドロー, 圧電点火装置付
立消安全装置付き,
温度調節装置付き, 異常過熱防止装置付き
蓋中折れ、両面ハンドル
蓋取っ手3個(斜め45° 対面)
ステンレスチャンネル脚(SUS304)
排気カバー、ハンドル握りSUS
給水給湯カラン簡易型
内釜FC全気止め

水入量: 140リットル
ガス消費量 LPG: 43.0kW(3.08kg/h)
CG : 43.0kW(37,000kcal/h)
ガス接続: 20A
電源: AC 100V. 50/60Hz. 20W
揚げ油投入量: 36リットル〜54リットル

符号	品名	材質	個数	備考
1	内釜	FC	1	目盛付全気止め
2	外釜	SUS430	1	
3	蓋	SUS430	1	
4	脚	SUS304	2	横揺れ防止付
5	釜回転ハンドル	FC	2	クロムメッキ
6	ギヤーボックス	FC他	1	塗装
7	釜安全固定装置	樹脂	1	
8	メインコック	C3771他	1	
9	コックカバー	SUS	1	
10	パイロットバーナー	SUS	1	
11	サーモカップル	—	1	
12	メインバーナー	FC	1	塗装
13	回転グランド	ADC他	1	塗装
14	回転グランドカバー	SUS	1	
15	温度センサー	—	1	
16	断熱材	SUS	一式	
17	排水パイプ	SUS	1	
18	排水弁開閉レバー	SUS	1	

*釜回転前方90度後方45度までしか出来ません。
*品質向上の為、予告なく仕様の変更を行う場合があります。

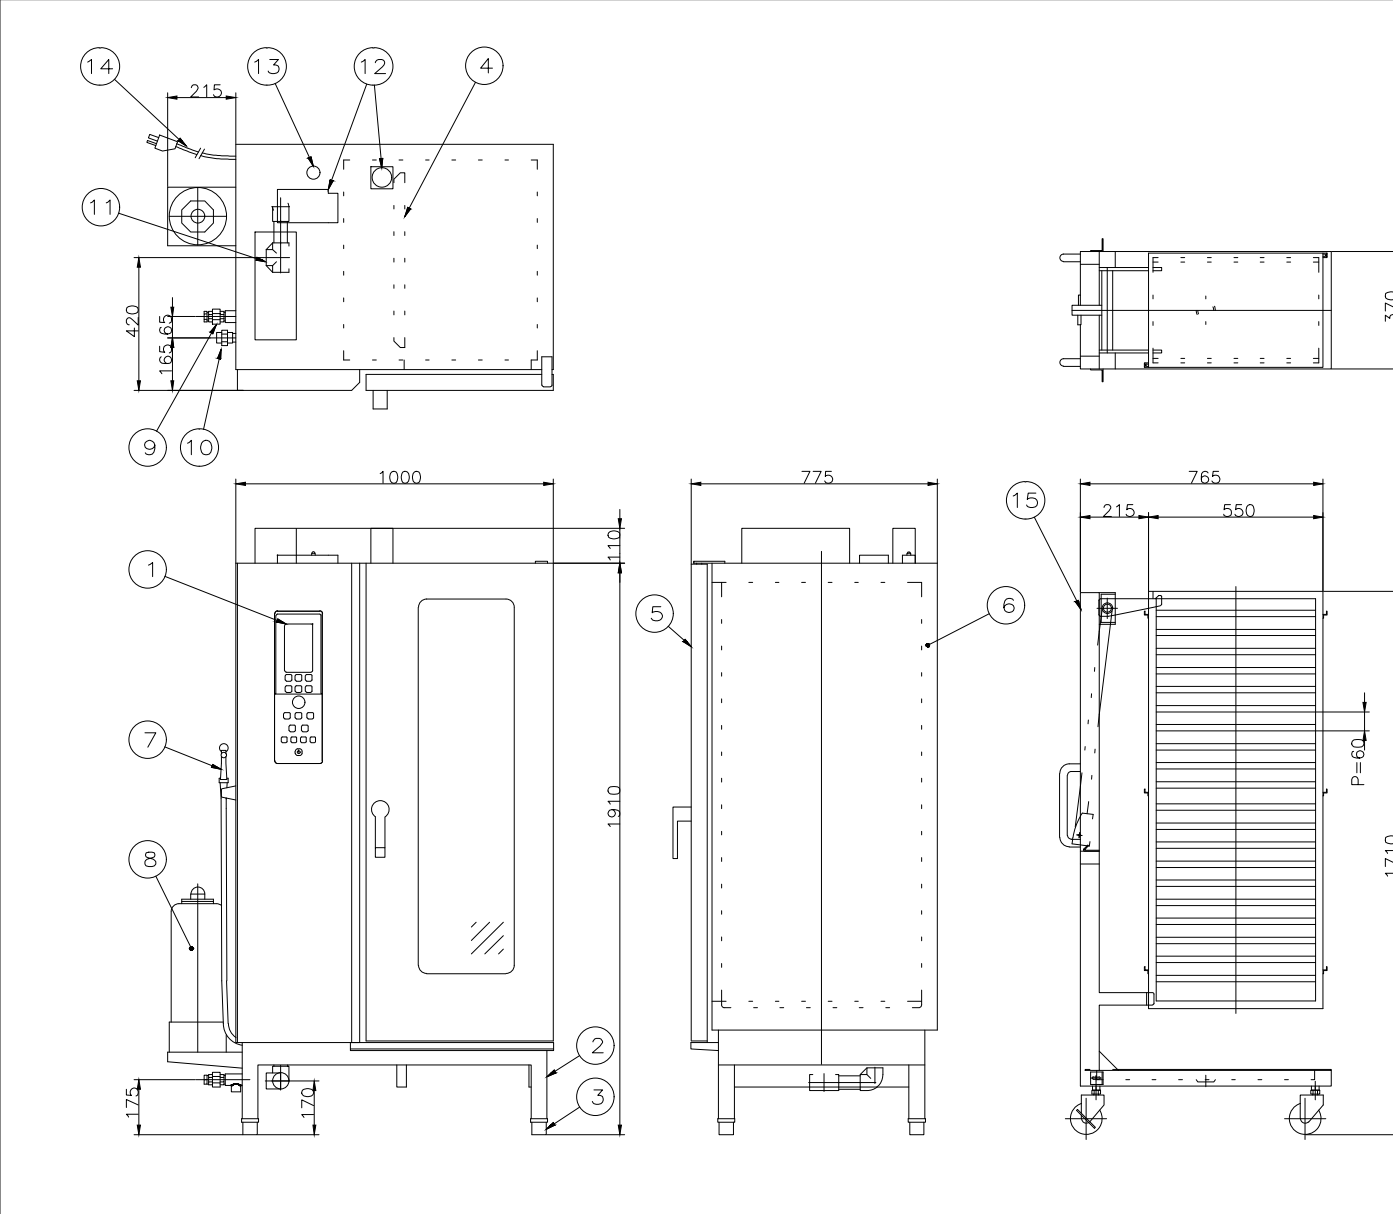


No.	品名	数	備考
1	操作パネル	1	
2	架台	1	SUS304
3	アジャストレッグ	4	SUS304
4	ファンプレート(ハーフ仕様)	2	SUS304
5	ドア	1	SUS430 / 二重ガラス式
6	化粧板	1	SUS430
7	洗浄シャワー	1	
8	軟水器	1	
9	給水接続口	1	15A
10	ガス接続口	1	20A
11	排水口	1	32A
12	排気口	2	
13	安全弁	1	SUS304
14	電源コード	1	単相3芯アース付 1.5m
15	フックカート	1	SUS304 分離式

ガス種別	LPガス用/都市ガス 13A用
ガス消費量	58kW
電源	単相 100V
定格周波数	50/60Hz
定格消費電力	0.84kW
質量	320kg

棚段数/ピッチ	20段 / 60mm
適合ホテルパンサイズ	W530mm×D325mm
温度設定範囲	ホットエア: 30℃~320℃ コンビ: 30℃~300℃ スチーム: 30℃~130℃
庫内加熱部構造	熱交換パイプによる間接加熱方式 庫内と熱交換パイプはファンプレートにて仕切り
安全装置	立ち消え安全装置 庫内過熱防止装置 ボイフ過熱防止装置
付属品	洗剤スプレー

ガス式 20段 片面式


No.	図面名称	Quant.	No.	図面名称	Quant.
B13	揚げ物用ガス回転釜	1	B14	コンビオーブン	1
規格・仕様	GHSFE2-32YMO		規格・仕様	ACO-202GSY	

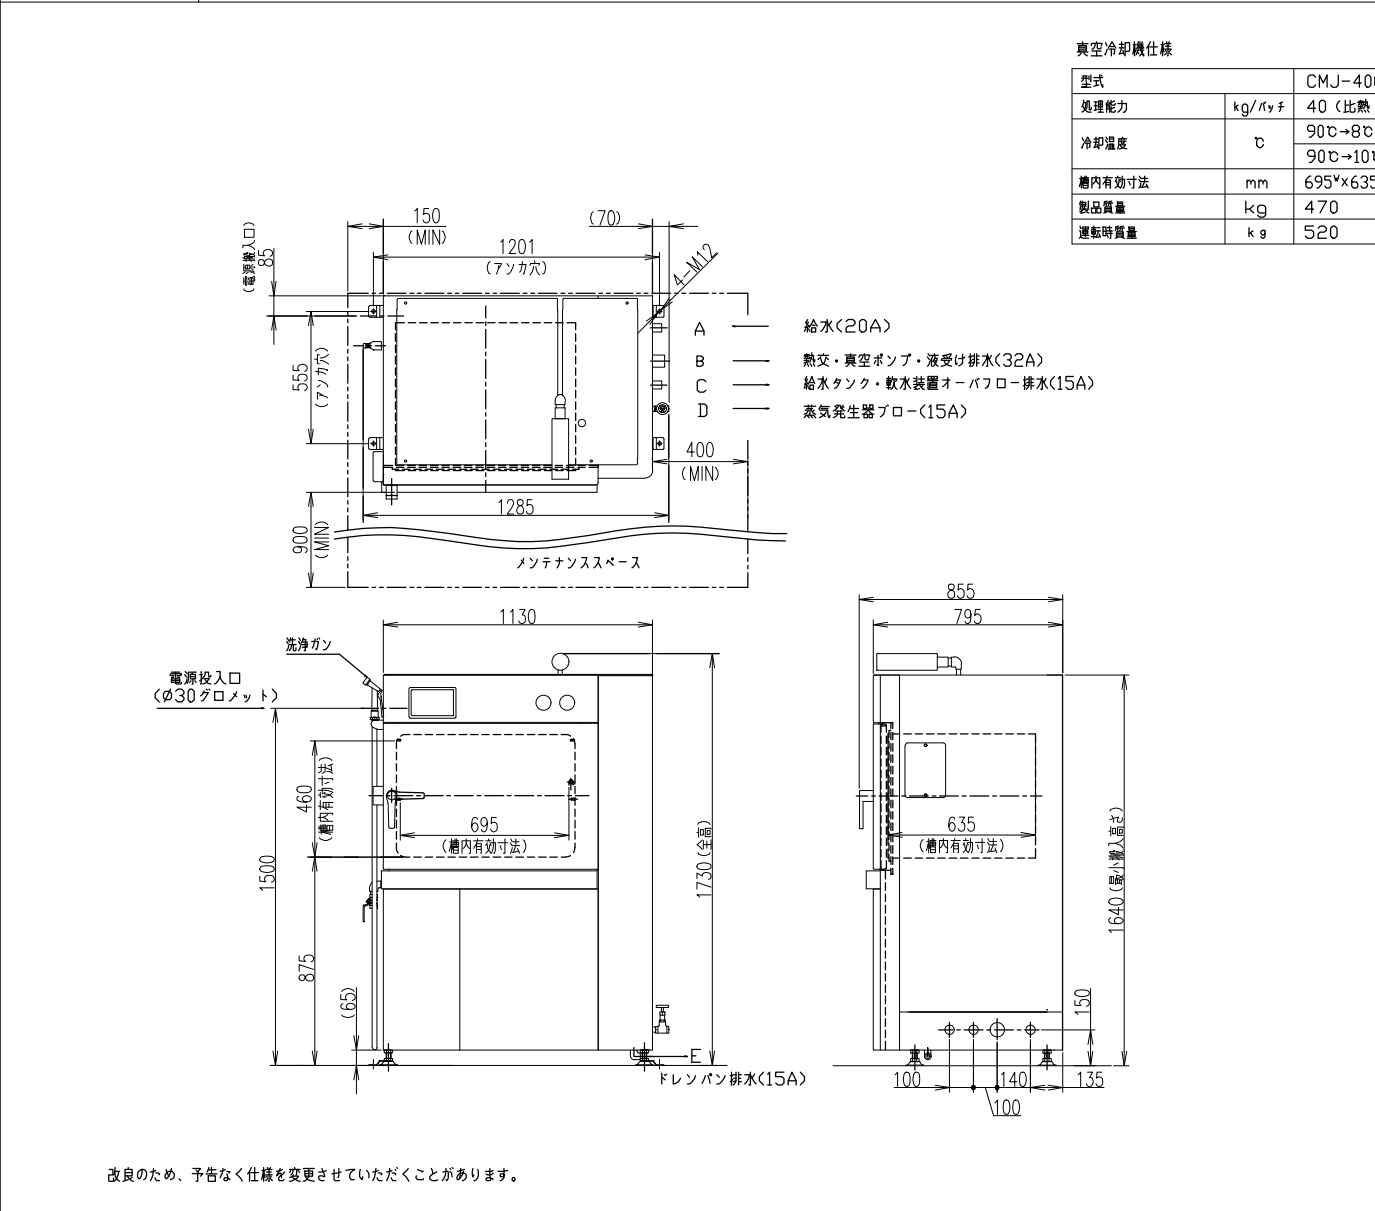

真空冷却機仕様

型式	CMJ-40QE	給水口	A	20
処理能力	kg/1h 40 (比熱 0.8)	排水口 B	32	
冷却温度	℃ 90℃→8℃ (約25分) 90℃→10℃ (約20分)	排水口 C	15	A
庫内有効寸法	mm 695*635*460*	フロア口 D	15	
製品質量	kg 470	ドレンパン排水口 E	15	
運転時質量	kg 520	収納		

1.水温25℃以下の給水を一定供給してください。
供給できない場合は、性能が十分発揮できないおそれがあります。
2.CMJ-40QEの漏電遮断器(過電流保護装置付き)容量は30Aとしてください。
3.排水配管は背圧がからないように配管してください。
4.設置に当たっては、詳細をフローシートにて確認してください。
5.メンテナンススペースを確保してください。
6.周囲温度0〜40℃、湿度20%RH以上90%RH以下(値し結露なきこと)で設置してください。
7.配付施工は、PL法に基づく弊社配付注意書に従ってください。
8.冷却時間は、除冷、徐圧を含まない時間です。
9.庫内有効寸法は、庫内の突起物間の距離を表示していますので、実際の冷却機の寸法より小さい表示となっています。容器的収納に異し、ご不明な点は、弊社営業担当にお問合せください。
10.給水圧力計、給水ストレーナ、アジャスタ押さえ金具、エアフィルタは発注品です。

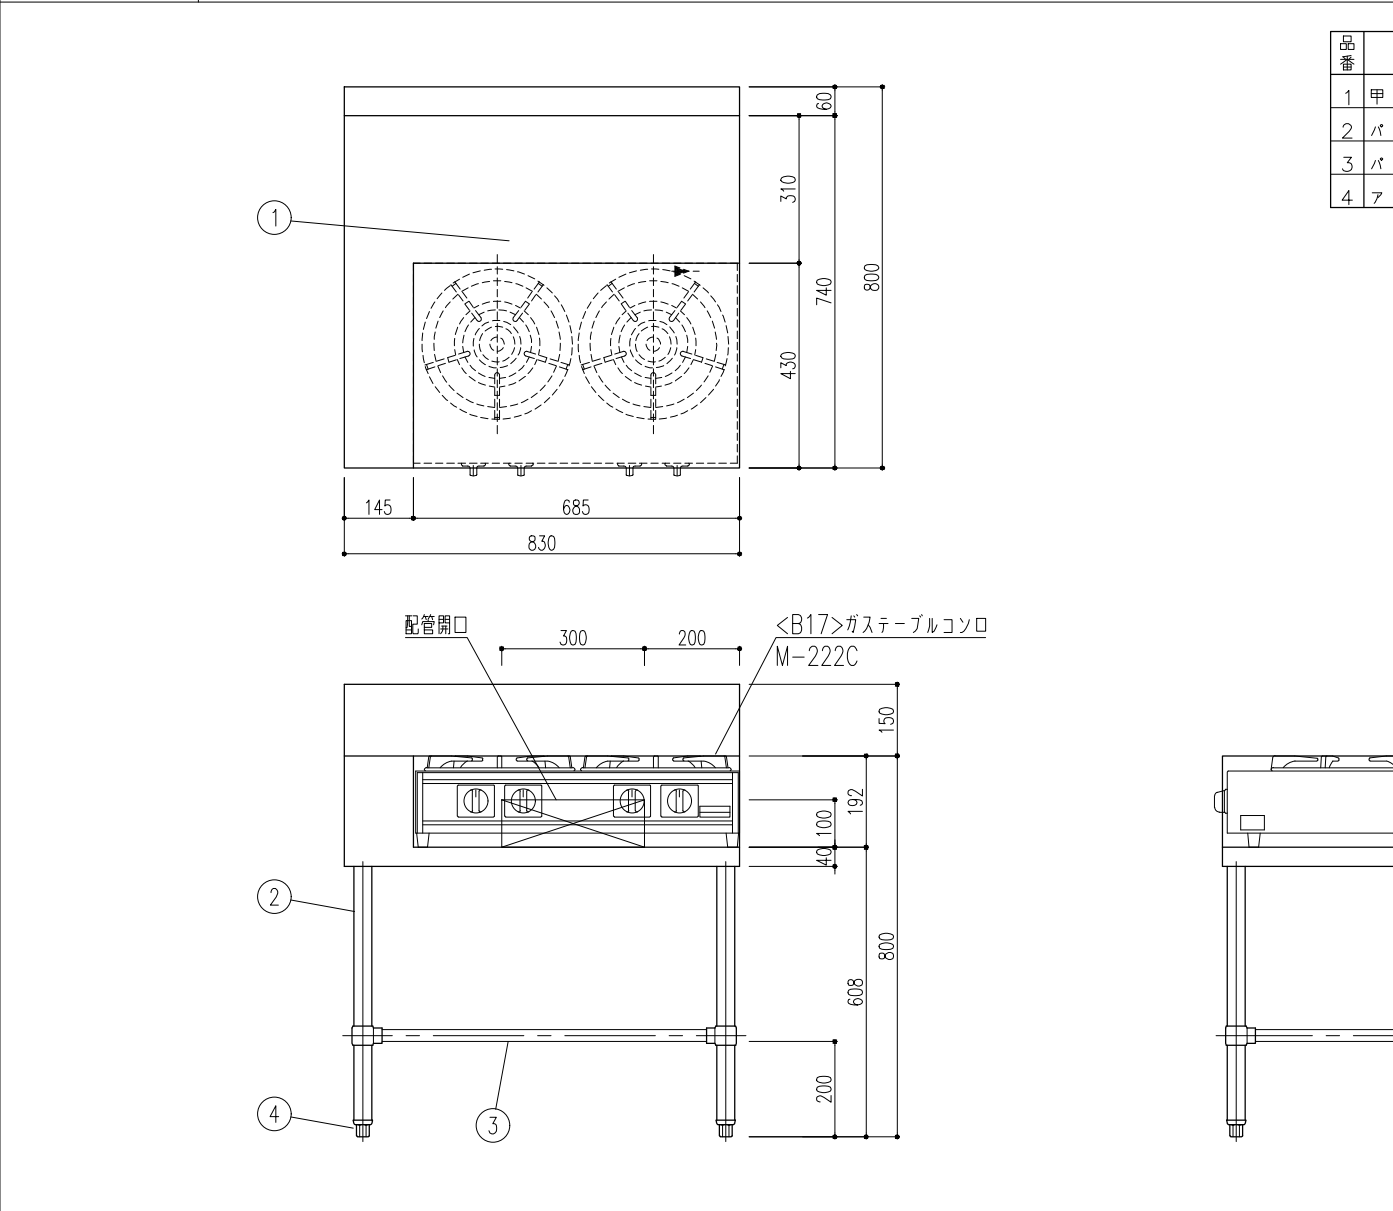


品番	品名	備考
1	甲板	SUS 430 1.2t
2	パイプ脚	SUS 430 φ38 1.2t (継手付)
3	パイプ枠	SUS 430 φ25
4	アジャスト	SUS 304

No.	図面名称	Quant.	No.	図面名称	Quant.
B15	真空冷却機	1	B16	作業台	1
規格・仕様	CMJ-40QE		規格・仕様	830×800×800 (608)	

WKT240703ZZ009V

株式会社 丸山建築事務所 一級建築士事務所登録第139号	坂橋 晶一 一級建築士登録 第213806号		構造設計 一級建築士登録 大臣 ()	構造設計 一級建築士登録 交付番号 ()	名称 さくら小学校給食室改修工事	No. A - x x
			構造/設備関係規定 への法適合を確認した	構造設計/設備設計 一級建築士登録 交付番号 ()	図名 厨房機器単品図集 (9)	縮尺 A2:- A3:-


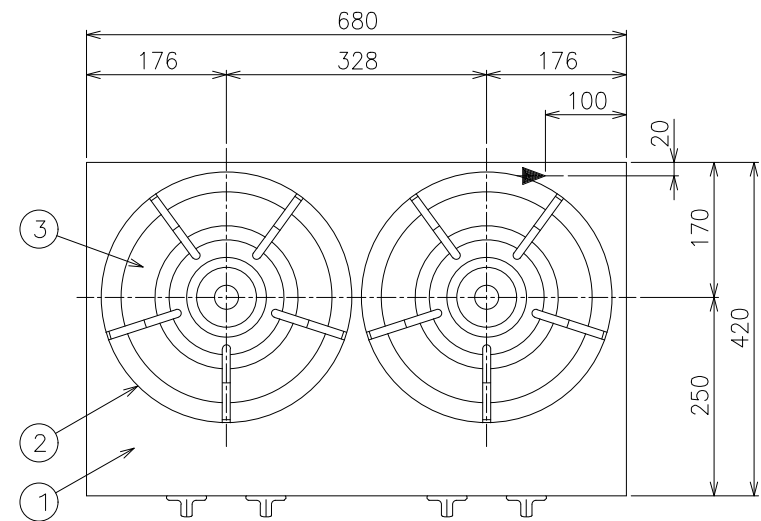


外形寸法	間 口	奥 行	高 さ
	680	420	160
ガス都市ガス消費量	18.6kW(16,000kcal/h)		
ガス都市ガス接続口	15A		
バーナー種類	本体：鋳鉄製 リングバーナー（大）×2 ヘッド：真ちゅう鋳造品		
製品重量	17.5kg		

部番	品 名	材 質	備 考
1	トップ (本体)	SUS430	t1.0 N04仕上
2	ゴトク (大)	FC	黒塗装 φ315
3	ソル受	SUS430	t0.5
4	ガスシツク	C3771	圧電式自動点火
5	ガス接続口		R1/2
6	ゴム脚	NBR	

※ 設置上の注意 熱機器の設置については安全の為、消防法の設置基準に従って設置してください。

※ 改善の為、仕様及び外観を予告なしに変更することがあります。

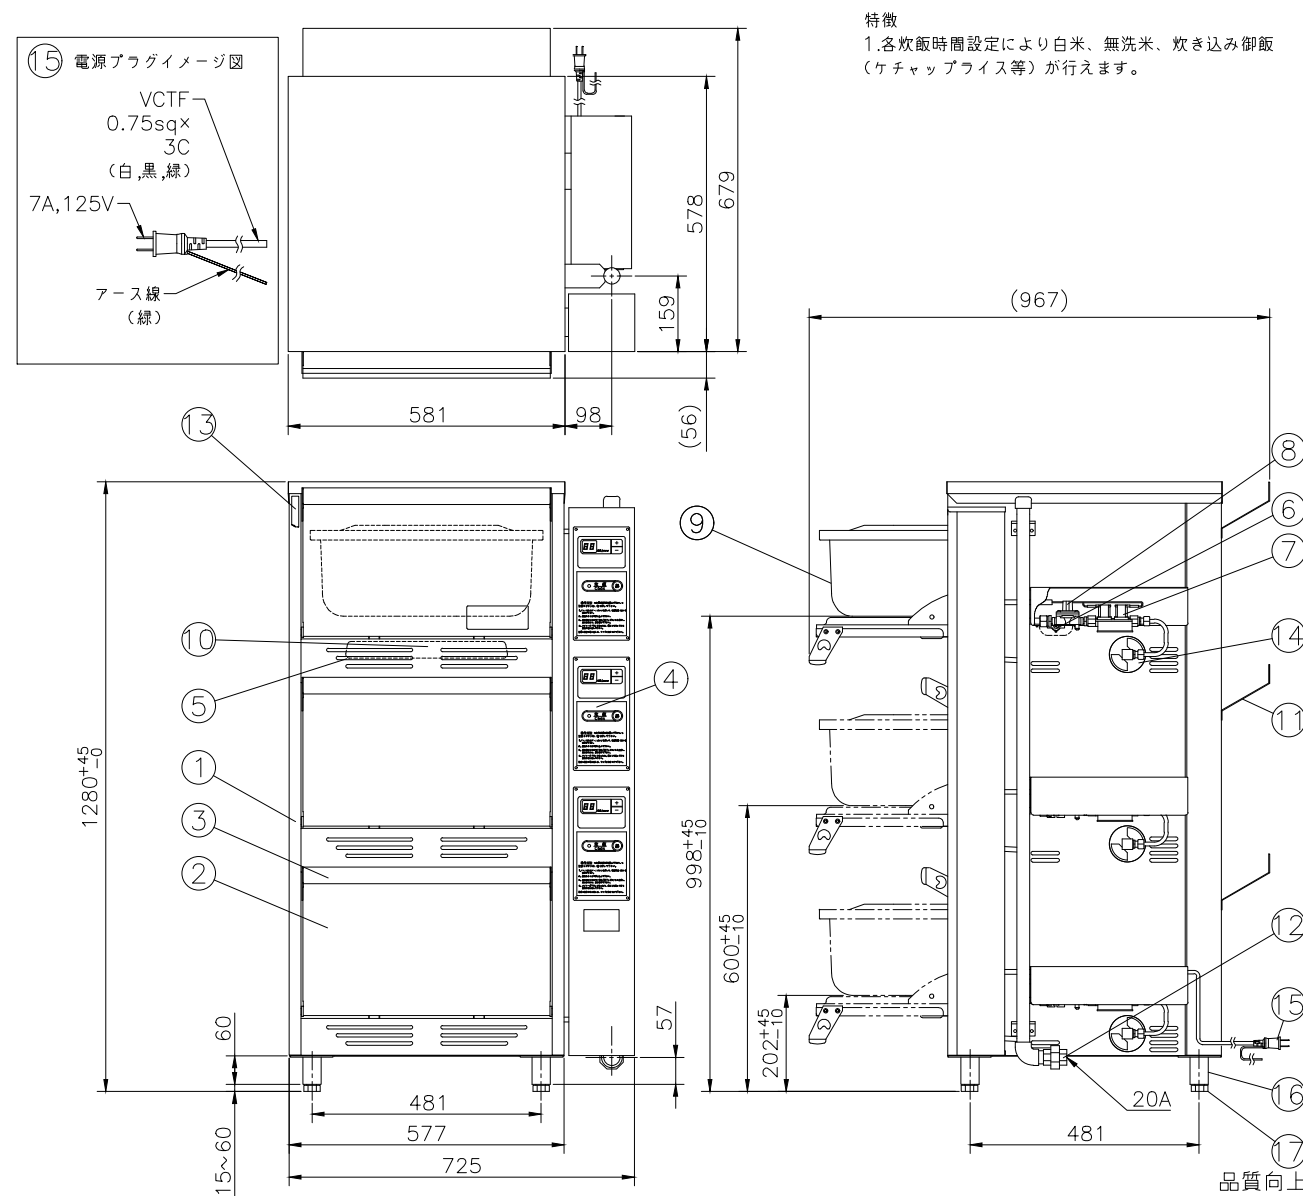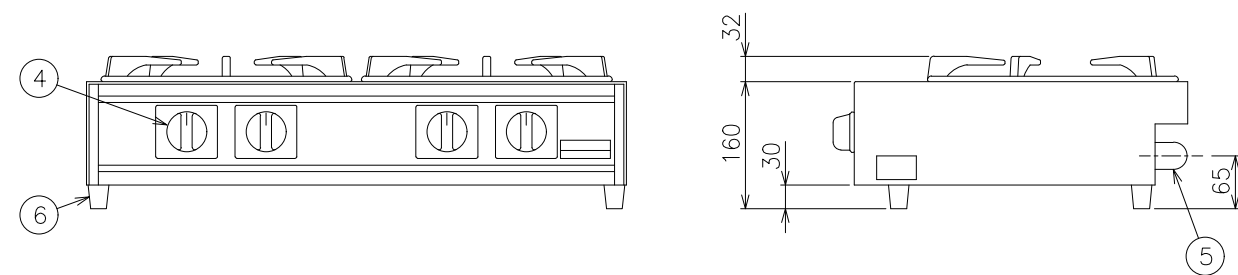


品質向上のため、予告なく製品の仕様を変更する事があります。



仕様	： 3段式、クワッド食缶
ガス消費量	： LPG ； 28.2kW(2.03kg/h) CG ； 28.2kW(24,300kcal/h)
炊飯能力/回	： 7kg(精白米) / 1段
電源	： AC100V 50/60Hz
電気消費量	： 32W
安全装置	： 立消安全装置、異常過熱防止装置
点火方式	： イグナイター・ダイレクト着火

序号	品 名	材 質	個数	備 考
1	外板	SUS	1	
2	扉扉	SUS	3	
3	扉扉取手	SUS,樹脂	3	
4	操作パネル	—	3	
5	立消安全装置	—	3	
6	異常過熱防止装置	—	3	
7	電磁弁	ADC 12	3	
8	ガバナ	ADC 12	3	
9	食缶(備付き)	CLD(SUS)	3	
10	バーナー	FC	3	
11	排気カバー	SUS	3	
12	接続ユニオン	FCMB	1	
13	新熱材	グラスワール	1	
14	ダンパー	SUS	3	
15	電源ケーブル	—	1	アース付2.3m
16	脚	SUS	4	
17	アジャストボルト	SUS	4	






No.	図 面 名 称	Quant.	No.	図 面 名 称	Quant.
B17	ガステーブルコンロ	1	B18	立型炊飯器	3
規格・仕様	M-222C		規格・仕様	LGV-150YS	

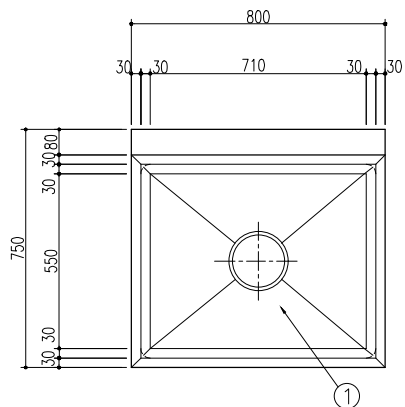

品番	名 称	備 考
1	槽 板	SUS 430 @1.2t
2	補 強 枠	SUS 430 1.3×30×30
3	主 柱 材	SUS 430 φ38
4	副 柱 材	SUS 430 φ25
5	フ ジ ャ ス ト 脚	SUS 304
6	排水トラップ	大型ゴミ収納装置付
7	オーバーフロー	小判型金具 ジャパンホース付

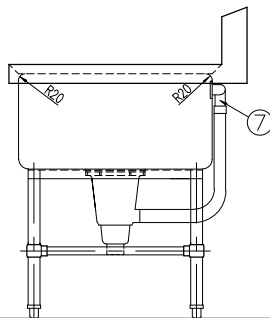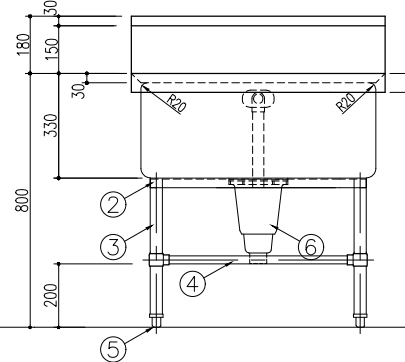


No.	図 面 名 称	Quant.	No.	図 面 名 称	Quant.
B19	一槽シンク	1	B20	検食用冷凍庫	1
規格・仕様	800×750×800		規格・仕様	HF-63BT-KS	

 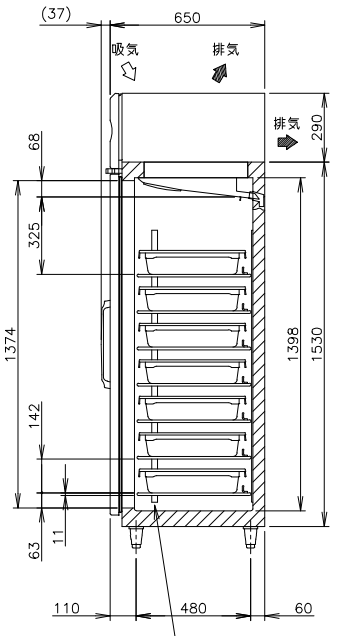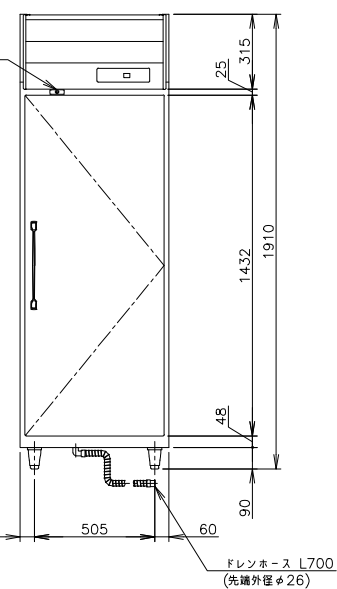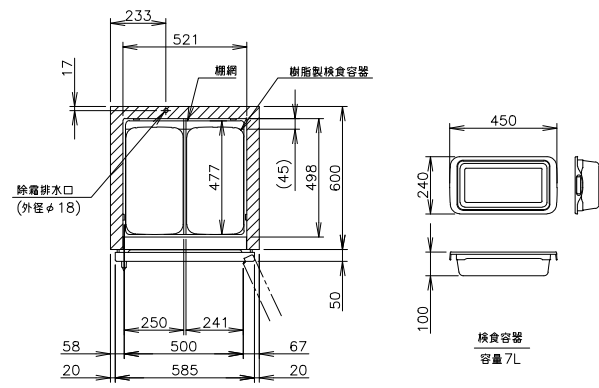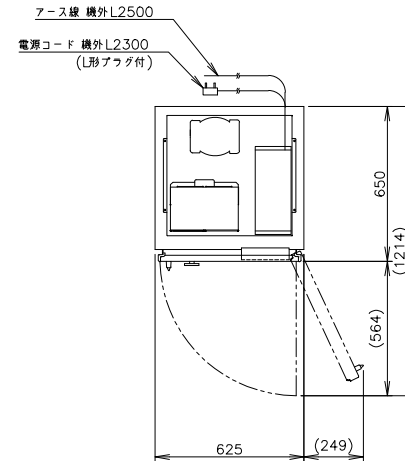


品名	給食用冷凍庫
型名	HF-63BT-KS
容量	単相100V 50/60Hz 容量 0.82kVA(8.2A)
電源	運転電圧 4.2/4.2A 電動機定格電圧 3.8/3.8A
消費電力	電動機定格消費電力 365/235W(φ76/61%) 電動機定格消費電力 279/279W 電取時消費電力 365/365W
放熱量	450/450W
電源コード	2.3m(用フタ付)
定格内寸	388mm
外形寸法	幅625×奥行650×高さ1910(～1904)mm
内形寸法	幅621×奥行498×高さ1398mm
内装	ステンレス鋼板、亜鉛鋼板(縦板、縦板)
外装	多層カラーコートステンレス鋼板(フロントパネル・扉)
断熱材	ステンレス鋼板
扉開方式	横置バリエラシオン式一体発泡
冷却方式	強制対流式
除霜方式	ヒートク
圧縮機	全密閉形 出力400W(インバータ)
凝結器	フィン&チューブ 強制空冷式
中気温度	フィン&チューブ 約
冷却	R290
霜凍制御	マイコン制御(デジタル表示)・25℃～7℃調整可能
除霜制御	マイコン制御
電気回路保護	アース線
冷却回路保護	ケースネームによる圧縮機停止(自動復帰)
扉	樹脂製90°120mm調整可能
脚	7kg(耐重) 20kg(耐重)
製品質量	87kg(梱包時 92kg)
梱包質量	87kg(梱包時 梱包 695×奥行740×高さ1980mm)
付属品	drenホース
使用条件	周囲温度-5～35℃ 電圧変動：定格電圧の±10%以内

4. 設置条件について
4.1. 電源電圧 電源電圧は取扱説明書・据付工事説明書に従って正しく行ってください。
4.2. 本体設置スペースは、設置場所により若干異なる場合がありますので、10mm程度余裕を確保してください。
(給排水パイプ・配管スペースとは本体設置スペースとは別に確保してください。)
5. 使用環境
5.1. 使用温度は、周囲温度30℃以下で最高許容温度時の値です。
5.2. この製品は低温環境動作がていしていません。
5.3. 「電気設備に関する技術基準」・「内線規定」にしたがった高圧配電戸形および高圧分岐配電設備動作が保証されず、電圧降下は仕様書に記載のとおり、定格電圧より上専用機器の使用を禁じます。
5.4. 過電流保護装置動作電流の仕入れは、定格電圧電流15mA、動作不作電流7.5mA、動作時間1.1秒以内。
6. 元元材料の容量は15A、125kVです。
6.1. 元元材料の電圧降下、電流降下、電圧降下の保証は考慮されていません。
6.2. 性能試験の結果により、仕様と異なる場合があります。
6. 製品コード：R878-D003


No.	図 面 名 称	Quant.
B20	検食用冷凍庫	1
規格・仕様	HF-63BT-KS	

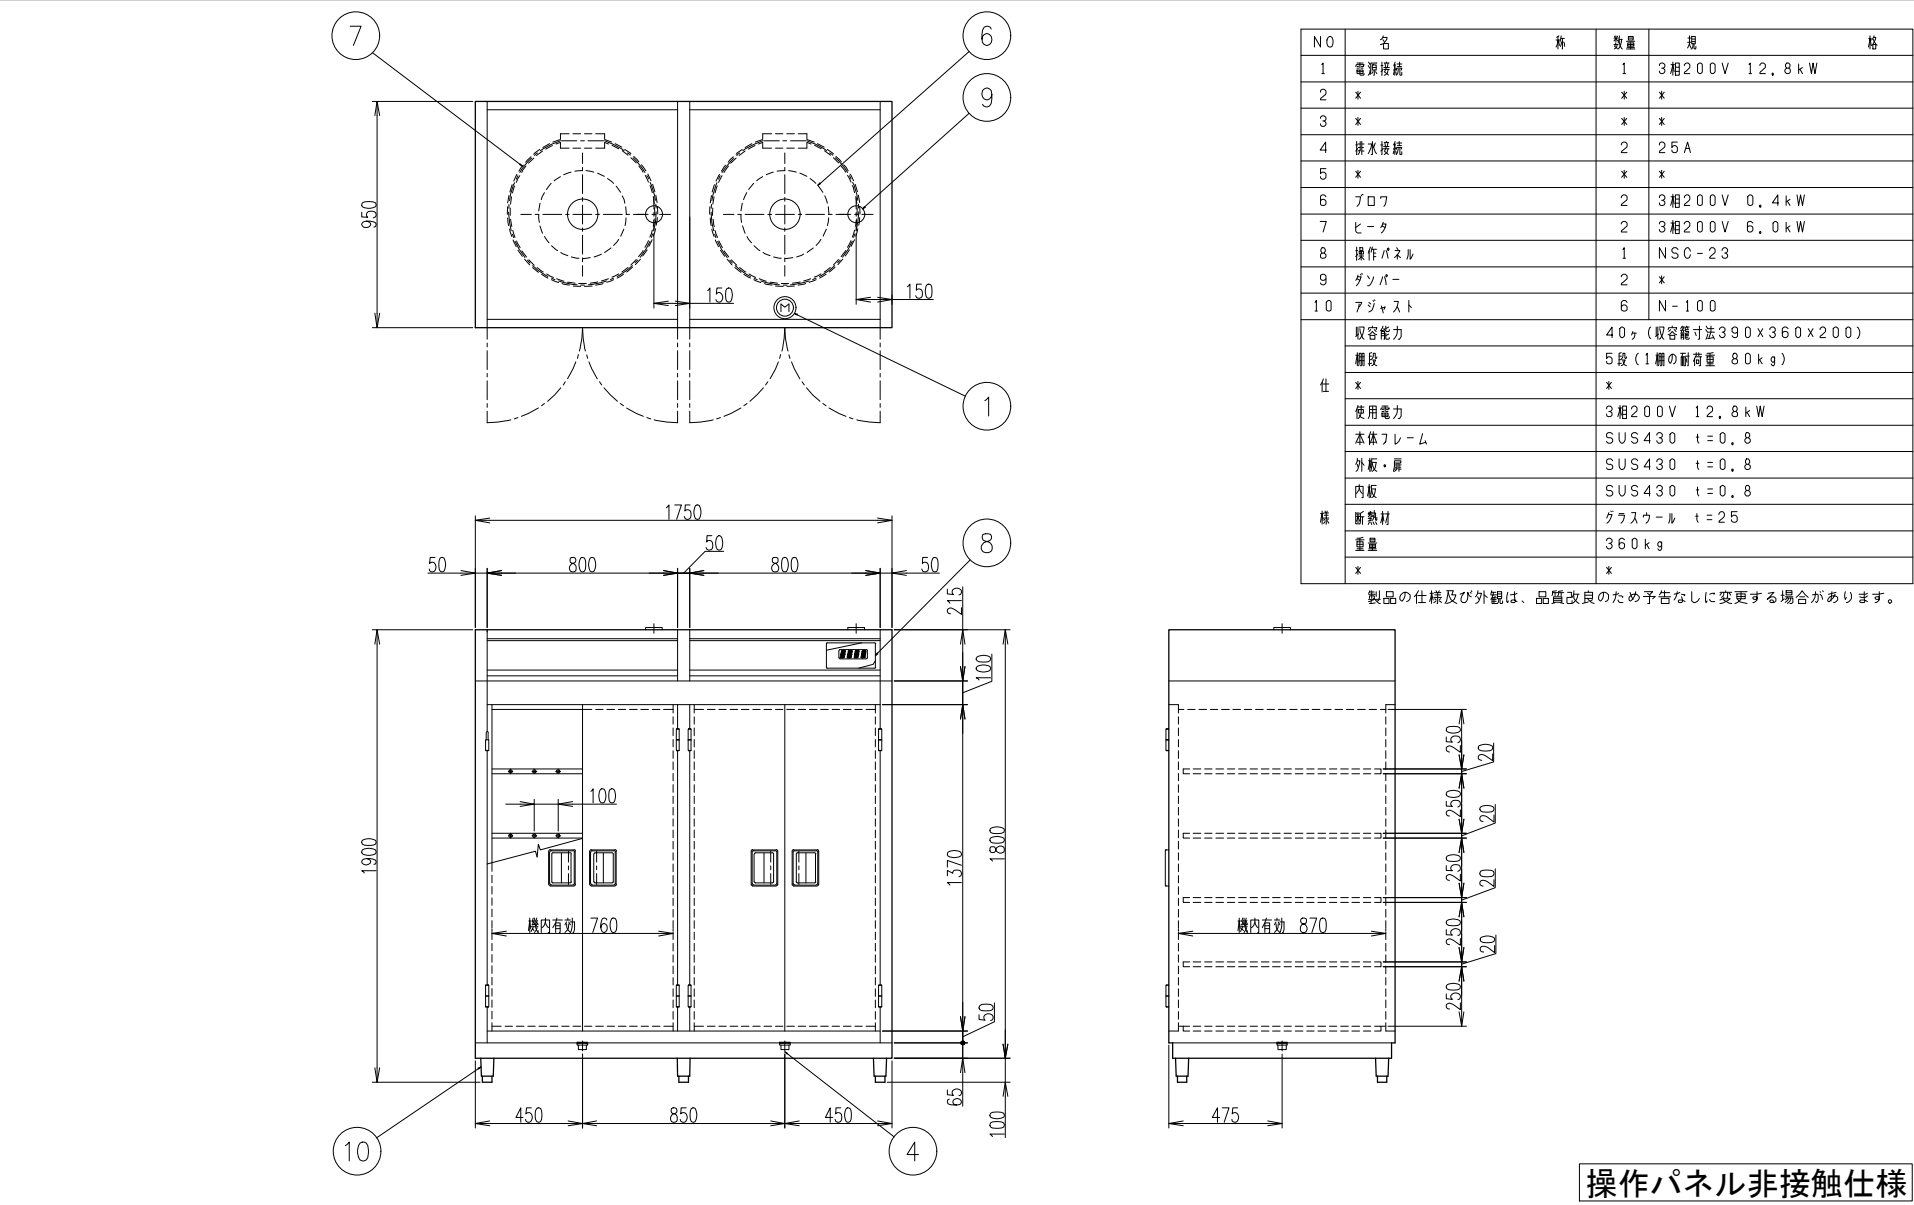


No.	図 面 名 称	Quant.
B21	消毒保管機	1
規格・仕様	MCWK-40-s	

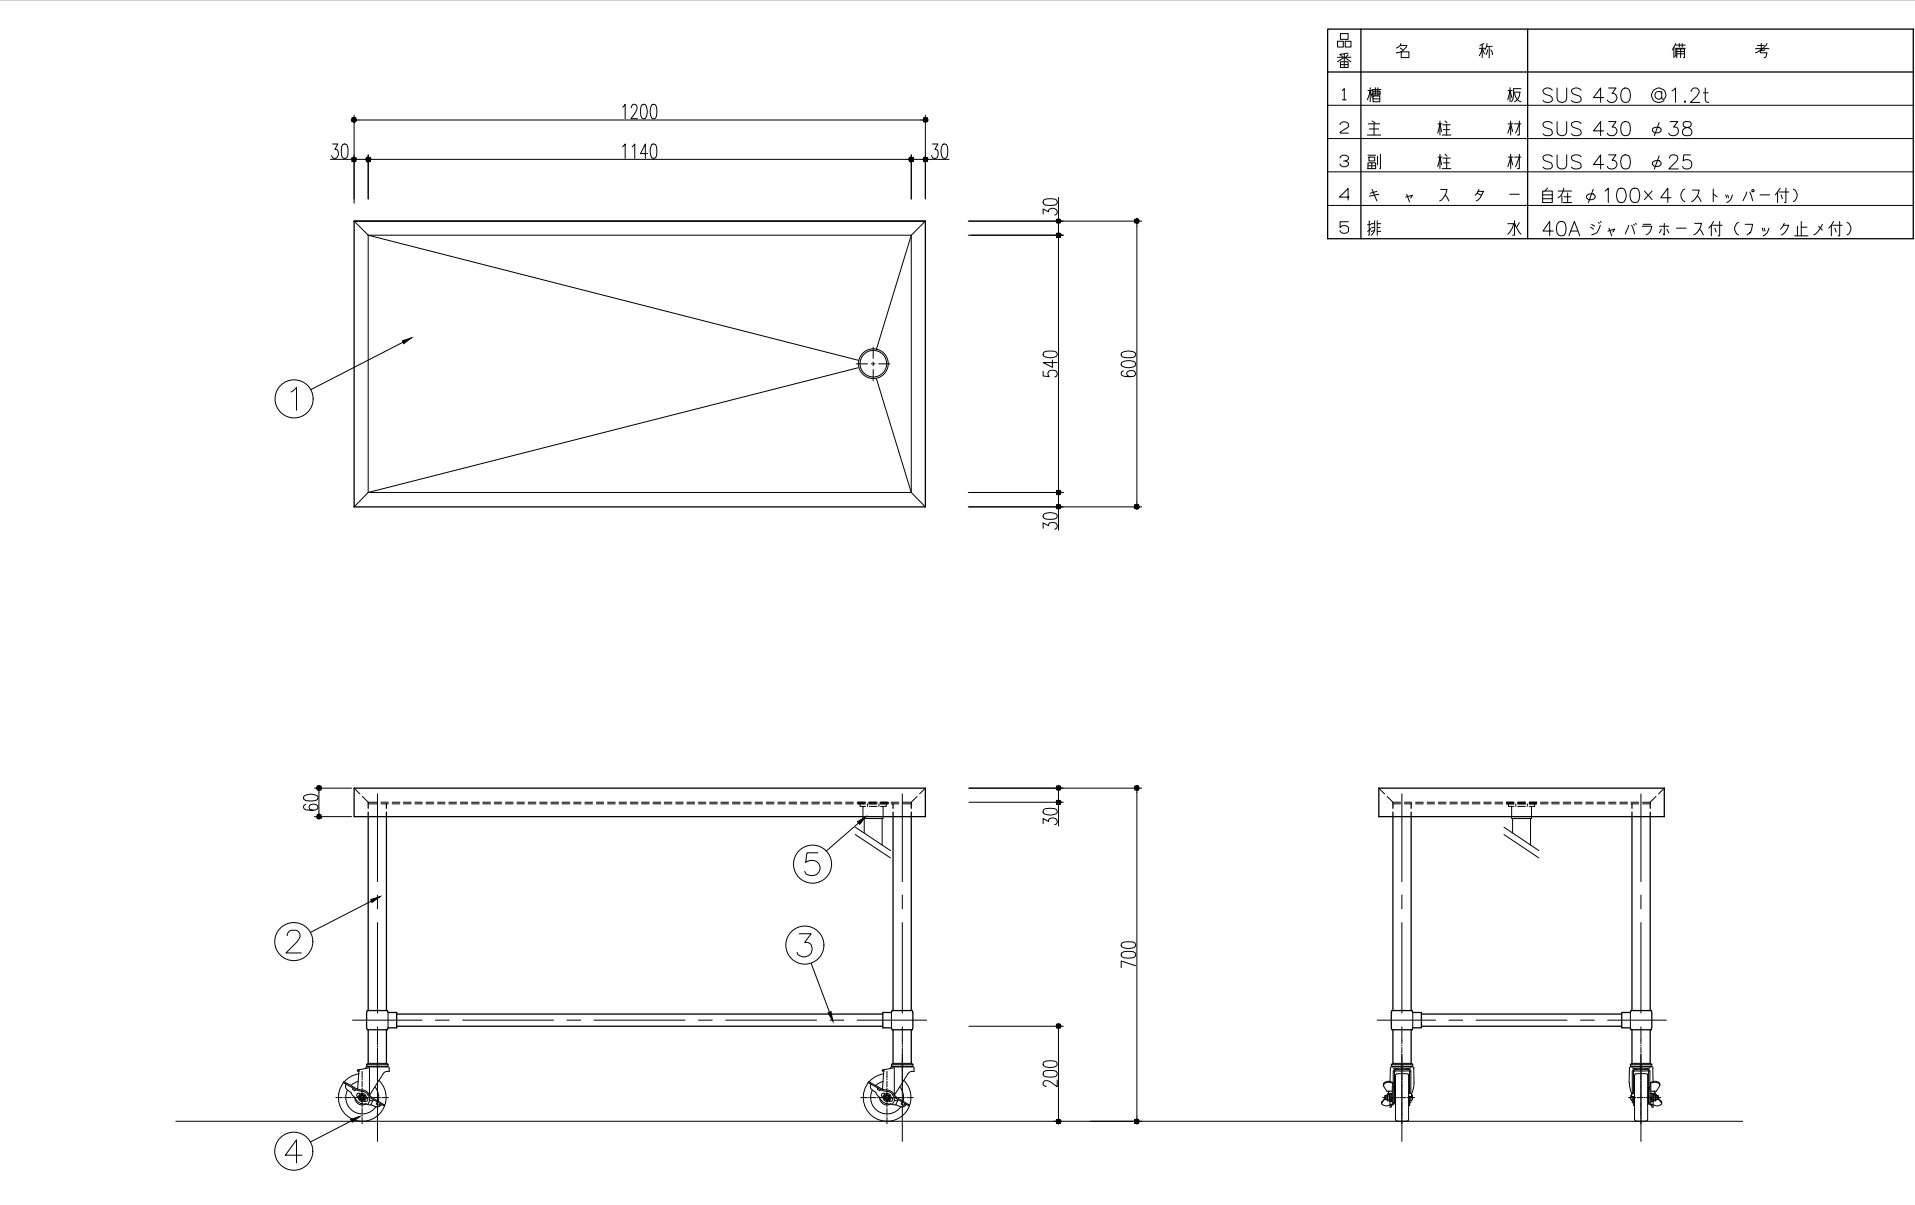

No.	図 面 名 称	Quant.
B22	移動台	1
規格・仕様	1200×600×700	


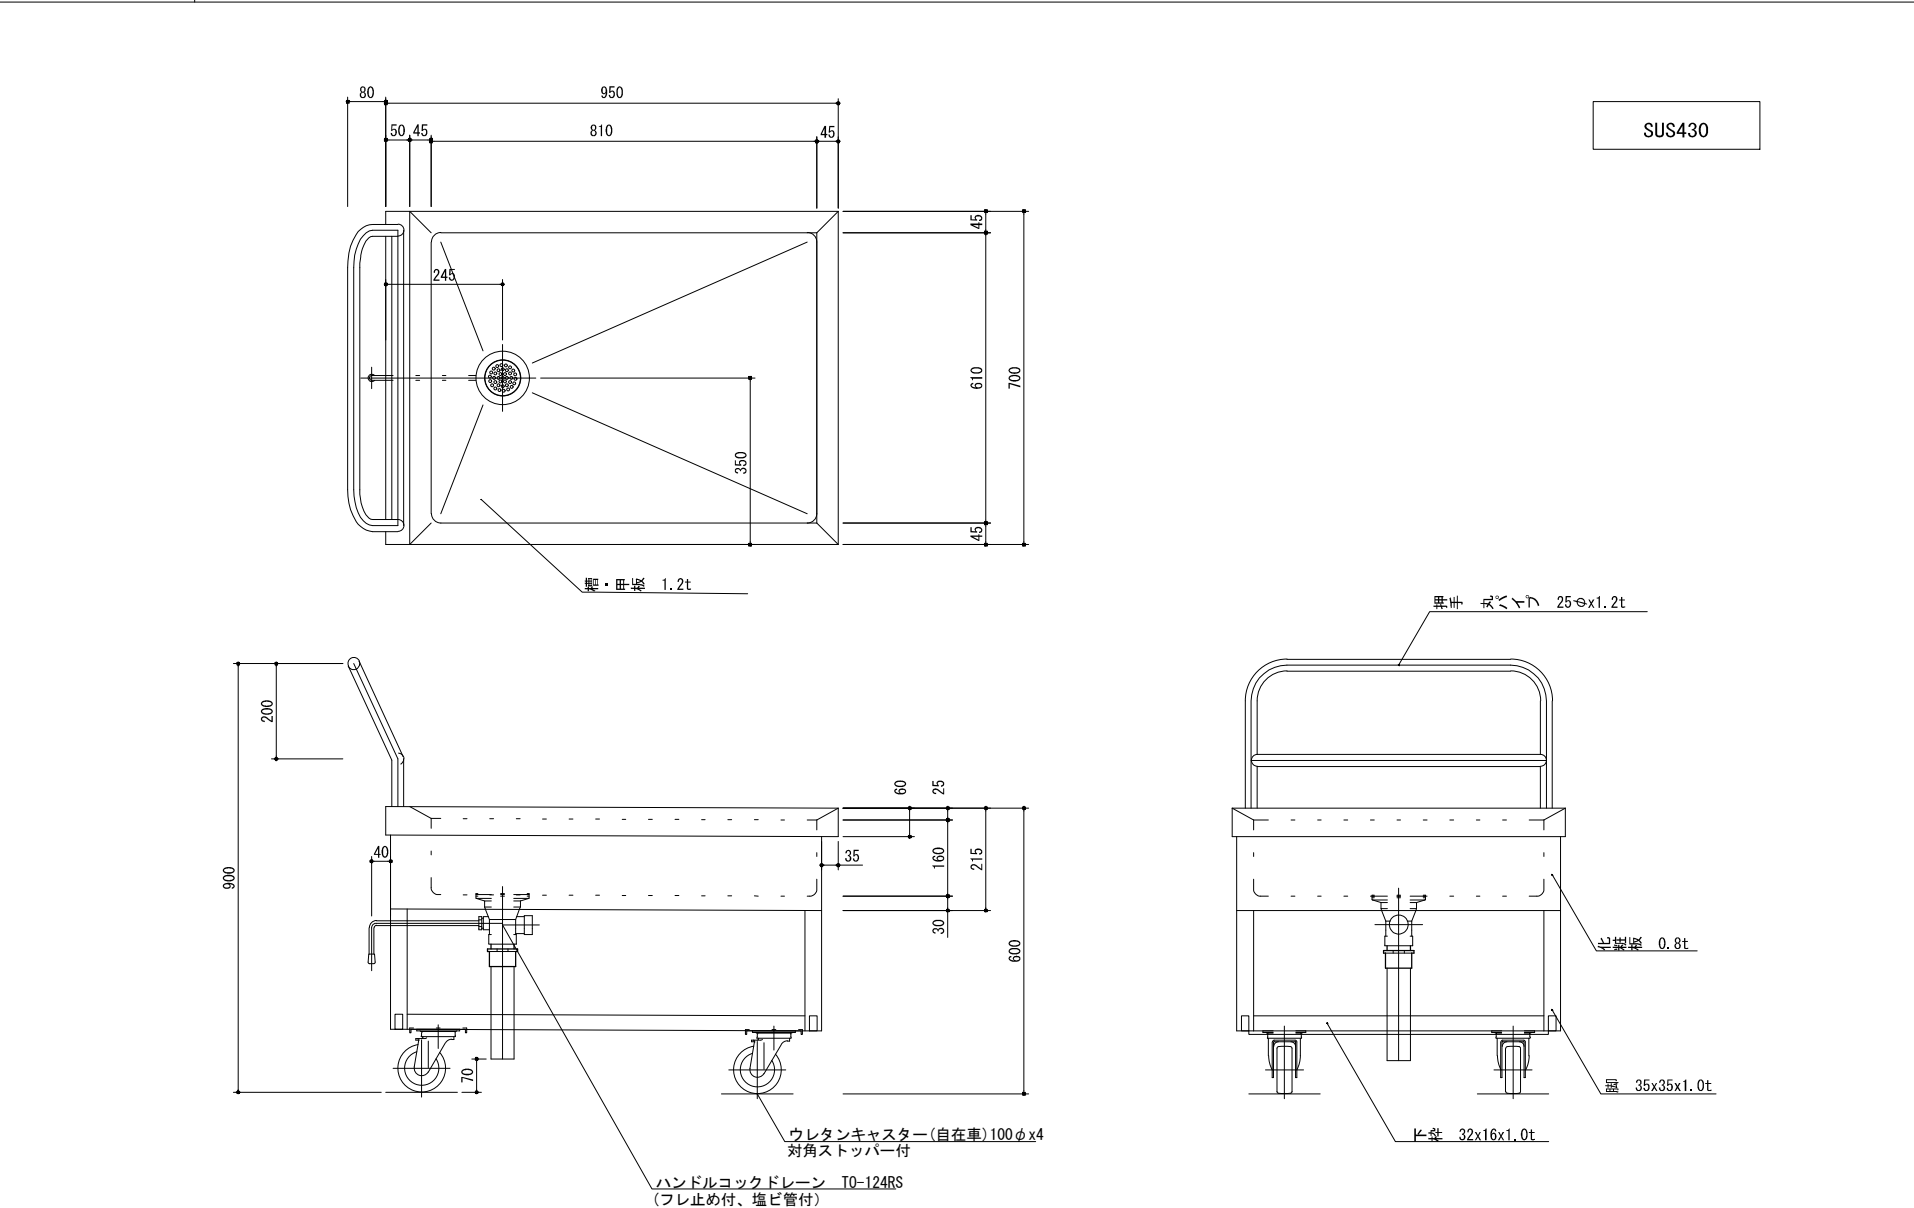


No.	図 面 名 称	Quant.
B24	移動シンク	1
規格・仕様	950×700×600	

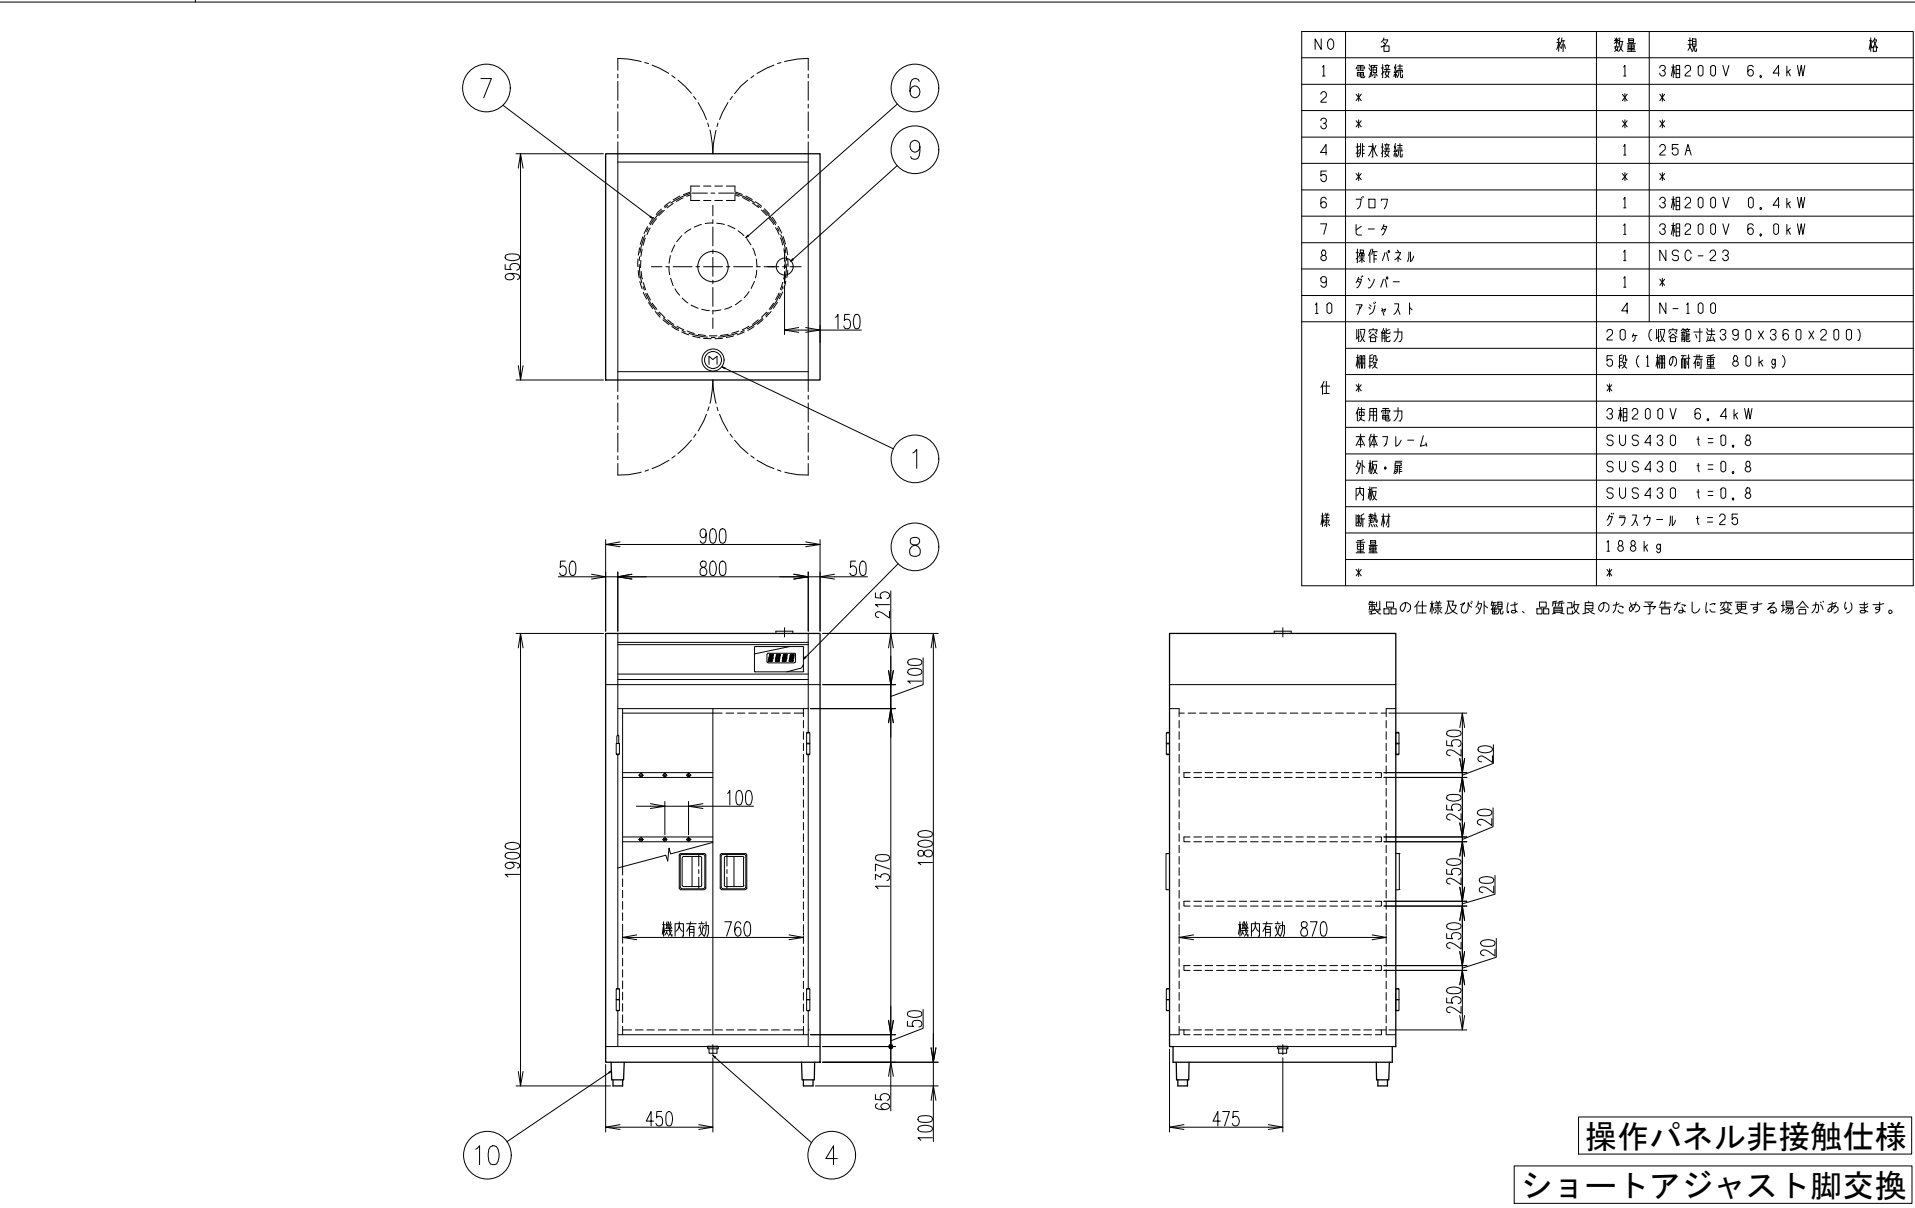


No.	図 面 名 称	Quant.
B25	消毒保管機	1
規格・仕様	MCW-20-s	


品名 : NHT-101
外寸 : W753×D480×H894 (折畳時230)
重量 : 11.5kg
有効積載面寸法:625×480
最大積載荷重 :150kg
キャスター :φ100標準スチールキャスター
塗装 : 粉体塗装 (ペーヴェ)

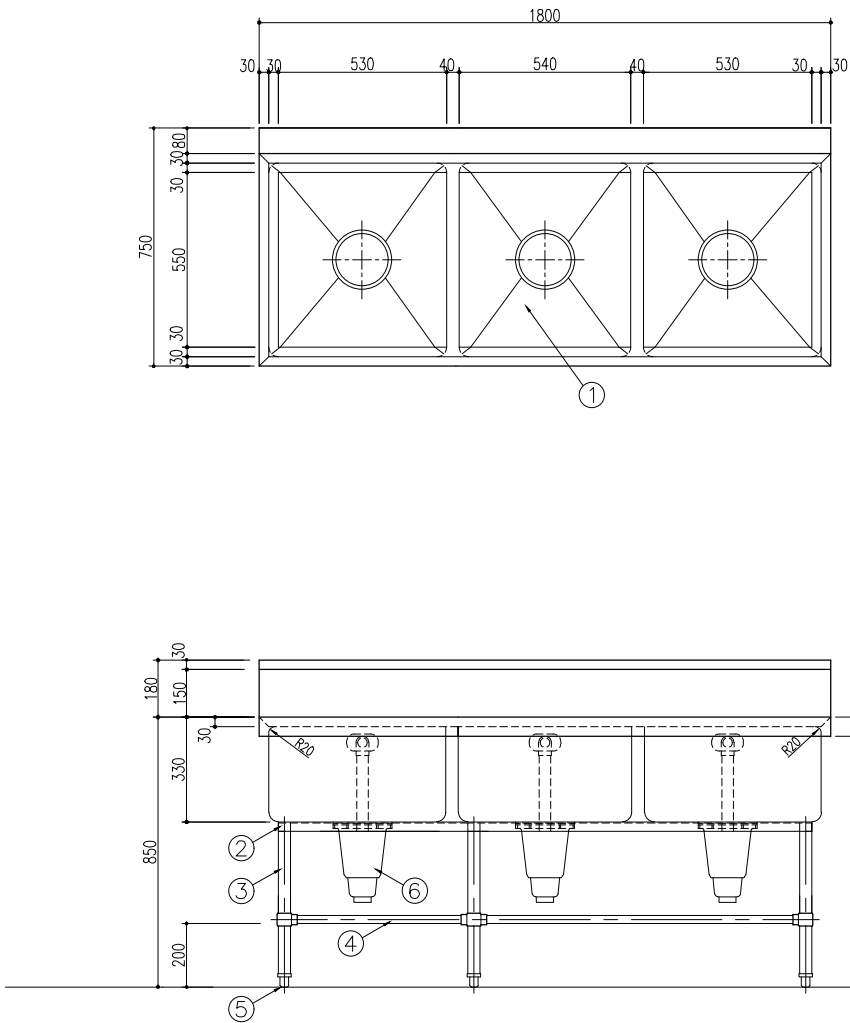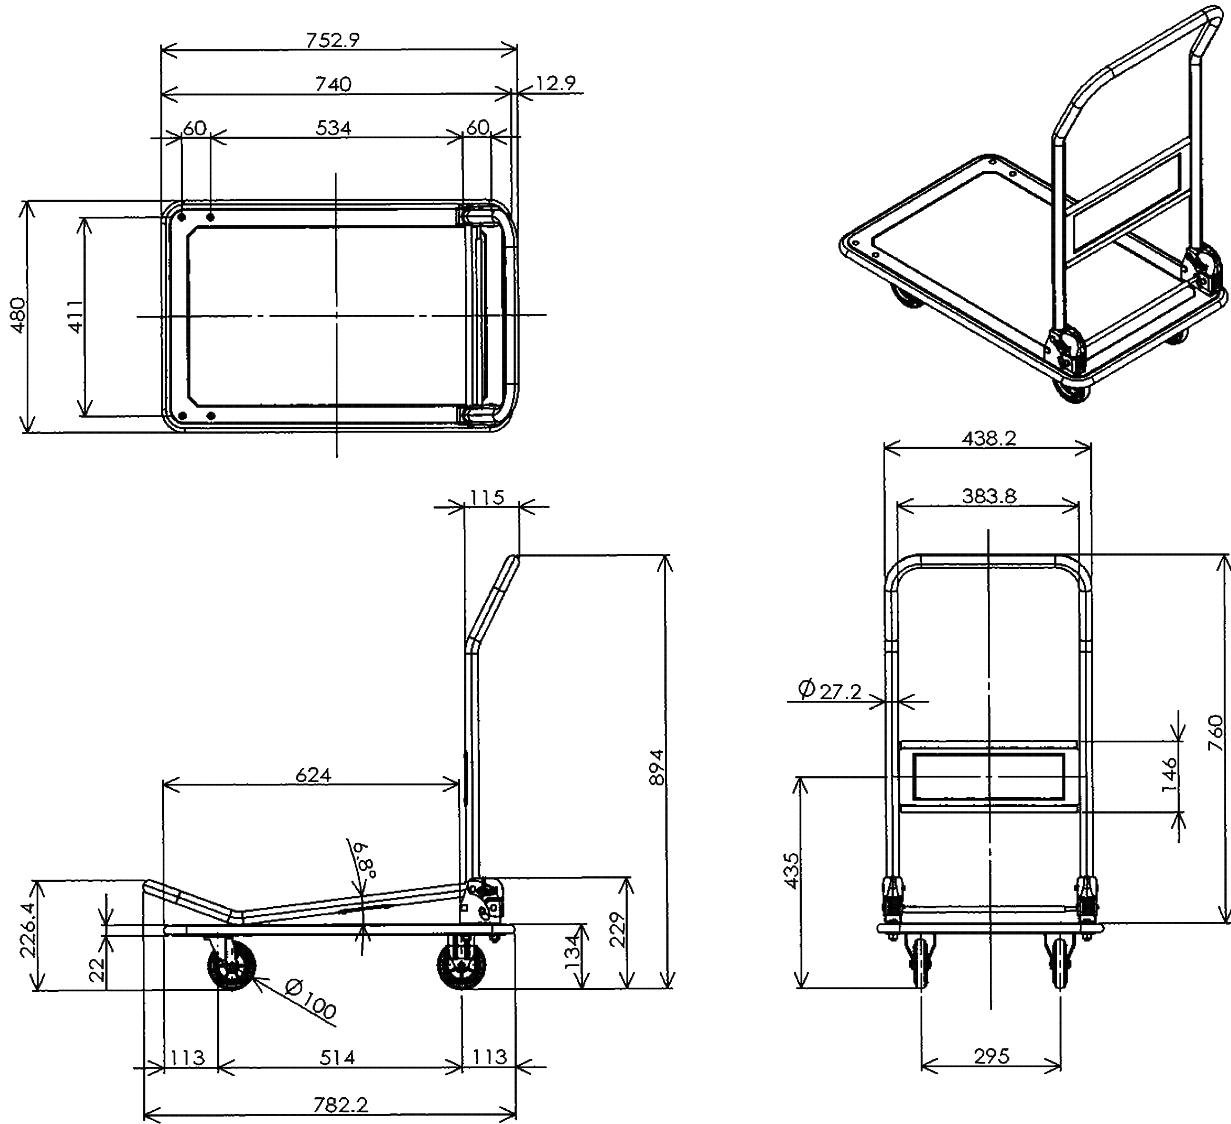



品番	名称	備考
1	槽板	SUS 430 @1.2t
2	補強枠	SUS 430 L3×30×30
3	主柱材	SUS 430 φ38
4	副柱材	SUS 430 φ25
5	アジャスト脚	SUS 304
6	排水トラップ	大型ゴミ収納器付
7	オーバーフロー	小判型金具 ジャバフホース付

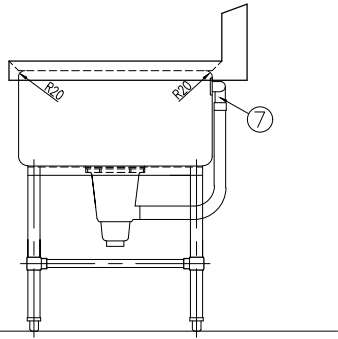


No.	図面名称	Quant.	No.	図面名称	Quant.
C1	折畳み式台車	1	C2	三槽シンク	1
規格・仕様	NHT-101		規格・仕様	1800×750×850	

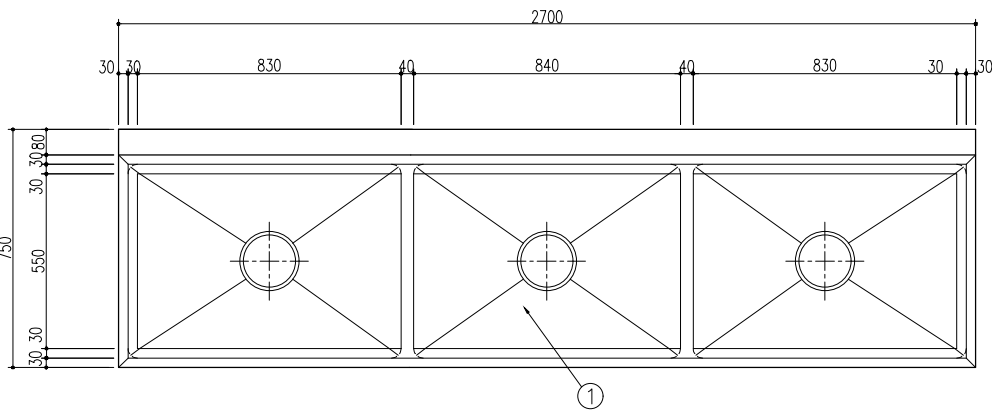


品番	名称	備考
1	槽板	SUS 430 @1.2t
2	補強枠	SUS 430 L3×30×30
3	主柱材	SUS 430 φ38
4	副柱材	SUS 430 φ25
5	アジャスト脚	SUS 304
6	排水トラップ	大型ゴミ収納器付
7	オーバーフロー	小判型金具 ジャバフホース付

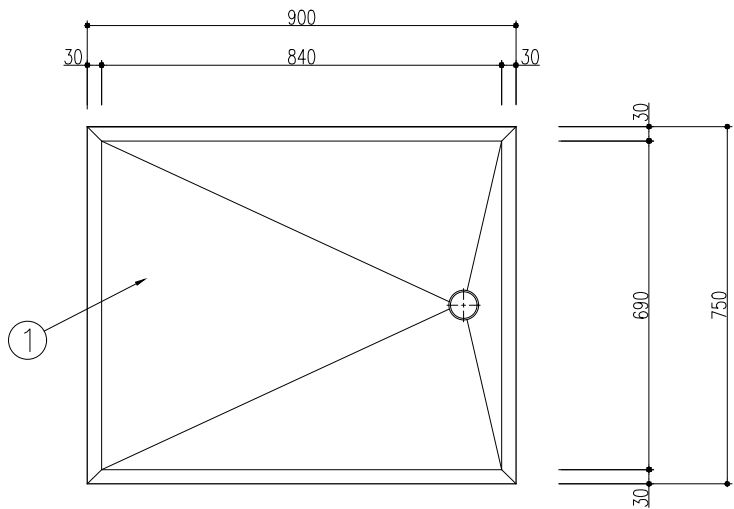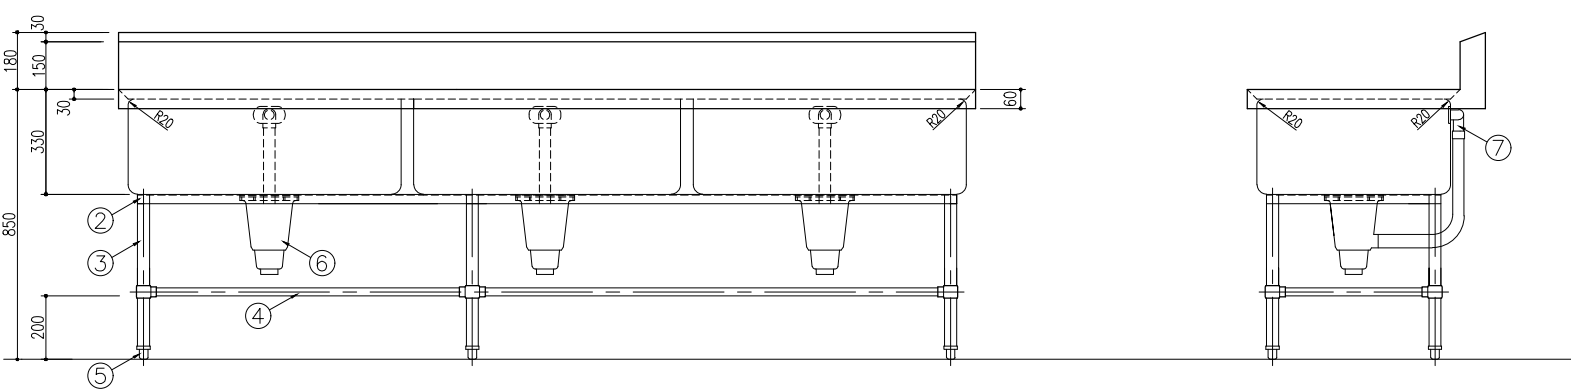

品番	名称	備考
1	槽板	SUS 430 @1.2t
2	主柱材	SUS 430 φ38
3	副柱材	SUS 430 φ25
4	キャスター	自在 φ100×4 (ストッパー付)
5	排水	40A ジャバフホース付 (フック止め付)

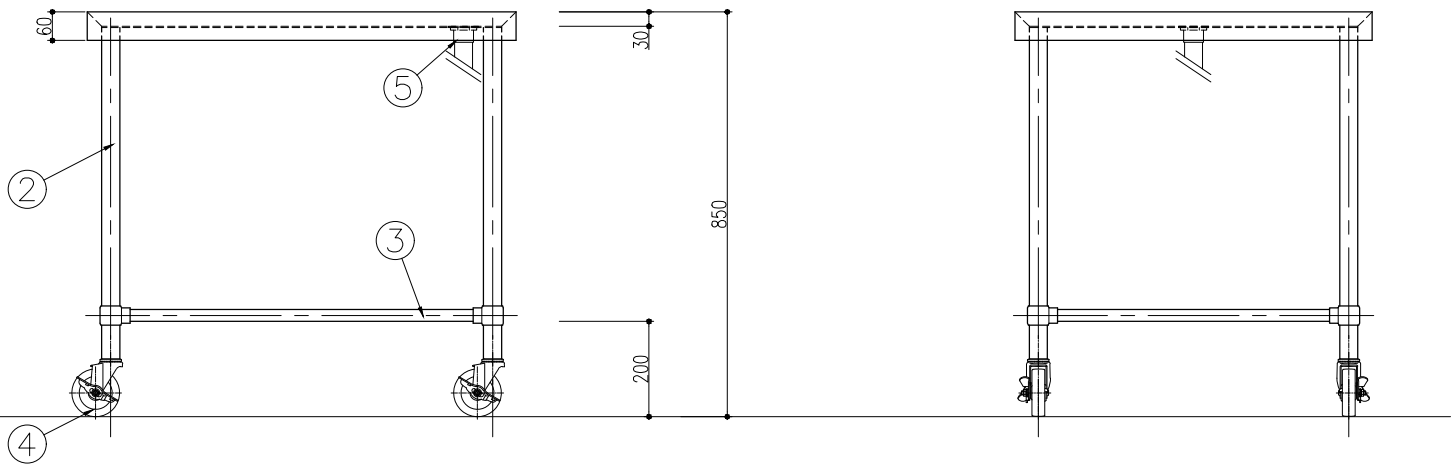


No.	図面名称	Quant.	No.	図面名称	Quant.
C3	三槽シンク	1	C4	移動台	1
規格・仕様	2700×750×850		規格・仕様	900×750×850	

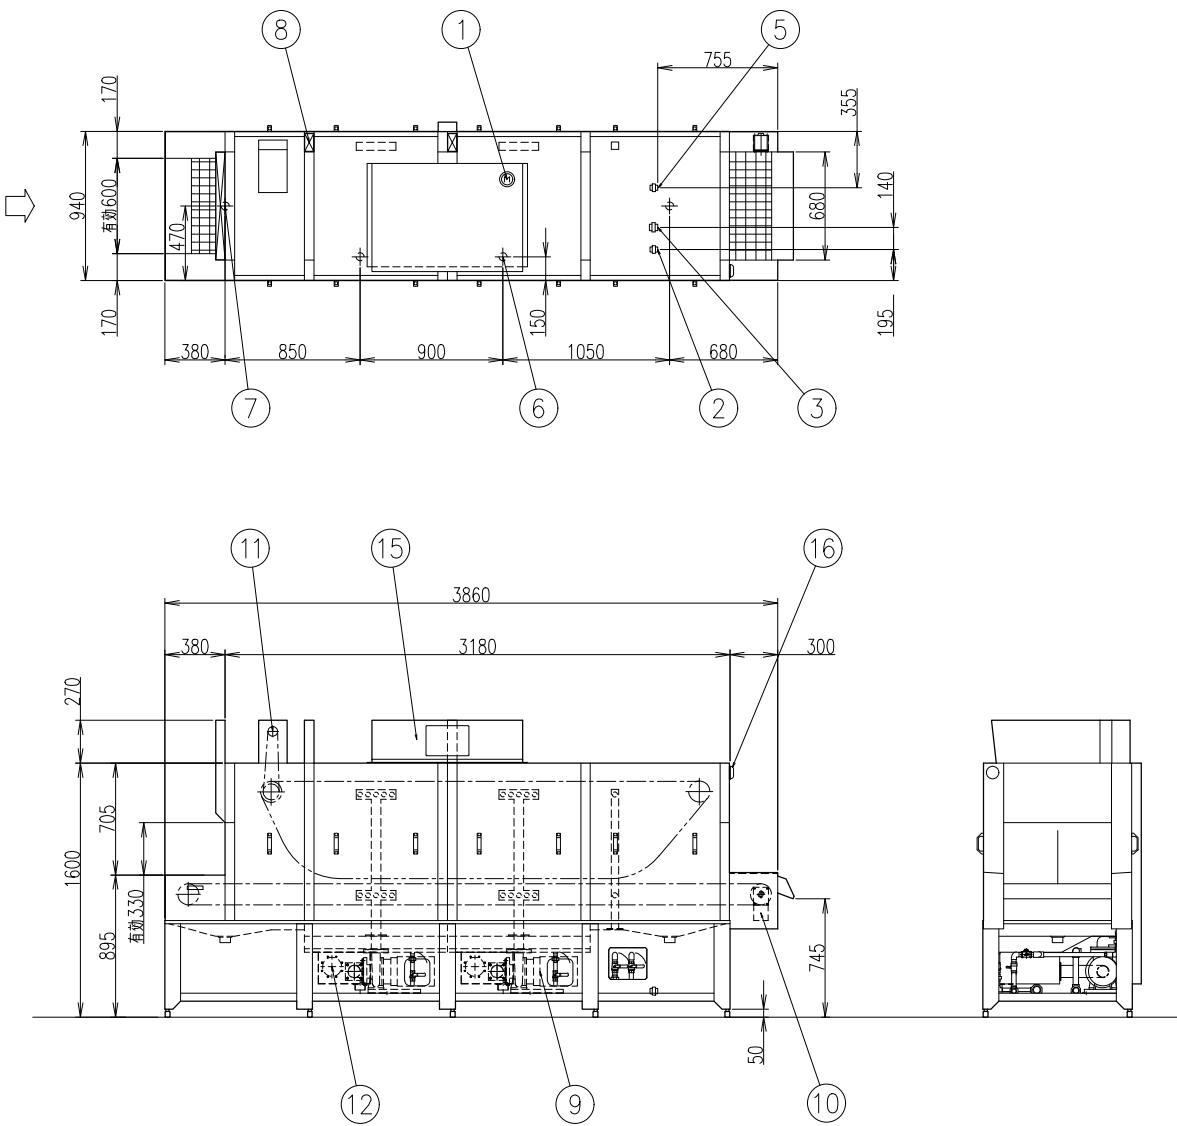


NO	名	単	数量	規	格
1	電源接続 (操作動作)		1	3相200V・4,67kW	
2	給水接続 (仕上げ用)		1	25A (FL-160mm) (127mmφ SUS)	
3	給湯接続 (仕上げ・タンク用)		1	25A (FL-160mm) (127mmφ SUS)	
4	x	x	x	x	x
5	ガス接続 (LPG・13A)		1	20A (FL-160mm) (127mmφ SUS)	
6	タンク排水		2	50A (共通止め 80)	
7	排水		2	50A (フタ止め SUS)	
8	排水用		2	SUS304 (80×48mm)	
9	ポンプ		2	3相200V 2,2kW	
10	コンベヤモーター		1	3相200V 0,06kW	
11	排水コンベヤモーター		1	3相200V 0,05kW	
12	電熱ヒーター		2	3相200V 0,06kW	
13	x	x	x	x	x
14	x	x	x	x	x
15	操作盤		1	x	
仕	能力 (φ150使用時) (コンベヤスピード)			低速	3200r/h (2,0m/min)
				標準	7100r/h (4,4m/min)
				高速	11300r/h (7,0m/min)
	能力 (φ330使用時) (コンベヤスピード)			低速	630r/h (2,0m/min)
				標準	1390r/h (4,4m/min)
				高速	2200r/h (7,0m/min)
	タンク容量				103L×2
	x		x	x	x
	使用容量 (仕上げ用)				0~1500L/h 水压0,15~0,2MPa
	使用容量 (仕上げ・タンク用) (60℃)				1680~180L/h 水压0,07MPa
機	x		x	x	x
	ガス消費量 (LPG・13A)				44kW (37840kcal/h)
	使用電力				3相200V 4,67kW
	フレーム				SUS 430
	断熱材料				SUS 430

排水設備については、機器の真上にフードを設けること。
製品の仕様及び外観は、品質改良のため予告なしに変更する場合があります。

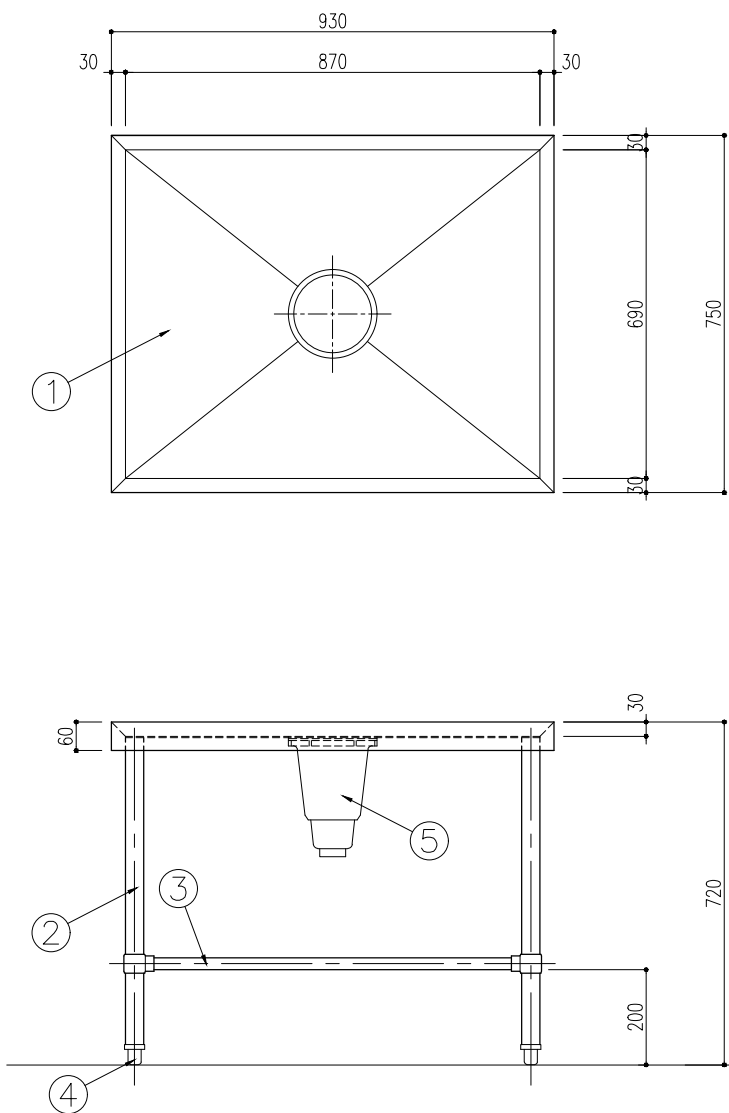


品番	名 称	備 考
1	槽 板	SUS-430 @1.2t
2	主 柱 材	SUS-430 38φ
3	副 柱 材	SUS-430 25φ
4	アジャスト脚	SUS-304
5	排水トランプ	大型ゴミ収納器付

No.	図 面 名 称	Quant.	No.	図 面 名 称	Quant.
C5	食器食缶洗淨機	1	C6	受台	1
規格・仕様	EOKC-M23BE2-R		規格・仕様	930×750×720	

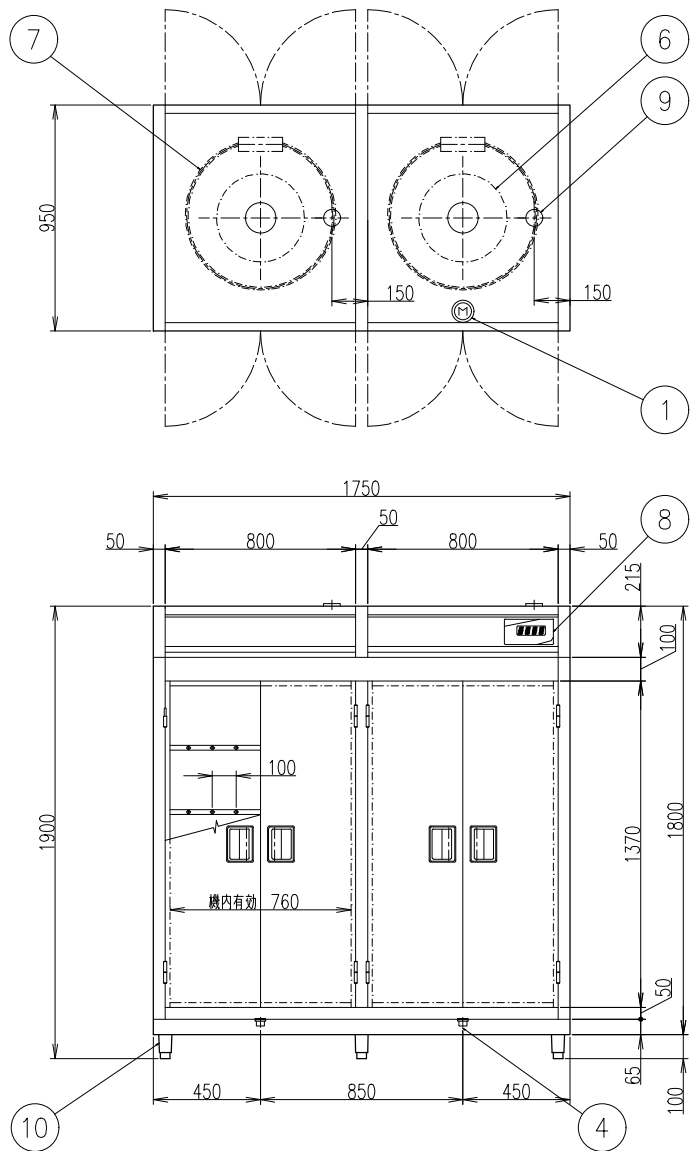


NO	名	単	数量	規	格
1	電源接続		1	3相200V	12,8kW
2	x	x	x		
3	x	x	x		
4	排水接続		2	25A	
5	x	x	x		
6	プロフ		2	3相200V	0,4kW
7	ヒータ		2	3相200V	6,0kW
8	操作パネル		1	NSC-23	
9	ダンパー		2	※	
10	アジャスト		6	N-100	
仕	収容能力		40+ (収容容量390×360×200)		
	層段		5段 (1層の耐荷重 80kg)		
	x	x	x		
	使用電力		3相200V	12,8kW	
機	本体フレーム		SUS430	t=0,8	
	外板・扉		SUS430	t=0,8	
	内板		SUS430	t=0,8	
	断熱材		グラスウール	t=25	
	重量		360kg		
	x	x	x		

製品の仕様及び外観は、品質改良のため予告なしに変更する場合があります。

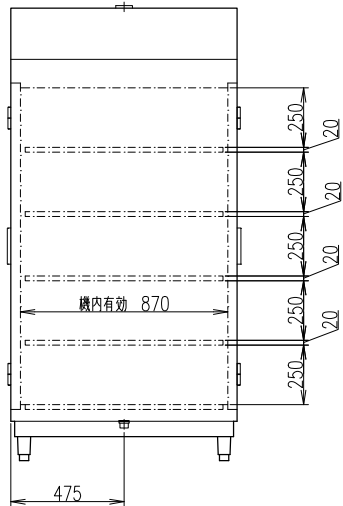


操作パネル非接触仕様
ショートアジャスト脚交換

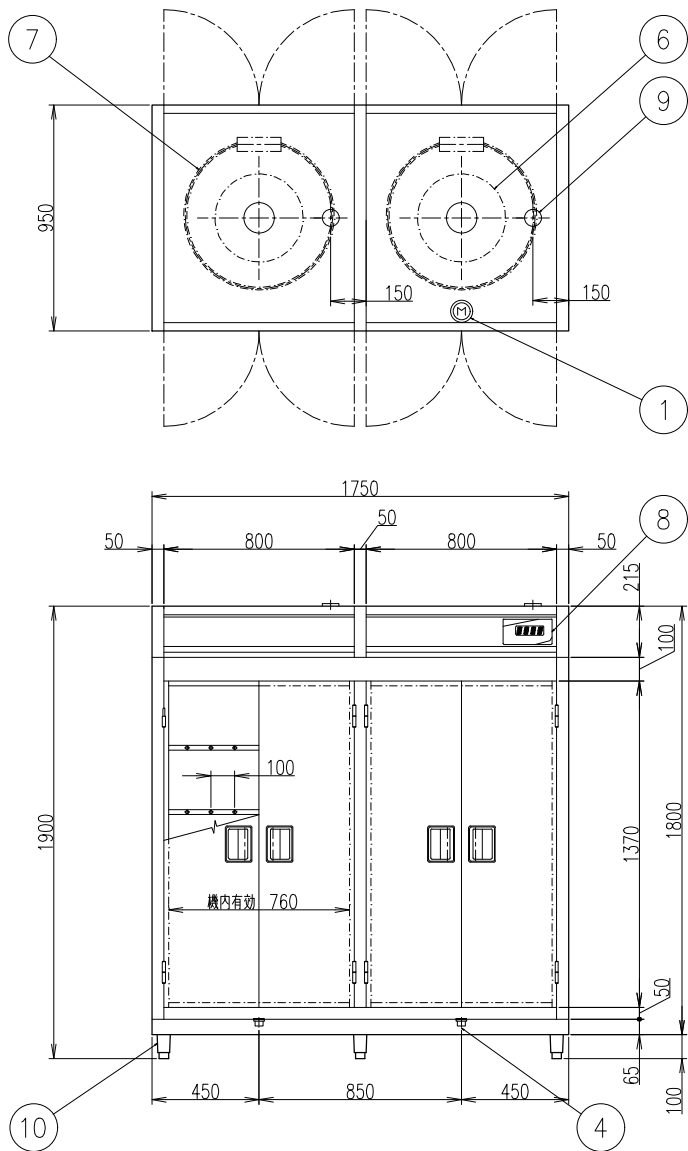

NO	名	外	数量	規	格
1	電源接続		1	3相200V	12,8kW
2	x	x	x	x	x
3	x	x	x	x	x
4	排水接続		2	25A	
5	x	x	x	x	x
6	プロフ		2	3相200V	0,4kW
7	ヒータ		2	3相200V	6,0kW
8	操作パネル		1	NSC-23	
9	タンパー		2	x	
10	7ゲージ		6	N-100	
仕	収容能力		40+ (収容容量390×360×200)		
	層数		5段 (1層の耐荷重 80kg)		
	x	x	x	x	x
	使用電力		3相200V	12,8kW	
機	本体フレーム		SUS430	t=0,8	
	外板・扉		SUS430	t=0,8	
	内板		SUS430	t=0,8	
	断熱材		グラスウール	t=25	
	重量		360kg		
	x	x	x	x	x

製品の仕様及び外観は、品質改良のため予告なしに変更する場合があります。

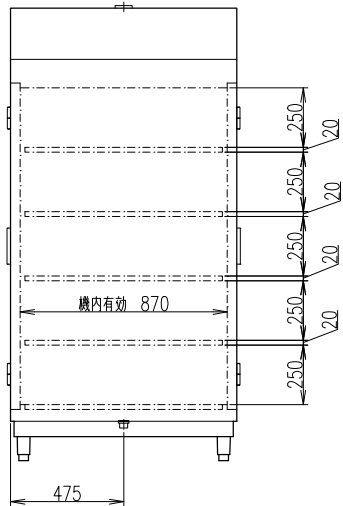


操作パネル非接触仕様
ショートアジャスト脚交換


No.	図 面 名 称	Quant.	No.	図 面 名 称	Quant.
C7	食器消毒保管機	1	C8	食缶消毒保管機	1
規格・仕様	MCW-40-s		規格・仕様	MCW-40-s	

株式会社 丸山建築事務所 一級建築士事務所登録第139号	坂橋 晶一 一級建築士登録 第213806号		構造設計 一級建築士登録 大臣 ()	構造設計 一級建築士登録 大臣 ()	名称 さくら小学校給食室改修工事	No. A-x-x
			構造/設備関係規定 への適合を確認した	構造設計/設備設計 一級建築士登録 大臣 ()	図名 厨房機器単品図集 (13)	縮尺 A2:- A3:-


品番	名 称	備 考
1	槽 板	SUS 430 @1.2t
2	主 柱 材	SUS 430 φ38
3	副 柱 材	SUS 430 φ25
4	キ ャ ス タ ー	自在 φ100×4 (ストッパー付)
5	排 水	40A ジャバフホース付 (フック止め付)

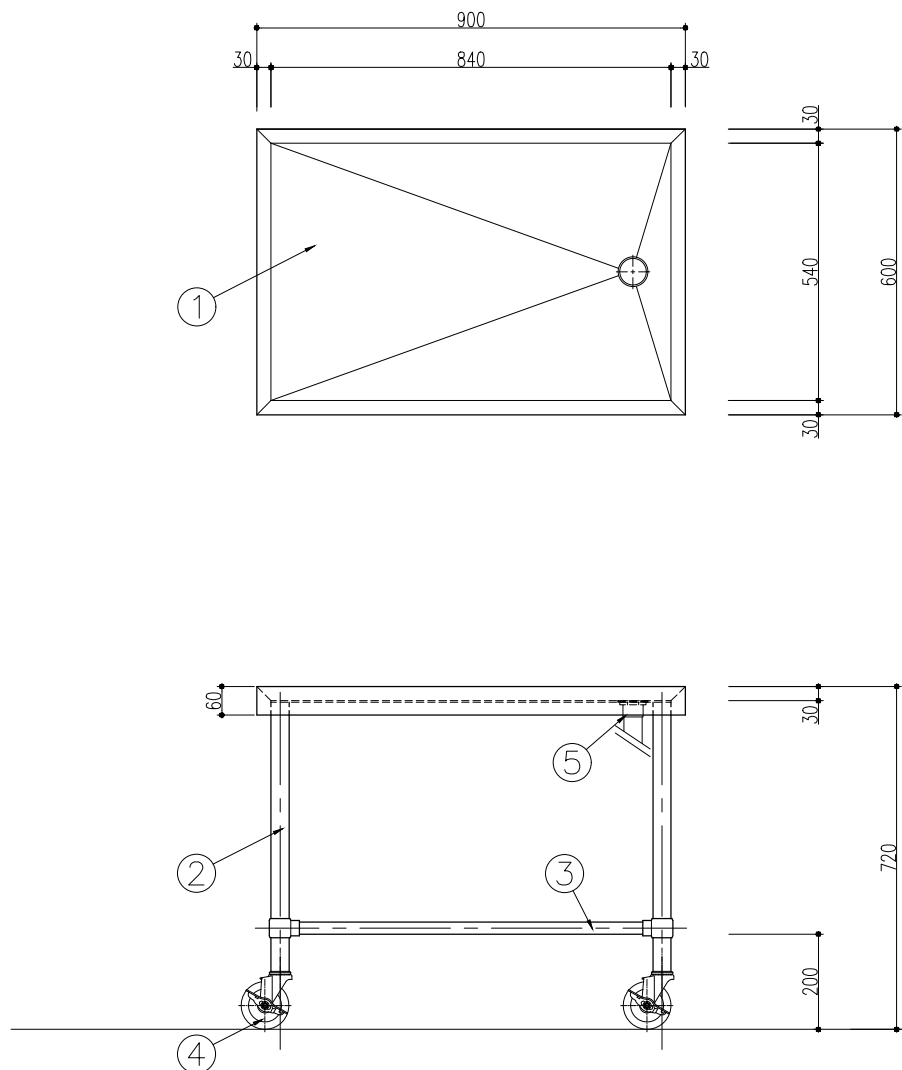

品番	名 称	備 考
1	本 体	SUS 430 1.0t
2	掛 具 用 バイブ	SUS 430 φ25 1.0t
3	観 音 屏	SUS 430 1.0t
4	引 手	SUS 304
5	フ ジ ャ ス ト	SUS 304
6	S 字 フ ッ ク	SUS 430 10個
7	ド レ ン パ ン	SUS 430 1.0t (取り外し式)

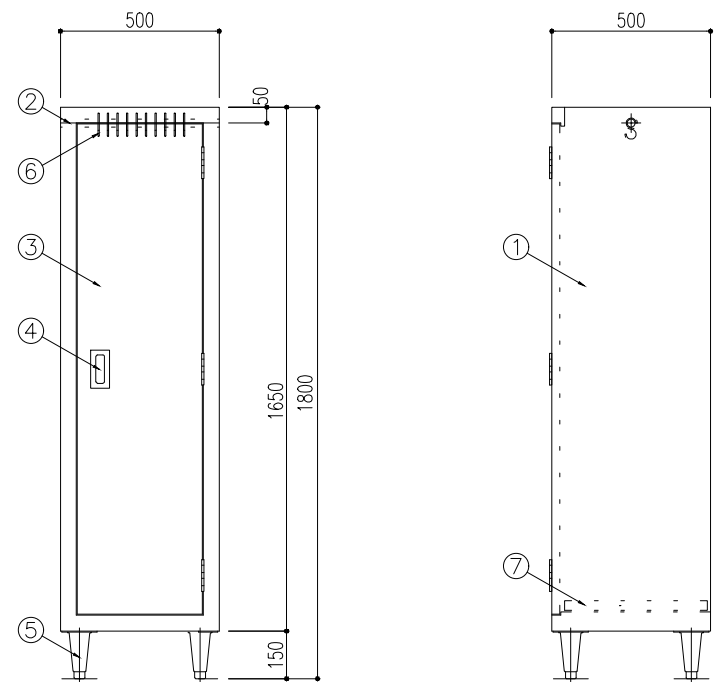


No.	図 面 名 称	Quant.	No.	図 面 名 称	Quant.
C9	移動台	1	C10	掃除用具ロッカー	1
規格・仕様	900 × 600 × 720		規格・仕様	500 × 500 × 1800	

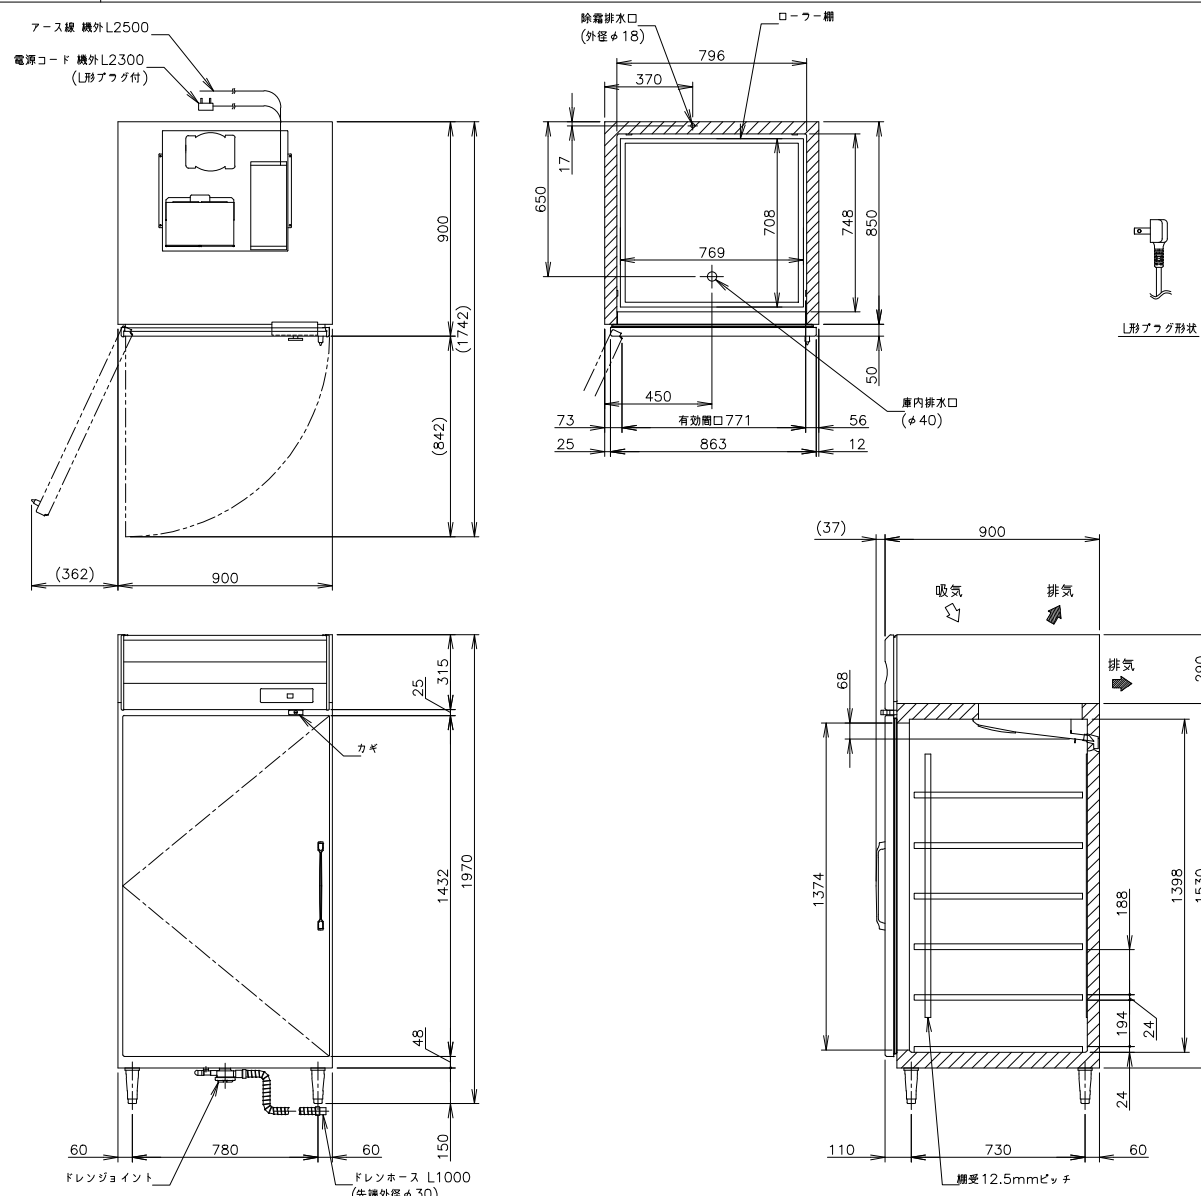

品名	牛乳冷凍機
型名	NR-90B(-L)
電源	単相100V 50/60Hz 容量0.43kVA(4.3A)
電圧	運転電圧 3.3/3.3A 電機軸回転電圧 3.3/3.1A
消費電力	電機軸入力消費電力 185/185W(氷59g/59m) 冷却回路入力消費電力 21W 冷却回路消費電力 206/206W 凝却時消費電力 23/23W
放熱量	490/490W
冷却コード	2.3m(用付付可)
定格内容積	881L
外形寸法	幅900×奥行900×高さ1970(～2000mm)
内形寸法	幅796×奥行748×高さ1398mm
外装	ステンレス鋼板、亜鉛めっき鋼板(裏板、底板) 多層ポリウレタン断熱板(フロントパネル・扉)
内装材	ステンレス鋼板
断熱材	硬質ポリウレタン一体発泡
冷却方式	強制循環式
除霜方式	オフサイクル式
圧縮機	全密封形 出力170W(インバータ)
凝結器	フィン&チューブ形 強制空冷式
冷卻管	フィン&チューブ形
冷却液	R600a
庫内温度制御	マイコン制御(デジタル温度表示)0～16℃調節可能
庫内温度計	マイコン温度計
電気回路保護	アース線
冷却回路保護	サーモスタットによる圧縮機停止(自動復帰)
脚	樹脂製 150×180mm調整可能
扉	ローロー 幅収め
製品重量	144kg(梱包時 149kg)
梱包サイズ・総重量	幅850×奥行900×高さ2027mm
作製品	フレッシュアイス®、フレッシュネス®、ジョーサー®ロウザ®
使用条件	周囲温度約5～35℃ 電圧変動: 定格電圧の±10%以内

- ① 設置位置については、改良のため事前予告を必要とする場合があります。
- ② 設置条件について
・設置場所は取扱説明書・据付工事説明書に従って
正しく行ってください。
・本体設置スペースは、設置条件により若干異なる場合があります
までので、10mm程度余裕を空けてください。
・（給気スペース）配気スペース等は本体設置スペースとは別に
確保してください。
- ③ 放熱場所は、周囲温度30℃になる程度到達までの時の値です。
・この製品には電圧遮断器が内付しています。
・「電圧遮断に関する技術支援書」、「故障確認」にいたったが
高度対応に関する過負荷保護対策電圧遮断器を併設し、
電圧遮断器の動作確認に記述されている値に適合した専用電線
を使用してください。
・過負荷保護用電圧遮断器の中核は、定格電圧電流15mA
動作定格動作電流7.5mA、動作時間0.1秒以内。
- ④ 元アーク容量は15A、15A 125Vです。
- ⑤ 仕様・保証事項は取扱説明書・据付工事説明書に準拠してください。
・性能試験の結果より、仕様値を変更する場合があります。
- ⑥ 製品コード：R904・C101

品番	名 称	備 考
1	天 板	SUS 430 @1.2t
2	主 柱 材	SUS 430 φ38
3	副 柱 材	SUS 430 φ25
4	キ ャ ス タ ー	自在 φ100×4 (ストップ付)

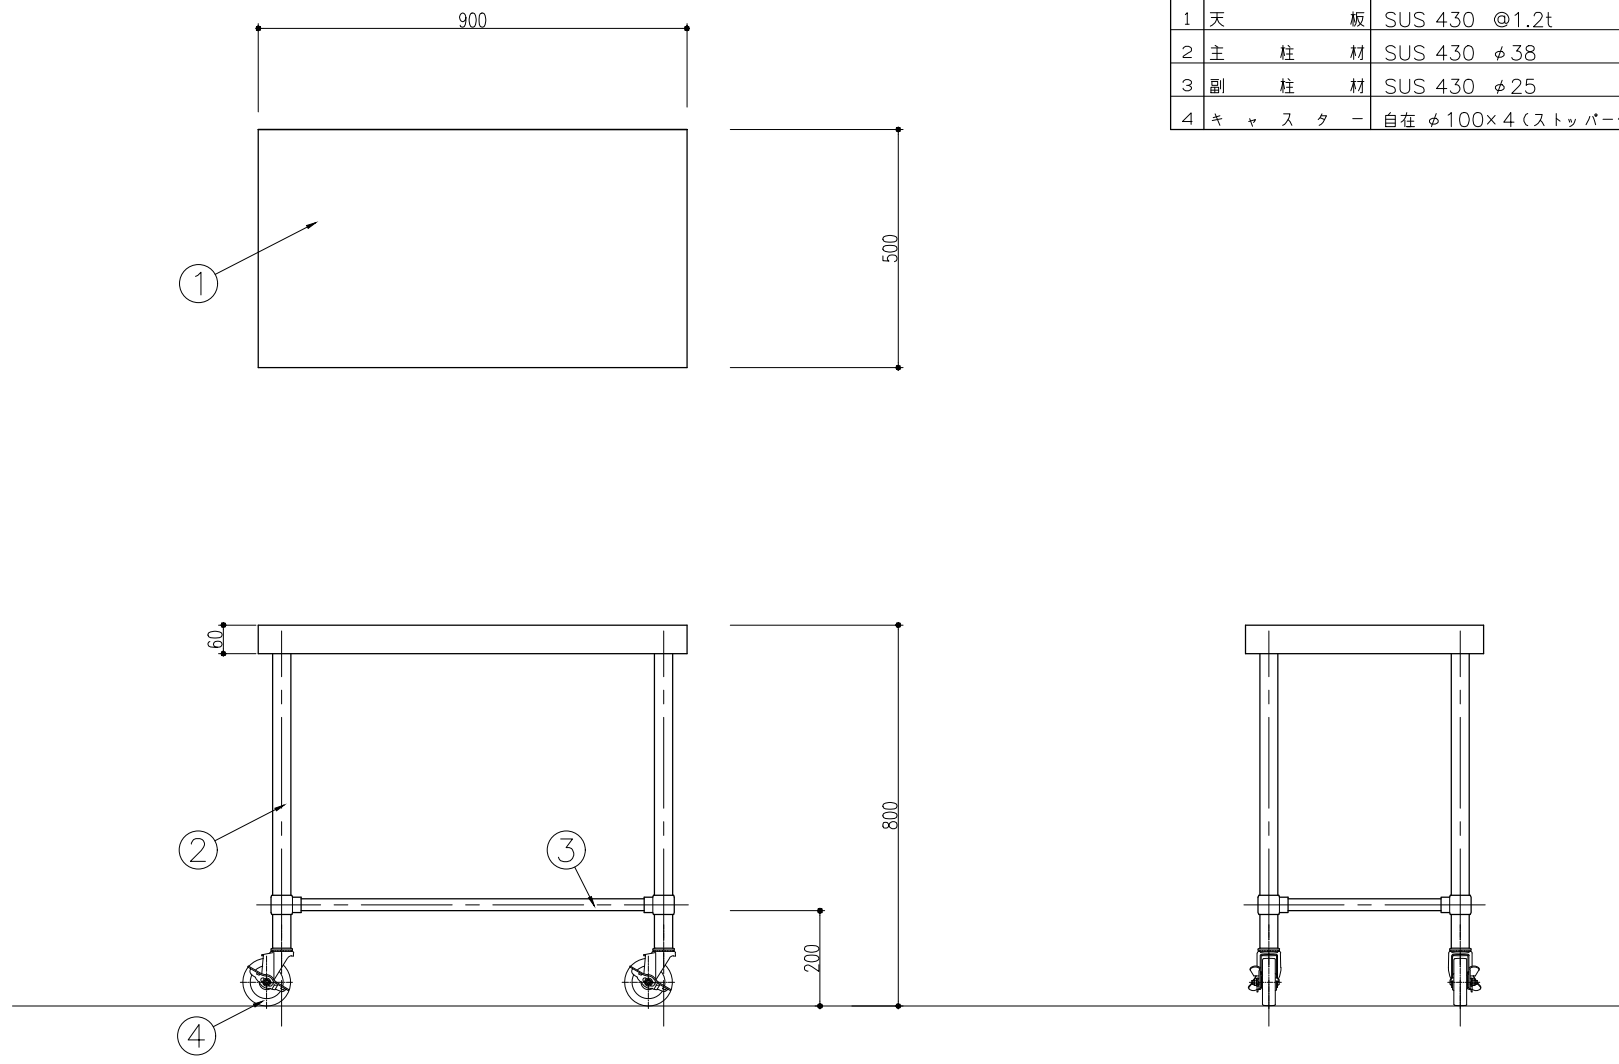

No.	図 面 名 称	Quant.	No.	図 面 名 称	Quant.
D1	牛乳保冷库	1	D2	移動台	1
規格・仕様	MR-90B-(L)		規格・仕様	900×500×800	

図面名称: ポリパッカー

規格・仕様: PE-405B

品番 名称 備考

1	主柱材	SUS 430 L3×40×40
2	天板	SUS 430 @1.2t
3	押手	SUS 430 25φ
4	キャスター	自在車輪 150φ×2 (ストッパー付)
5	キャスター	固定車輪 150φ×2

棚ピッチ等の詳細寸法は確認必要

図面名称: 配膳車

規格・仕様: 1000×700×1080

品番 名称 備考

1	天板	SUS 430 @1.2t
2	主柱材	SUS 430 φ38
3	副柱材	SUS 430 φ25
4	キャスター	自在 φ100×4 (ストッパー付)

No.	図面名称	Quant.	No.	図面名称	Quant.
D3	ポリパッカー	1	D4	配膳車	6

規格・仕様	PE-405B	規格・仕様	1000×700×1080
-------	---------	-------	---------------

図面名称: 配膳車(ミニ)

規格・仕様: S850-2

品番 名称 備考

1	天板	SUS 430 @1.2t
2	主柱材	SUS 430 φ38
3	副柱材	SUS 430 φ25
4	キャスター	自在 φ100×4 (ストッパー付)

図面名称: 移動台

規格・仕様: 1500×750×700

品番 名称 備考



1	天板	SUS 430 @1.2t
2	主柱材	SUS 430 φ38
3	副柱材	SUS 430 φ25
4	キャスター	自在 φ100×4 (ストッパー付)

No.	図面名称	Quant.	No.	図面名称	Quant.
D5	配膳車(ミニ)	3	D6	移動台	1





規格・仕様	S850-2	規格・仕様	1500×750×700
-------	--------	-------	--------------

WKT240703ZZ015V

株式会社 丸山建築事務所 一級建築士事務所登録第139号	坂橋 晶一 一級建築士登録 第213806号			構造設計 一級建築士登録 大臣 ()	構造設計 一級建築士登録 大臣 ()	名称 さくら小学校給食室改修工事	No. A - x x
				構造/設備関係規定 への適合を確認した	構造設計/設備設計 一級建築士登録 大臣 ()	図名 厨房機器単品図集(15)	縮尺 A2: - A3: -

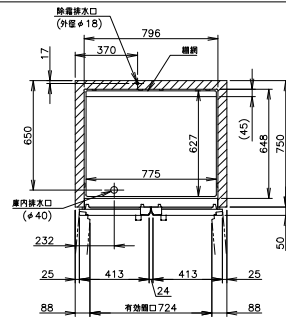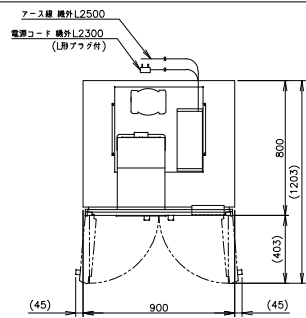


製品名	冷凍庫
型名	HR-90B-ML
容量	単相100V 50/60Hz 容量0.55kVA(5.5A)
電圧	额定電圧 3.4/3.4A 電圧変動許容電圧 3.1/3.1A
電流	電動機额定消費電力 185/185W(半59/59%) 電動機定格消費電力 286W 冷気供給時消費電力 218/218W 運転時消費電力 286/286W
消費電力	
放熱量	460/460W
電源コード	2.3m(1用1プラグ)
定格内寸幅	761L
外形寸法	幅900×奥行800×高さ1910(≈1940)mm
内寸法	幅796×奥行648×高さ1398mm
内装	ステンレス製、裏面被覆材(樹脂、被覆) 5層ステンレス製内装板(フロントパネル・裏)
外装	ステンレス製、ABS樹脂
新素材	改良ポリウレタン・体発泡
冷却方式	強制対流式
除霜方式	ヒータ式、サイクルタイマ自動除霜
圧縮機	全密閉型 出力170W(インバータ)
凝結部	フィン&チューブ形 強制空冷式
冷卻器	フィン&チューブ形
冷媒	R600a
室内温度制御	マイコン制御(デジタル温度表示) -6~12℃調節可能
除霜制御	マイコン制御
電気回路保護	アース線
冷気回路保護	サーモスタツによる圧縮機停止(自動復帰)
扉	縦開閉型90×120mm調整可能
鎖	横鎖(3本)×スノコ(1本)
製品重量	112kg(梱包時 117kg)
梱包	梱包サイズ(幅×奥行×高さ) 970×890×高さ1980mm
付属品	フレンジョイント、ドレンホース2本
使用条件	庫内温度は-5℃ 電気圧強は定格電圧の±10%以内

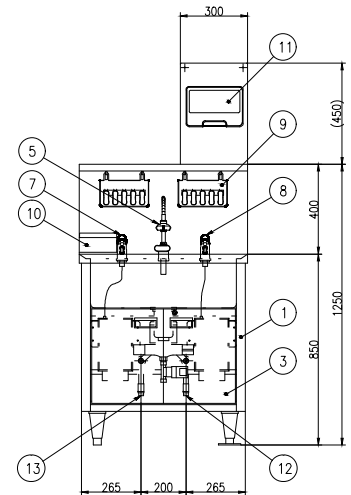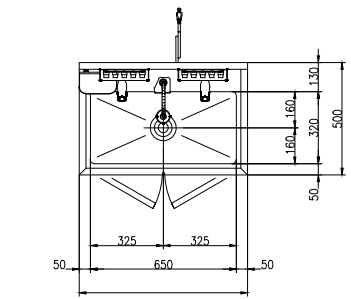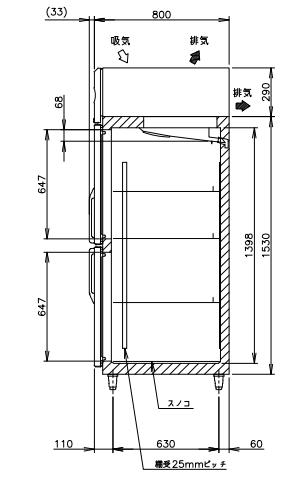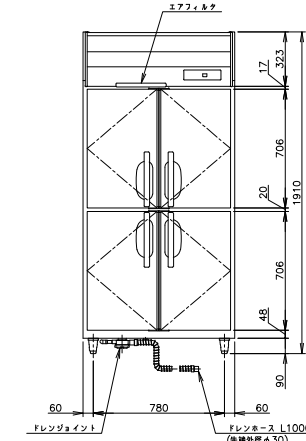

No.	品名	数	備考
1	架台	1	SUS430
2	棒	1	SUS304
3	扉	2	SUS430 難燃付
4	アジャスト脚	4	SUS304 フラッグ型調整定金具付(2か所)
5	自動栓付	1	電気式(電Ⅲ3)
6	窓金付	1	
7	自動吐出式液体給湯器	1	
8	自動洗濯機給湯器	1	
9	ハンドラック付きセット	2	ハンドラック付
10	使用便所ハンドラック入れ	1	
11	ペーパータオルホルダ	1	
12	給湯接続口	1	15A 六角ニップル付
13	給湯接続口	1	15A 六角ニップル付
14	排水	1	排水トラップ40A 六角ニップル付
15	電源コード	1	単相3線5m付付 2.7m

電源	单相 100V
定格周波数	50/60Hz
定格消費電力	0.009kW
質量	42kg

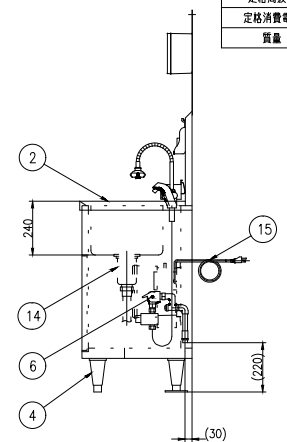

No.	図 面 名 称	Quant.	No.	図 面 名 称	Quant.
D7	冷蔵庫	1	E1	手洗いシンク	1
規格・仕様	HR-90B-ML		規格・仕様	HWS-75D	

WKT240703ZZ016V	株式会社 丸山建築事務所 一級建築士事務所登録第レ139号	板橋 晶一 一級建築士登録 第213806号			構造設計 一級建築士登録 大臣 ()	構造設計 一級建築士登録 交付番号 ()	名称 さくら小学校給食室改修工事	No. A-*
				構造/設備関係規定 への適合を確認した 大臣 ()	構造設計/設備設計 一級建築士登録 交付番号 ()	図名 厨房機器単品図集(16)	欄外 A2:- A3:-	